


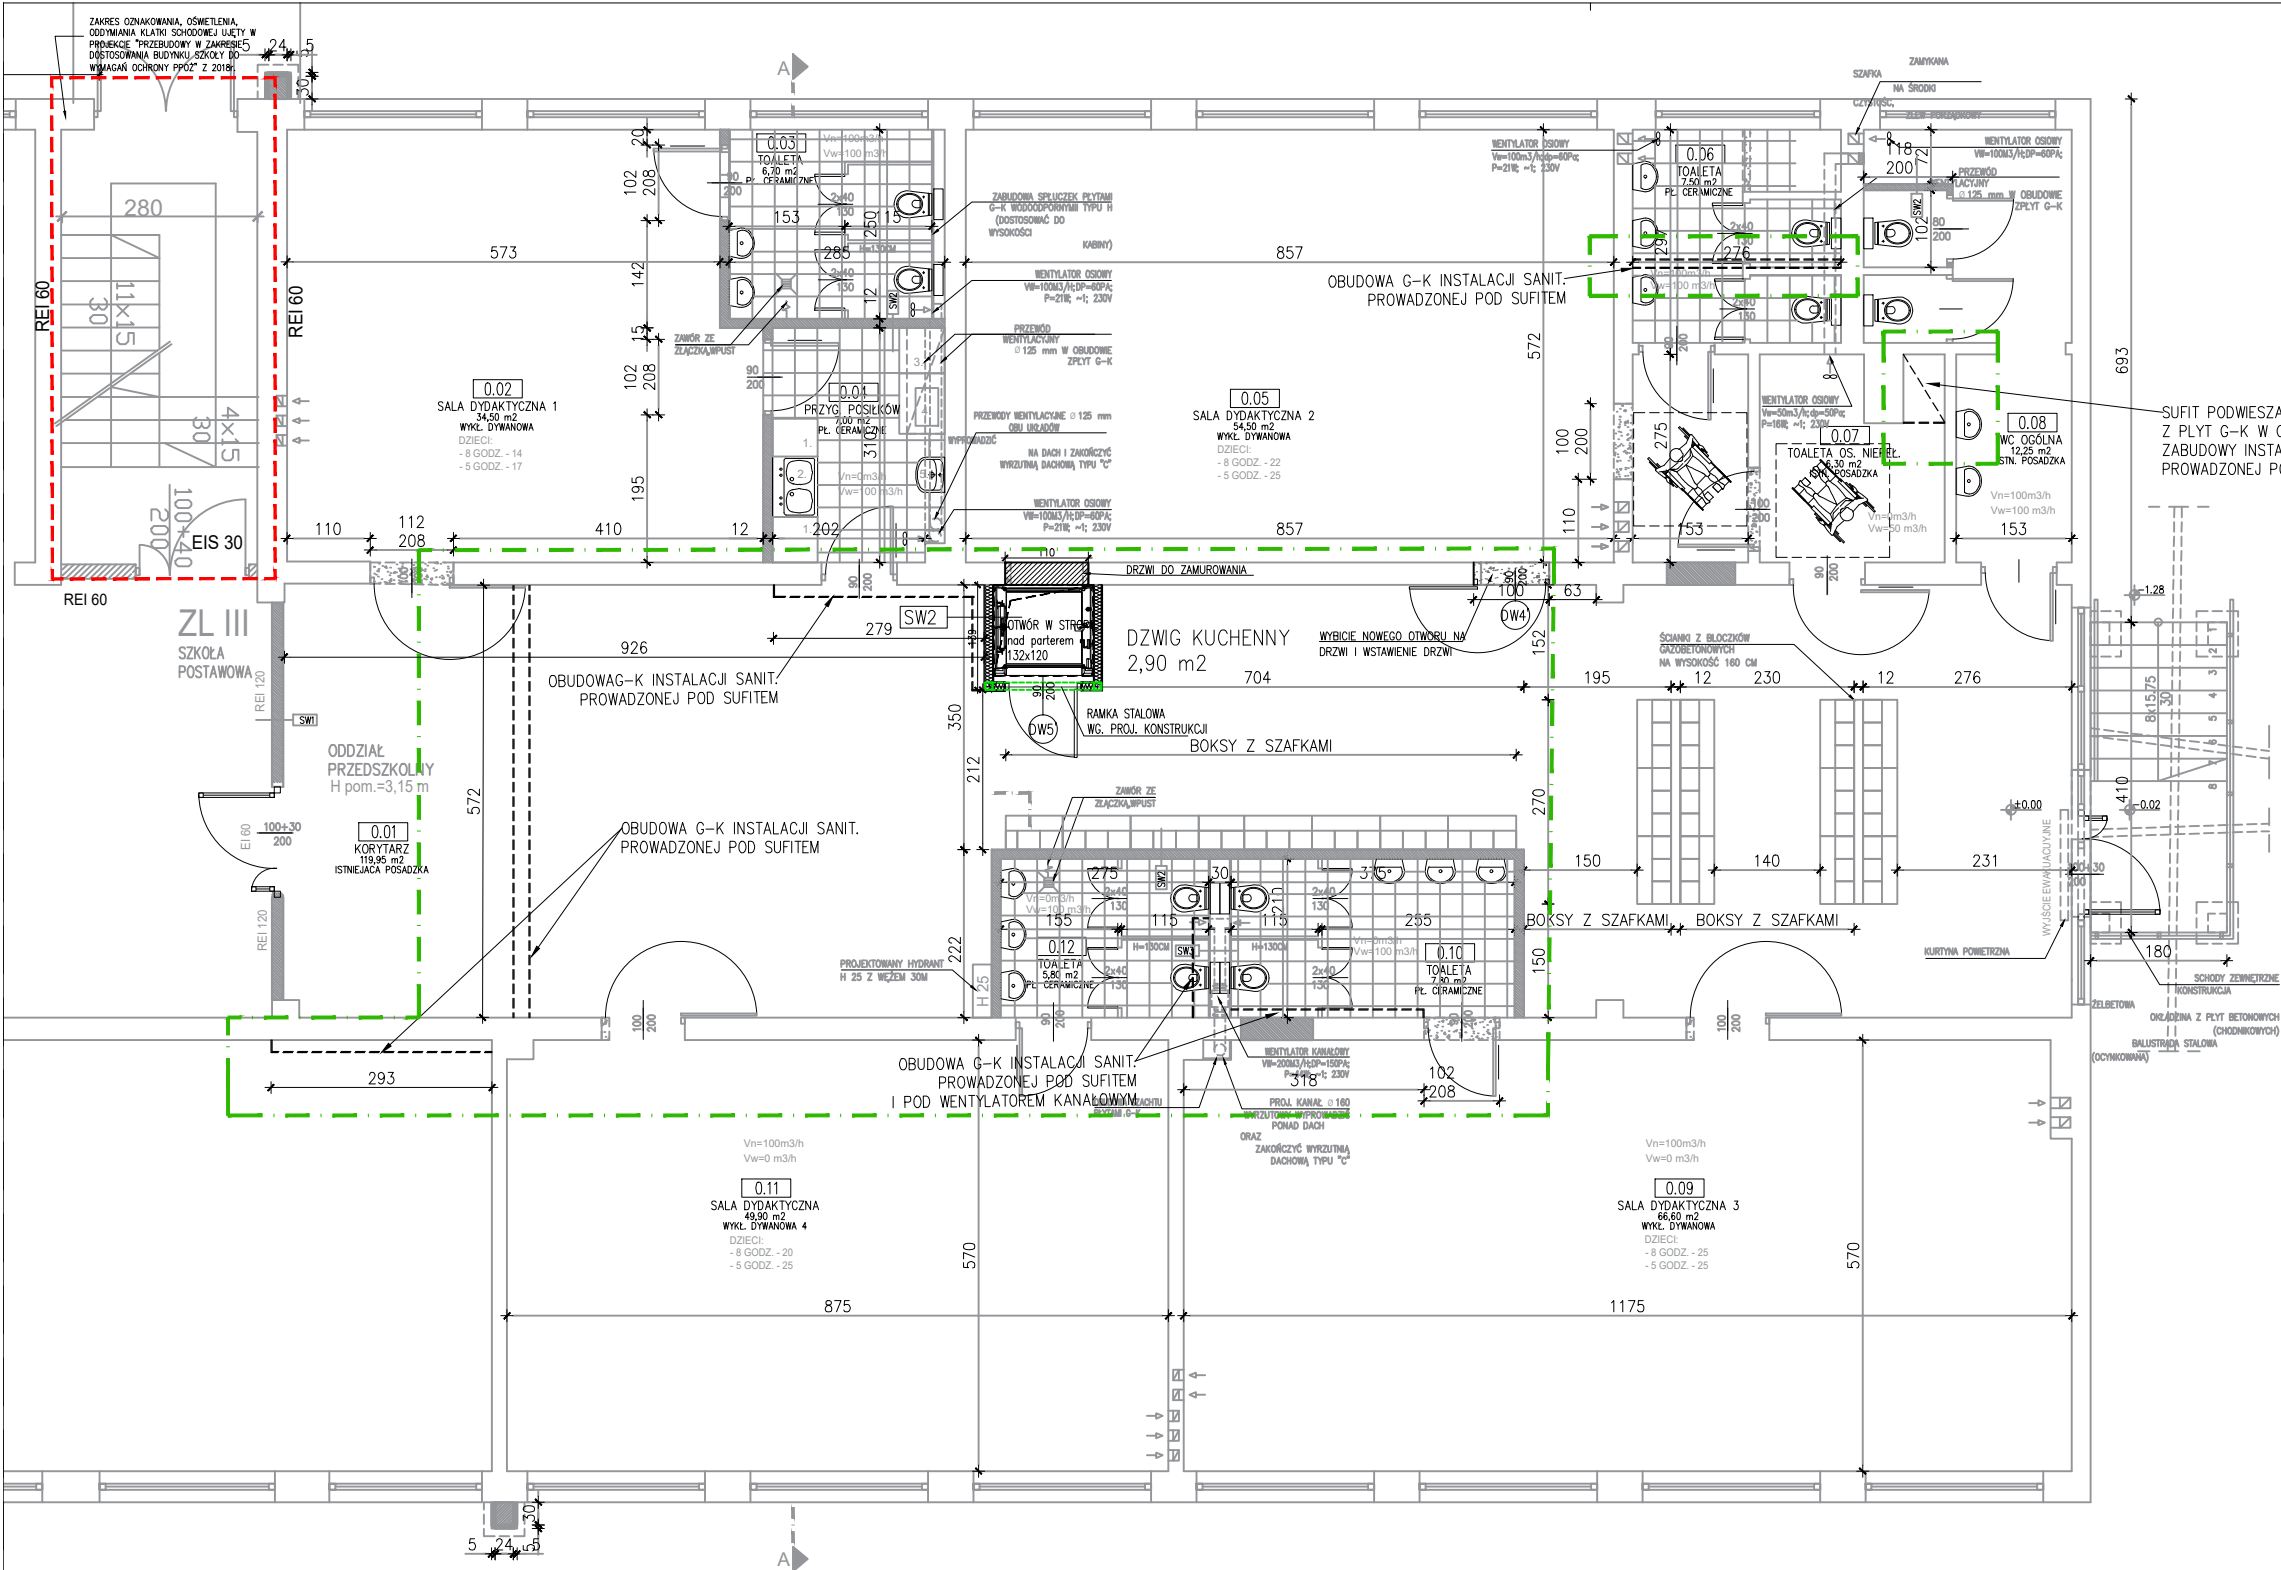

UWAGI:

1. ROZPATRYWAĆ ŁĄCZNIE Z RYSUNKAMI BRANŻOWYMI ORAZ OPISEM TECHNICZNYM I SPECYFIKACJAMI.
2. WSZYSTKE ZMIANY NALEŻY UZGODNIĆ Z PROJEKTANTEM.
3. WSZYSTKIE POZIOMY PODANO W METRACH.
4. WSZYSTKIE ROZWIĄZANIA SYSTEMOWE, TECHNOLOG. I MATERIAŁOWE POWINNY POSIADAĆ ODPOWIEDNIE CERTYFIKATY I ATESTY ORAZ POWINNY BYĆ WYKONANE ŚCIŚLE WG ZALECEŃ I INSTRUKCJI PRODUCENTA.
5. WSZYSTKIE WYMIARY NALEŻY SPRAWDZIĆ NA BUDOWIE.
6. W POMIESZCZENIACH MOKRYCH ZASTOSOWAĆ NA POSADZCE I ŚCIANACH IZOLACJĘ PRZECIWWODNĄ, FOLIĘ PŁYNNĄ.
7. PRZEJŚCIA INSTALACYJNE PRZEZ ŚCIANY I STROPY ODDZIELENIA P.POŻ NALEŻY WYKONAĆ I USZCZELNIĆ ZGODNIE Z ZALECENIAMI PRODUCENTA ORAZ INFORMACJAMI ZAWARTYMI W OPISIE TECHNICZNYM.
8. NALEŻY WYKONAĆ DODATKOWĄ PODKONSTRUKCJĘ W ŚCIANACH G-K W PRZYPADKU ZAWIESZENIA ELEMENTÓW WYPOSAŻENIA T.J. URZĄDZENIA, MEBLE (ZGODNIE Z ZALECENIAMI PRODUCENTA SYSTEMU).
10. OTWORY W MURZE DOSTOSOWAĆ DO MONTOWANEJ STOLARKI OKIENNEJ I DRZWIOWEJ
11. PRZED WYKONANIEM PRZEBICIA W ŚCIANIE/STROPIE SPRAWDZIĆ LOKALIZACJĘ PRZEDOWDÓW KOMINOWYCH/ INSTALACJI ELEKTRYCZNEJ.
12. NALEŻY WYKONAĆ OSŁONY OGRZEJNIKÓW ZGODNIE Z CZĘŚCIĄ OPISOWĄ I RYSUNKOWĄ.
13. W PRZYPADKU WYONANIA PRZEBICIA W ŚCIANIE Z KANAŁAMI WENTYLACYJNYMI, KANAŁ POWYŻEJ PRZEBICIA POZOSTAWIĆ DROŻNY.
14. WSZYSTKIE WYMIARY ORAZ PRZEBIEG INSTALACJI PODLEGAJĄCYCH PRZEBUDOWIE, NALEŻY SPRAWDZIĆ PRZE ROZPOCZĘCIEM ROBÓT. W PRZYPADKU STWIERDZENIA NIEZGODNOŚCI POWIADOMIĆ PROJEKTANTA.
15. INSTALACJĘ KANALIZACJI SANITARNEJ PROWADZONE PODSUFITOWO OBUDOWAĆ PŁYTAMI G-K.

SW2	PŁYTY GIPSOWO-KARTONOWE* – PODWÓJNE POSZYCIE	2x1.25 cm
	SYSTEMOWA PODKONSTRUKCJA Z PROFILII STAŁOWYCH WG TECHNOLOGII PRODUCENTA/WYPEŁNIENIE WEŁNĄ MINERALNĄ	7.5 cm
	PŁYTY GIPSOWO-KARTONOWE*	2x1.25 cm

---	OBSZAR POZA ZAKRESEM OPRACOWANIA: ZAKRES OZNAKOWANIA, OŚWIETLENIA, ODDYMIANIA KLATKI SCHODOWEJ UJĘTY W PROJEKcie "PRZEBUDOWY W ZAKRESIE DOSTOSOWANIA BUDYNKU SZKOŁY DO WYMAGAŃ OCHRONY PPOŻ" Z 2018r.
---	ZAKRES OPRACOWANIA
---	PRZEGRODY ISTNIEJĄCE
---	PROJEKTOWANE PRZEGRODY, WYPEŁNIENIA
---	WYBURZENIA I DEMONTAŻE
---	ZABUDOWY Z PŁYT G-K
1.01	OZNACZENIE POMIESZCZENIA
---	OZNACZENIE OTWURU DRZWIOWEGO I OKIENNEGO
---	PROJEKTOWANE DRZWI Z PODCIĘCIEM LUB OTWORAMI W DRZWIACH NA POTRZEBY KOMPENSACJI POWIETRZA O PRZĘKROJU MIN 220CM ²
---	PROJEKTOWANE DRZWI

JEDNOSTKA PROJEKTOWA  projekt		PAVO Projekt Sp. z o.o. ul. Fabryczna 16H, 53-609 Wrocław 692 489 075, biuro@pavoprojekt.pl KRS: 0000672640, NIP: 8943102296 REGON: 367011321	
PROJEKTANT ARCHITEKTURY MGR INŻ. ARCH. PAWEŁ WOLNY UPRAWNIENIA BUDOWLANE W SPECJALNOŚCI ARCHITEKTONICZNEJ DO PROJEKTOWANIA BEZ OGRANICZEN NR 14/OPOKK/2011		PODPIS/PIECZĘĆ	
WSPÓŁPRACA MGR INŻ. ARCH. JOANNA MAZUREK-ADAMSKA		PODPIS/PIECZĘĆ	
INWESTOR Szkoła Podstawowa nr 6 im. Janusz Korczaka ul. Kleeberga 4, 56-400 Oleśnica			
INWESTYCJA PRZEBUDOWA CZĘŚCI SZKOŁY PODSTAWOWEJ Z PRZEZNACZENIEM NA ODDZIAŁY PRZEDSZKOLNE Segment B, I piętro ul. Kleeberga 4, dz.nr 3/65, AM-12 Obręb Oleśnica			
BRANŻA ARCHITEKTURA		STADIUM PROJEKT WYKONAWCZY	
TYTUŁ RYSUNKU RZUTU PARTERU			
NR RYSUNKU A2	REWIZJA 00	SKALA 1:100	DATA 23.01.2020