


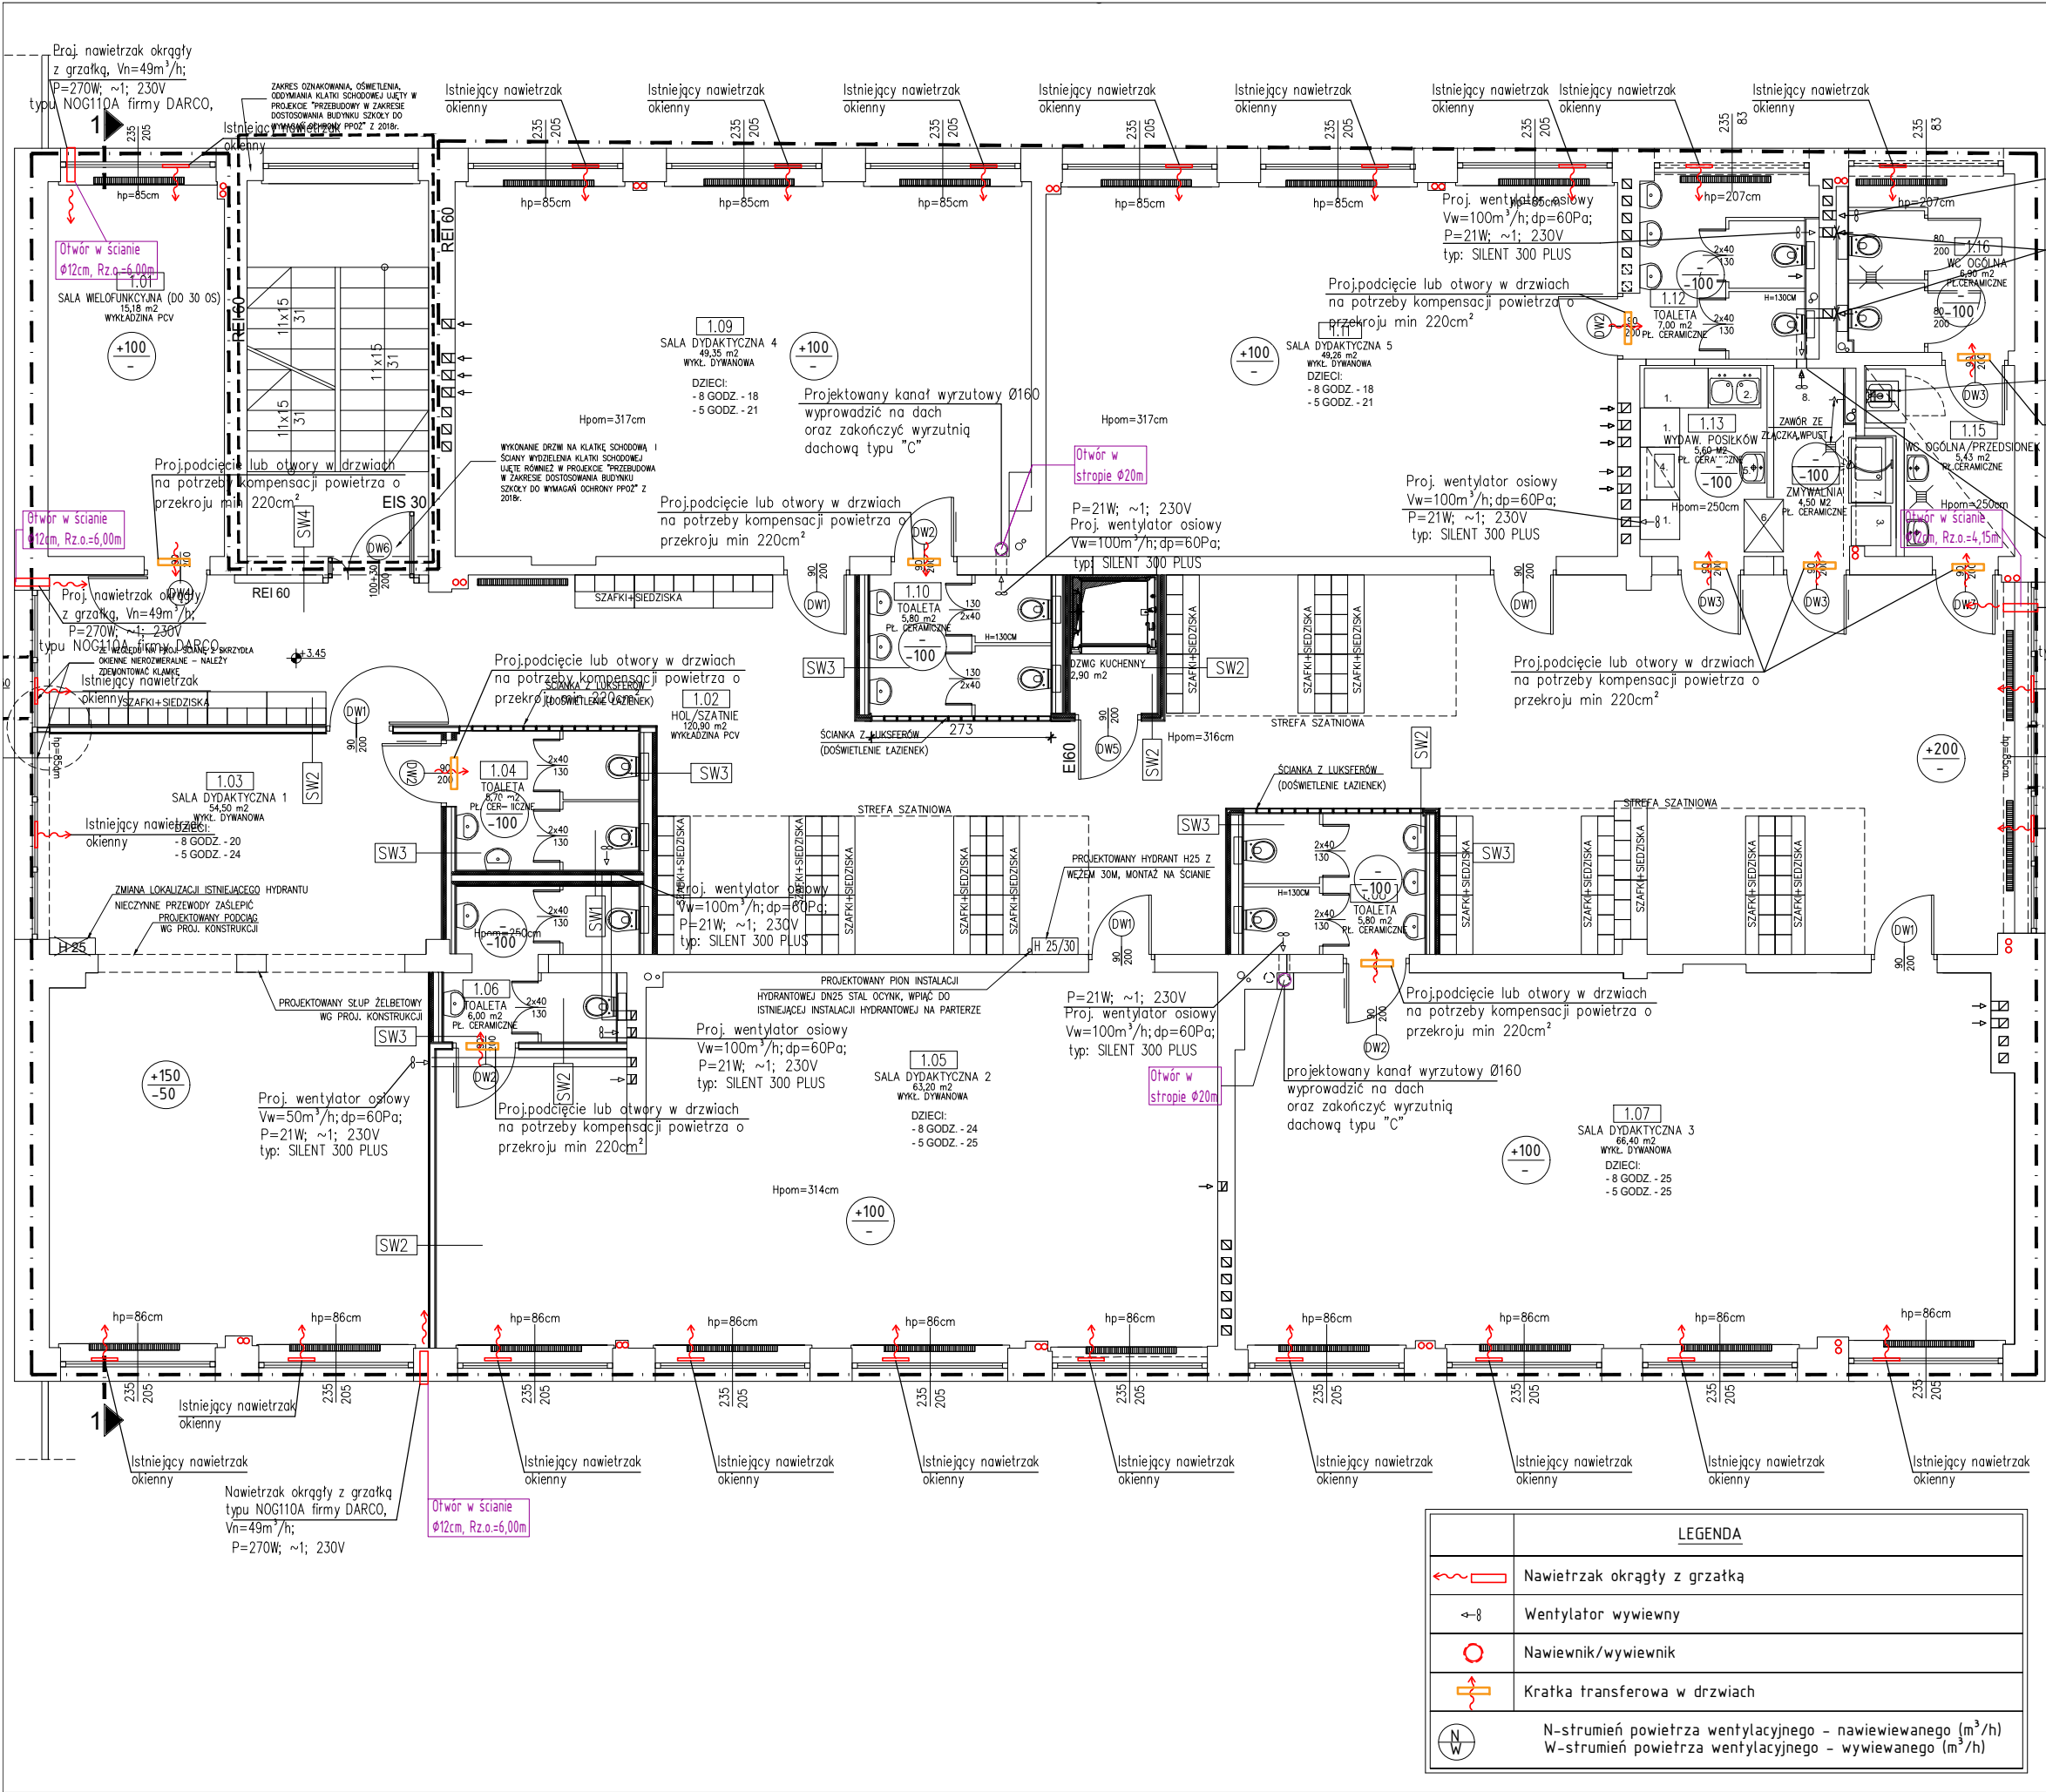

ZESTAWIENIE POWIERZCHNI-ODDZIAŁ PRZEDSZKOLNY I PI		
L.P.	NAZWA POMIESZCZENIA	POWIERZCHNIA
P 1.01	SALA WIELOFUNKCYJNA	15,18
P 1.02	HOL/SZATNIE	120,90
P 1.03	SALA DYDAKTYCZNA 1	54,50
P 1.04	TOALETA	5,70
P 1.05	SALA DYDAKTYCZNA 2	63,20
P 1.06	TOALETA	6,00
P 1.07	SALA DYDAKTYCZNA 3	66,40
P 1.08	TOALETA	5,80
P 1.09	SALA DYDAKTYCZNA 4	49,35
P 1.10	TOALETA	5,80
P 1.11	SALA DYDAKTYCZNA 5	49,26
P 1.12	TOALETA	7,00
P 1.13	POM. DO WYDAWANIA POSIŁKÓW	5,60
P 1.14	ZMYWALNIA	4,50
P 1.15	WC OGÓLNA/PRZEDSIONEK	5,43
P 1.16	WC OGÓLNA	6,90
	ŁĄCZNIE	471,52

- WYPOSAŻENIE POM. WYDAWANIA POSIŁKÓW:
- BLAT ROBOCZY/SZAFKI STOJĄCE.
 - ZLEW DWUKOMOROWY.
 - ZMYWARKA/WYPARZARKA
 - KUCHENKA DO PODGRZEWANIA POSIŁKÓW Z OKAPEM
 - UMYWALKA
 - SZAFKA PRZELOTOWA
 - ZLEW 1-KOMOROWY, POJEMNIK NA ODPADY POD ZLEWEM
 - STANOWISKO MYCIA WÓZKÓW

JEDNOSTKA PROJEKTOWA

PAVO Projekt Sp. z o.o.
ul. Fabryczna 16H, 53-609 Wrocław
692 489 075, biuro@pavoprojekt.pl
KRS: 0000672640, NIP: 8943102296
REGON: 367011321

PROJEKTANT ARCHITEKTURY

MGR INŻ. KATARZYNA WRÓBLEWSKA

UPRAWNIENIA BUDOWLANE W SPECJALNOŚCI
INSTALACJI INŻYNIERYJNEJ W ZAKRESIE SIECI,
INSTALACJI SANITARNYCH NR OPL/1526/PBS/18

PODPIS/PIECZĘĆ

SPRAWDZAJĄCY

MGR INŻ. MAGDALENA KORS

UPRAWNIENIA BUDOWLANE W SPECJALNOŚCI
INSTALACJI INŻYNIERYJNEJ W ZAKRESIE SIECI,
INSTALACJI SANITARNYCH NR 74/DOŚ/05

PODPIS/PIECZĘĆ

INWESTOR

Szkoła Podstawowa nr 6 im. Janusz Korczaka
ul. Kleeberga 4, 56-400 Oleśnica

INWESTYCJA

PRZEBUDOWA CZĘŚCI SZKOŁY PODSTAWOWEJ
Z PRZEZNACZENIEM NA ODDZIAŁY PRZEDSZKOLNE
segment B, I piętro
ul. Kleeberga 4, dz.nr 3/65, AM-12 Obręb Oleśnica

BRANŻA

INSTALACJE SANITARNE

STADIUM

PROJEKT WYKONAWCZY

TYTUŁ RYSUNKU

Instalacja wentylacji - rzut I piętra

NR RYSUNKU

IS-02.0

REWIZJA

00

SKALA

1:100

DATA

23.01.2020