


RZUT PARTERU - SEGMENT B

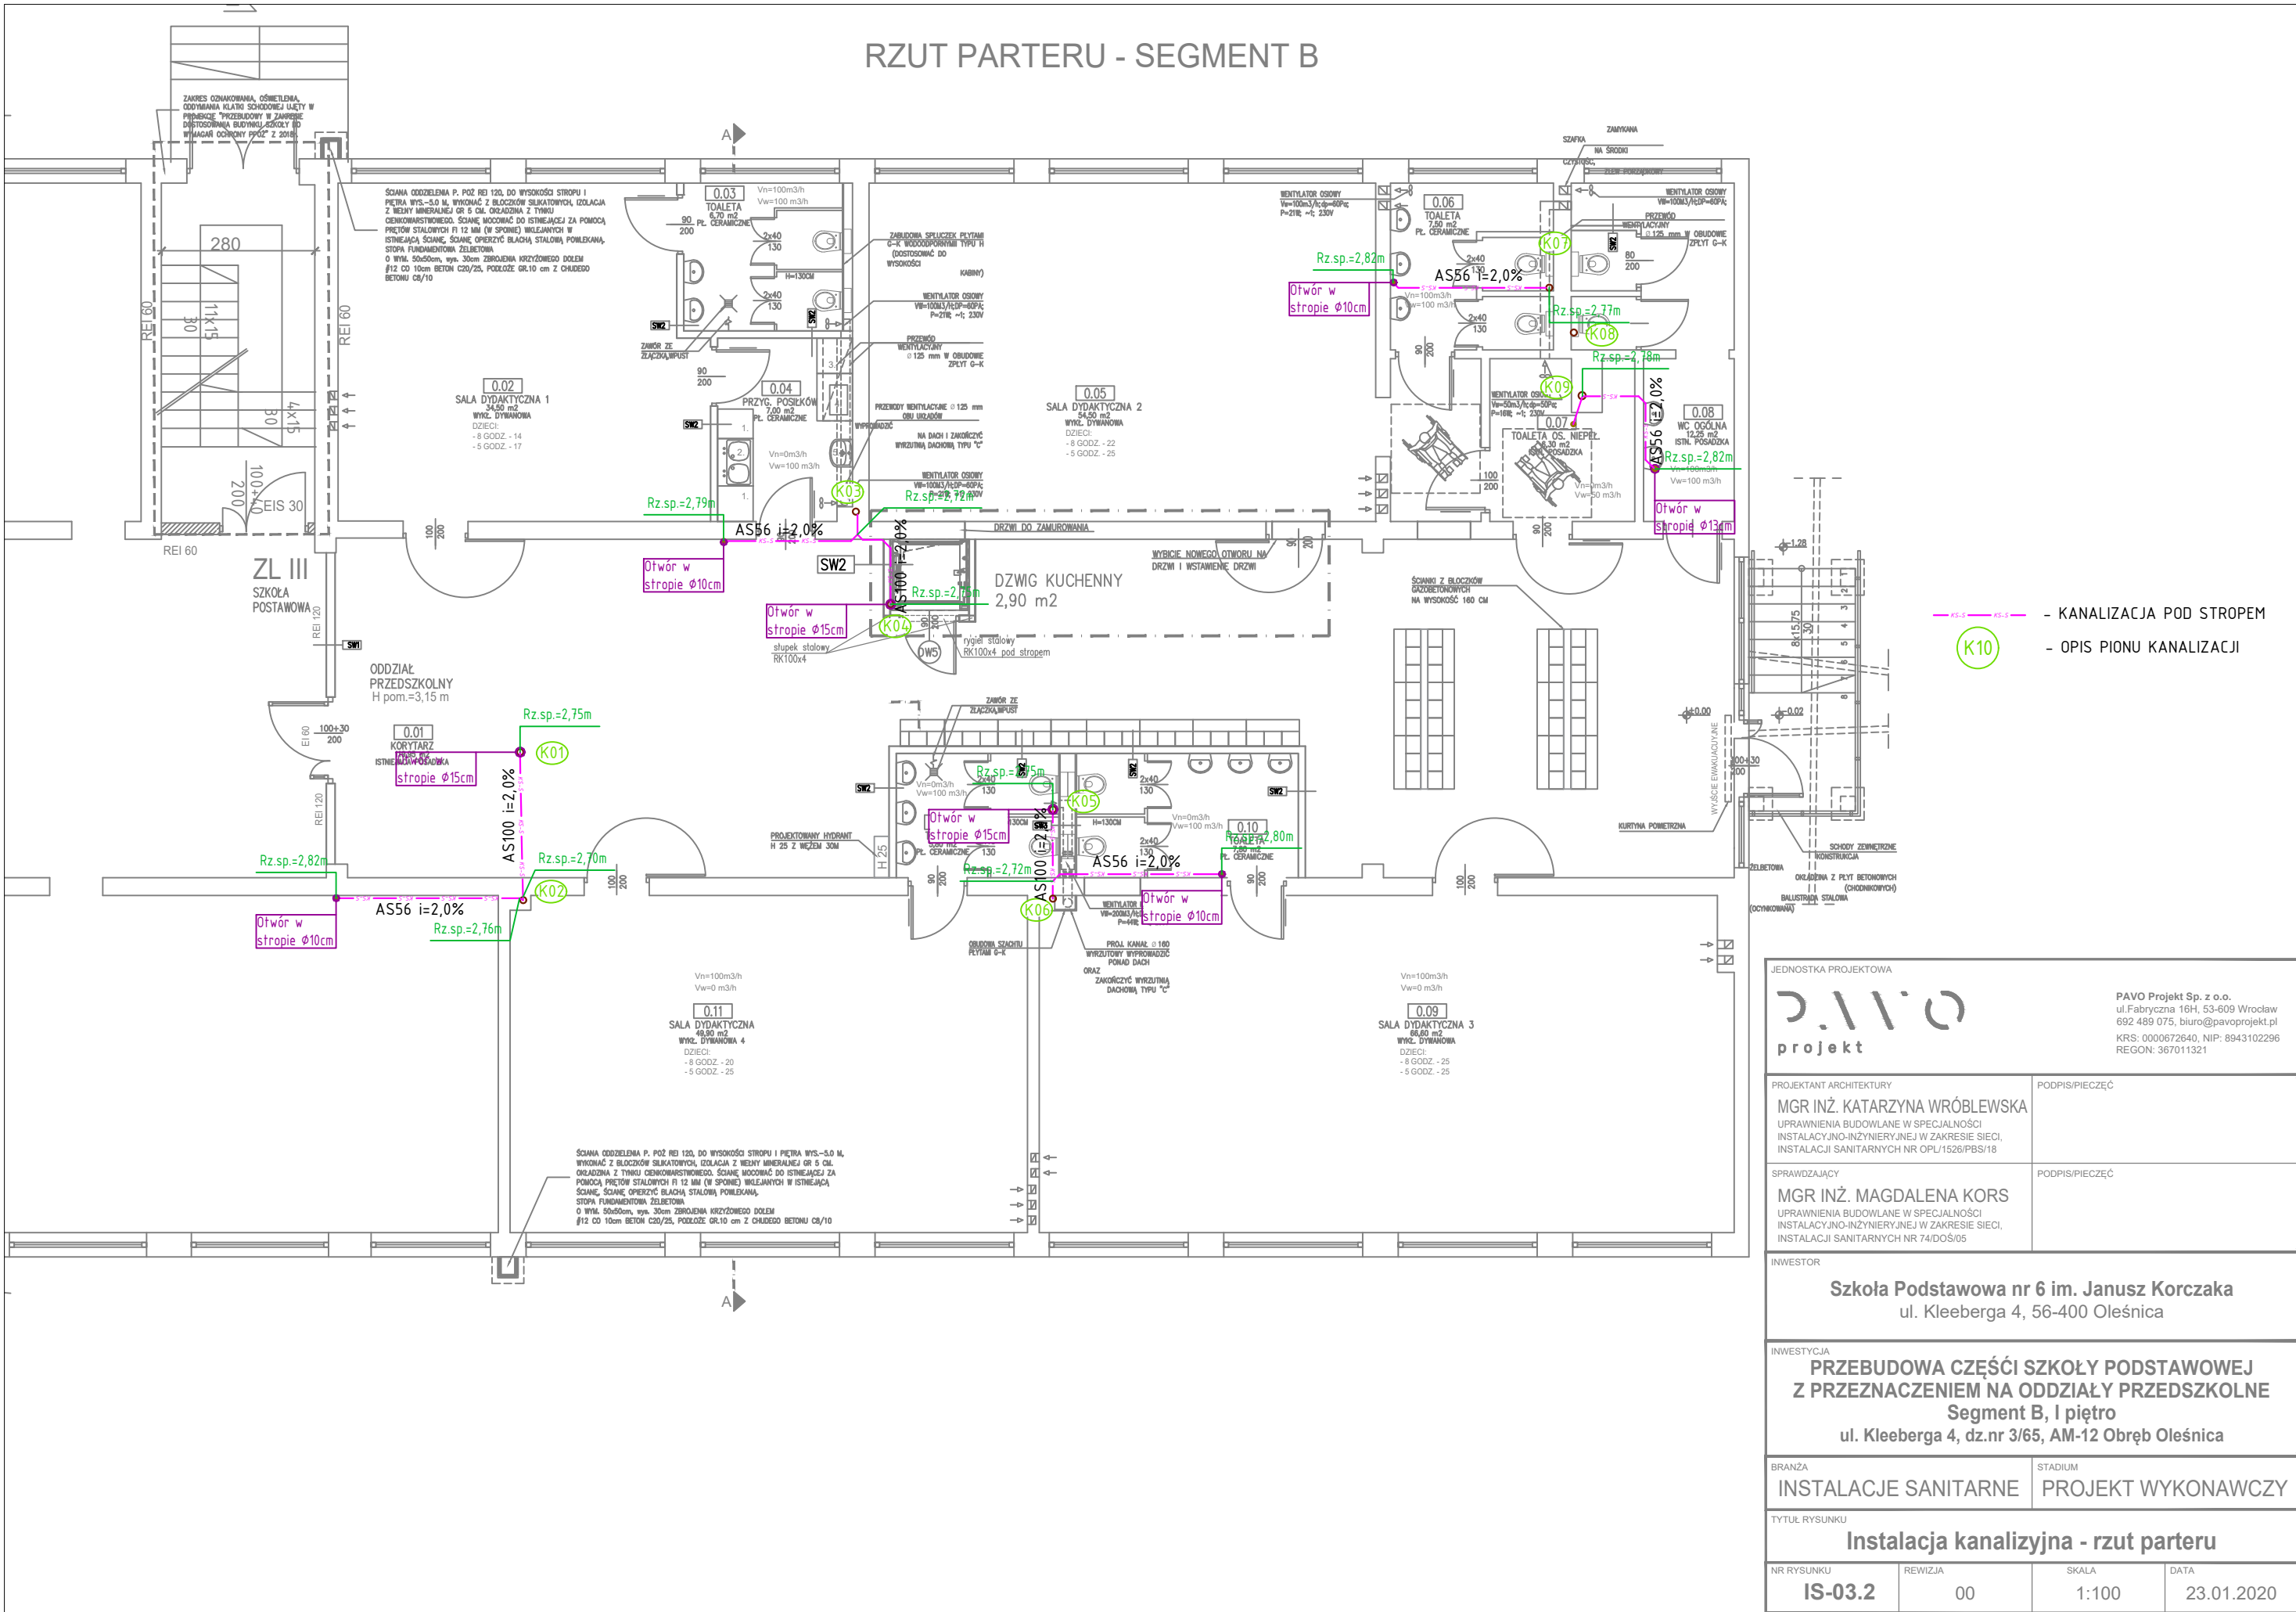

JEDNOSTKA PROJEKTOWA pawo projekt		PAVO Projekt Sp. z o.o. ul.Fabryczna 16H, 53-609 Wrocław 692 489 075, biuro@pavoprojekt.pl KRS: 0000672640, NIP: 8943102296 REGON: 367011321	
PROJEKTANT ARCHITEKTURY MGR INŻ. KATARZYNA WRÓBLEWSKA UPRAWNIENIA BUDOWLANE W SPECJALNOŚCI INSTALACYJNO-INŻYNIERYJNEJ W ZAKRESIE SIECI, INSTALACJI SANITARNYCH NR OPL/1526/PBS/18		PODPIS/PIECZĘĆ	
SPRAWDZAJĄCY MGR INŻ. MAGDALENA KORS UPRAWNIENIA BUDOWLANE W SPECJALNOŚCI INSTALACYJNO-INŻYNIERYJNEJ W ZAKRESIE SIECI, INSTALACJI SANITARNYCH NR 74/DOŚ/05		PODPIS/PIECZĘĆ	
INWESTOR Szkoła Podstawowa nr 6 im. Janusz Korczaka ul. Kleeberga 4, 56-400 Oleśnica			
INWESTYCJA PRZEBUDOWA CZĘŚCI SZKOŁY PODSTAWOWEJ Z PRZEZNACZENIEM NA ODDZIAŁY PRZEDSZKOLNE Segment B, I piętro ul. Kleeberga 4, dz.nr 3/65, AM-12 Obręb Oleśnica			
BRANŻA INSTALACJE SANITARNE		STADIUM PROJEKT WYKONAWCZY	
TYTUŁ RYSUNKU Instalacja kanalizyjna - rzut parteru			
NR RYSUNKU IS-03.2	REWIZJA 00	SKALA 1:100	DATA 23.01.2020