


na podstawie art. 2
ustawy z dnia 7 lipca 2009 r.
o sposobie wyznaczania
strefy zagrożenia pożarem
(Dz. U. z 2009 r. nr 1609)

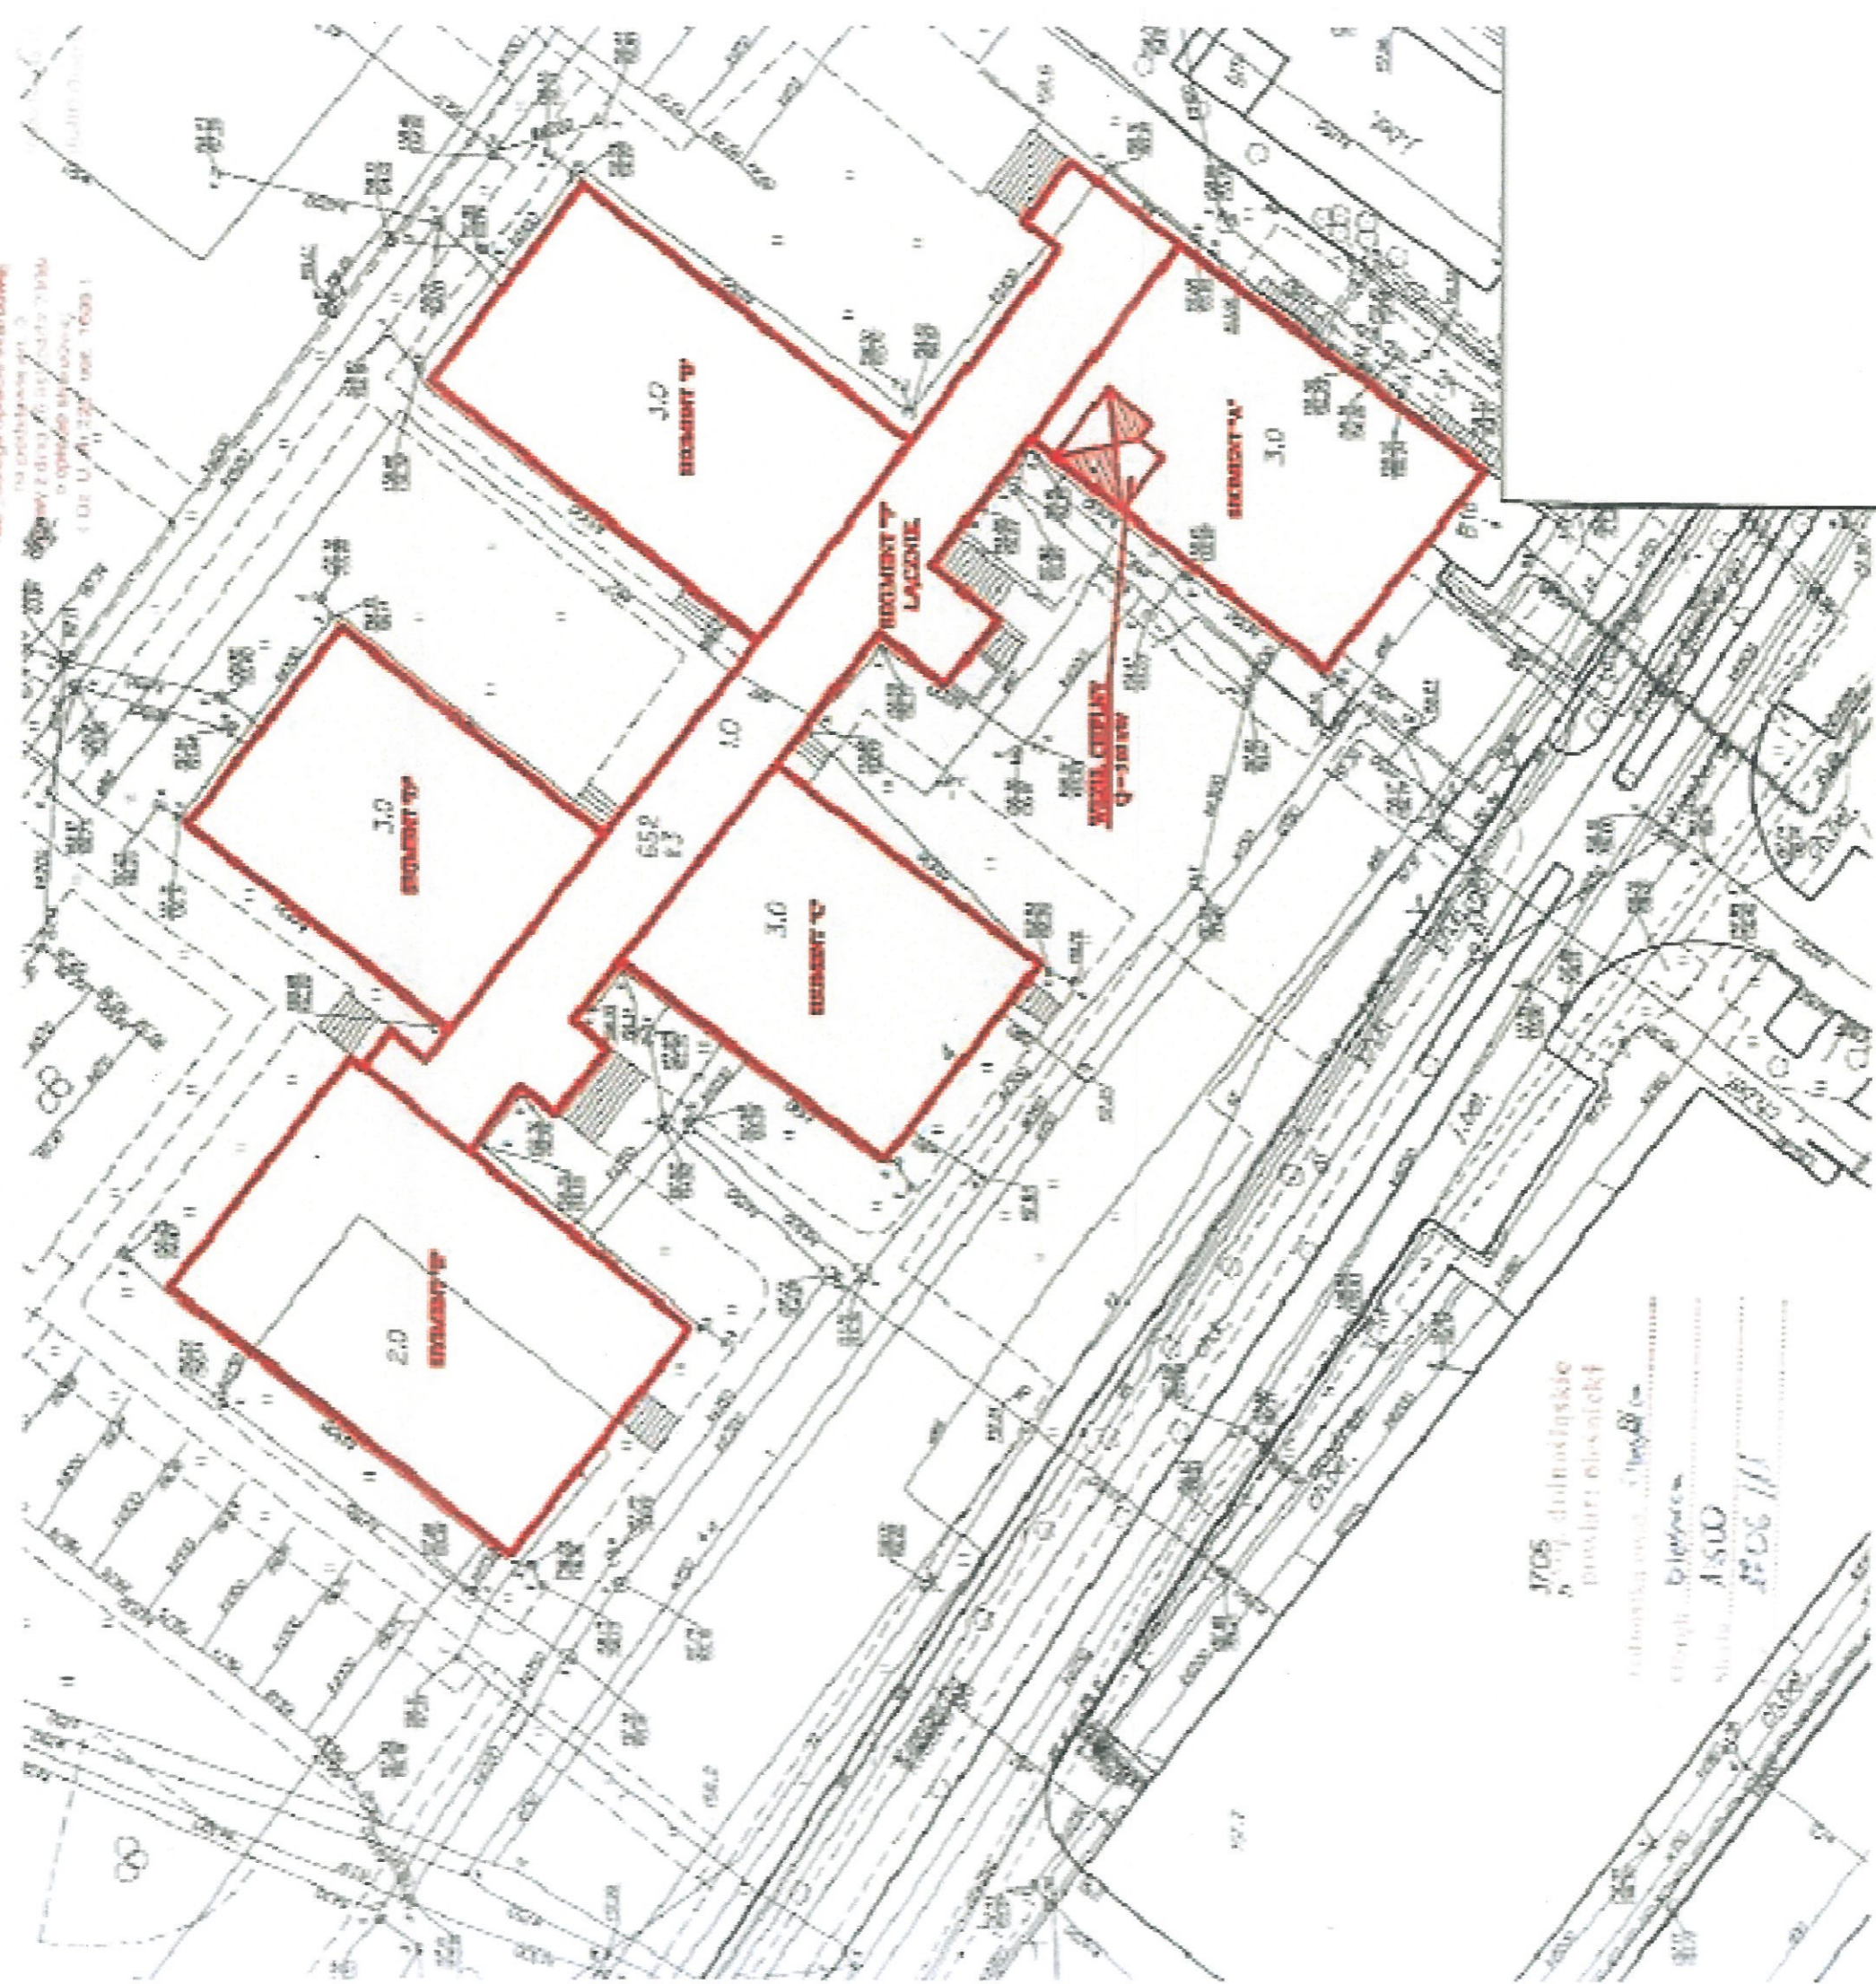


mgr inż. Józef Chamielec
RZECZOZNAWCA BUDOWLANY
Nr 402/98/R Głównego Urzędu
Nadzoru Budowlanego
Pl. OLEANDROW 24/45 22-000
tel. (077) 455 66 80, 0 601 55 00 20

RZECZOZNAWCA DO SPRAW ZABEZPIECZEN
PRZECIWPOŻAROWYCH

mgr inż. Leszek Chimowicz
Nr upr. 620/2015


inż. Józef Chamielec
RZECZOZNAWCA BUDOWLANY
Nr 402/98/R Głównego Urzędu
Nadzoru Budowlanego
Pl. OLEANDROW 24/45 22-000
tel. (077) 455 66 80, 0 601 55 00 20

KOMENDA WOJEWÓDZKA
PAŃSTWOWEJ STRAŻY POŻARNEJ
we Wrocławiu

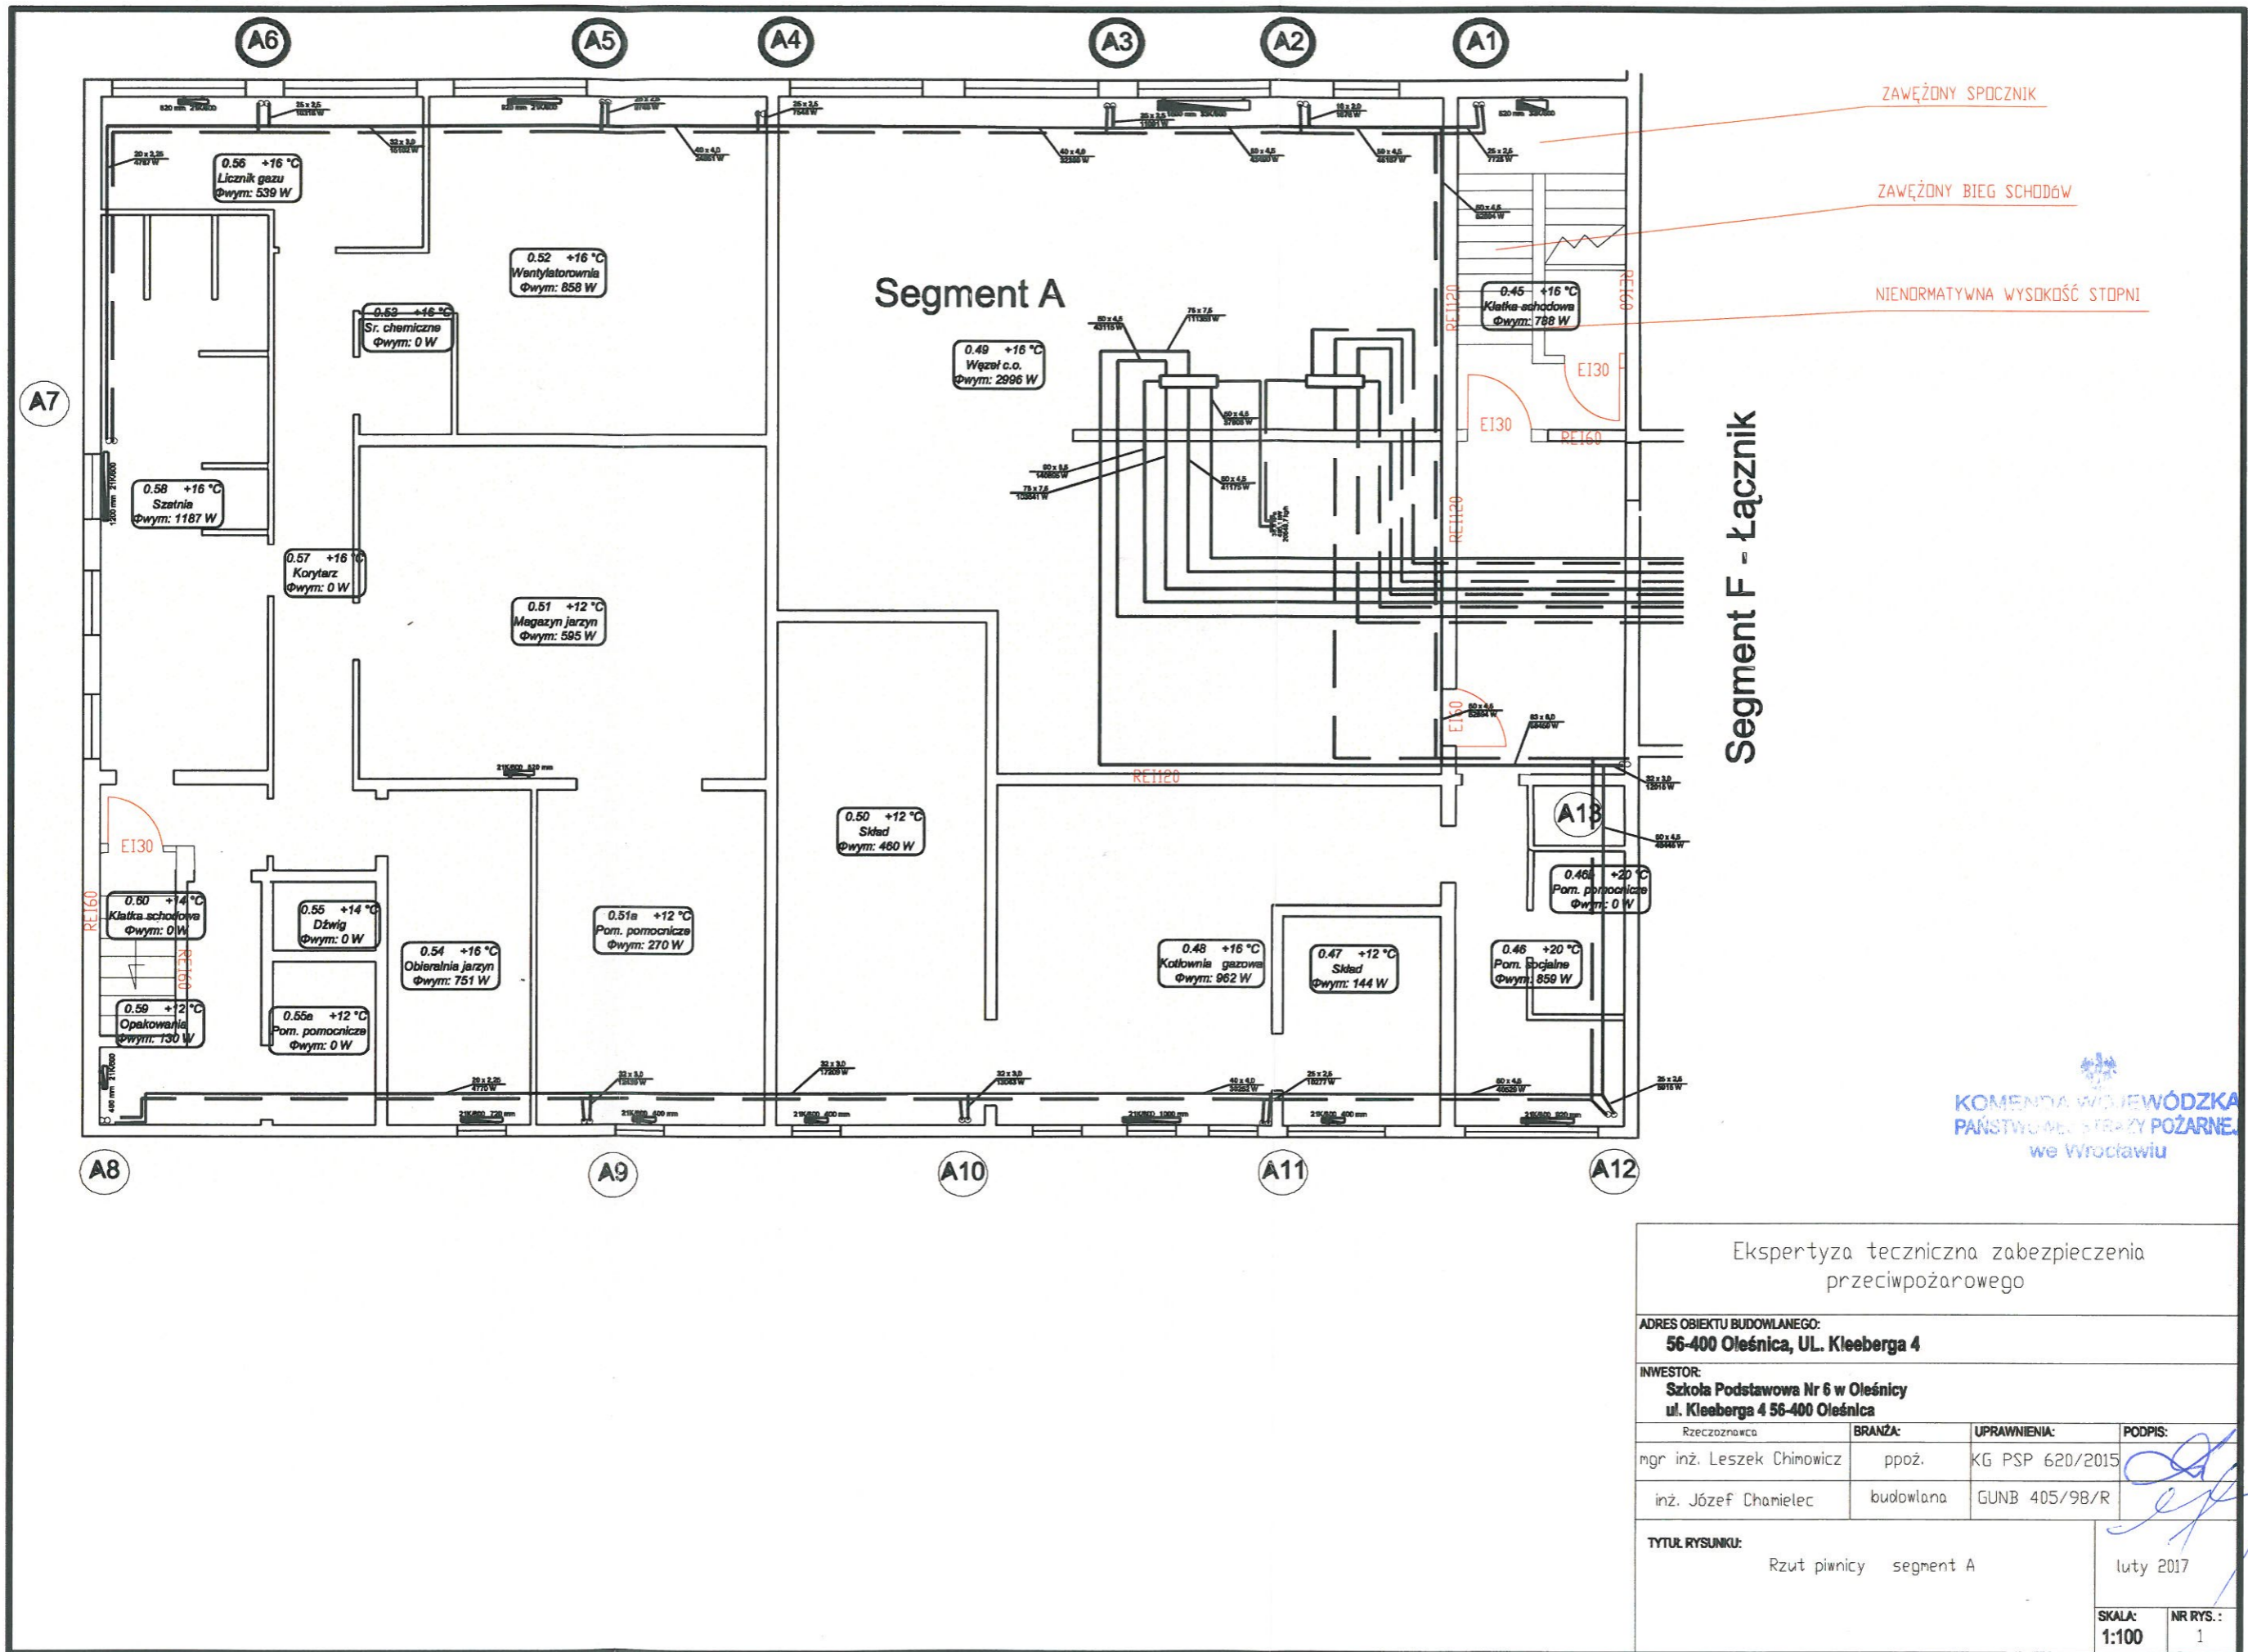


KOMENDA WOJEWÓDZKA
PAŃSTWOWA STRAŻY POŻARNEJ
we Wrocławiu

Ekspertyza techniczna zabezpieczenia przeciwpożarowego			
ADRES OBIEKTU BUDOWLANEGO: 56-400 Oleśnica, UL. Kleeberga 4			
INWESTOR: Szkoła Podstawowa Nr 6 w Oleśnicy ul. Kleeberga 4 56-400 Oleśnica			
Rzeczoznawca	BRANŻA:	UPRAWNIENIA:	PODPIS:
mgr inż. Leszek Chimowicz	ppoż.	KG PSP 620/2015	
inż. Józef Chamelec	budowlana	GUNB 405/98/R	
TYTUŁ RYSUNKU: Rzut piwnicy segment A			luty 2017
SKALA: 1:100	NR RYS.: 1		

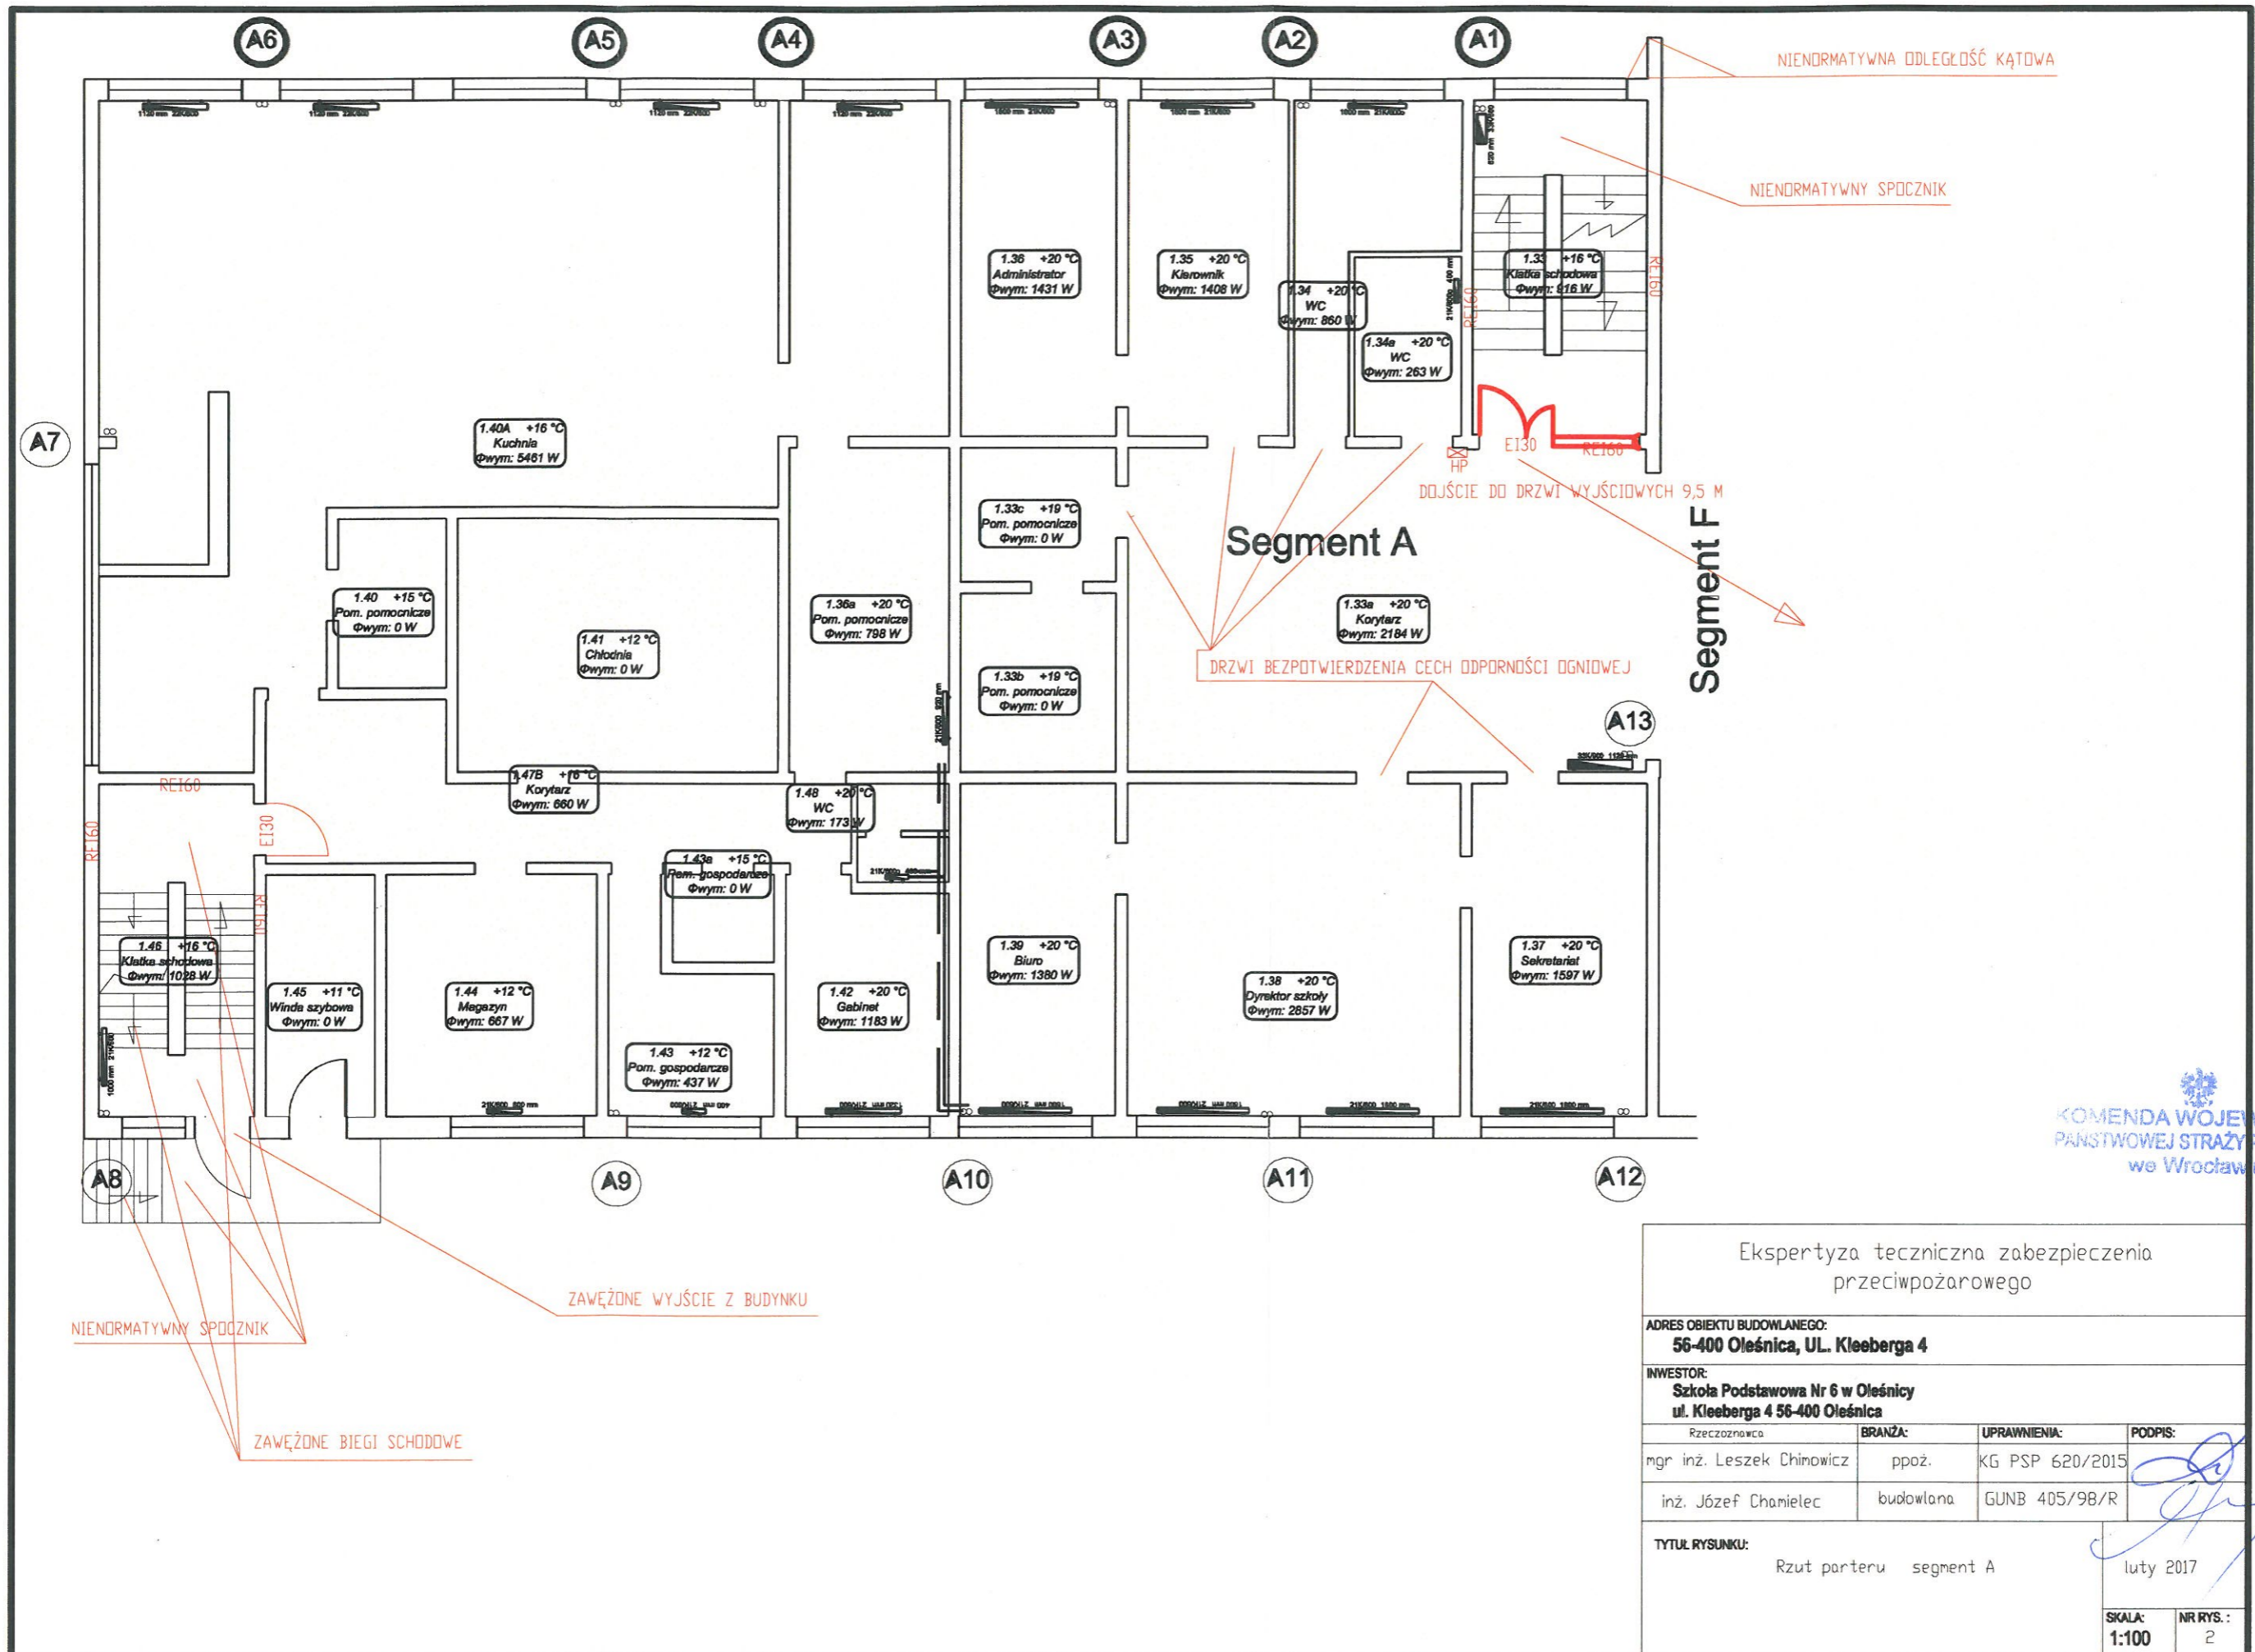

KOMENDA WOJEWÓDZKA
PAŃSTWOWEJ STRAŻY POŻARNEJ
we Wrocławiu


Ekspertyza techniczna zabezpieczenia przeciwpożarowego			
ADRES OBIEKTU BUDOWLANEGO: 56-400 Oleśnica, UL. Kleeberga 4			
INWESTOR: Szkoła Podstawowa Nr 6 w Oleśnicy ul. Kleeberga 4 56-400 Oleśnica			
Rzeczoznawca	BRANŻA:	UPRAWNIENIA:	PODPIS:
mgr inż. Leszek Chimowicz	ppoż.	KG PSP 620/2015	
inż. Józef Chamielec	budowlana	GUNB 405/98/R	
TYTUŁ RYSUNKU: Rzut parteru segment A			luty 2017
SKALA: 1:100	NR RYS.: 2		

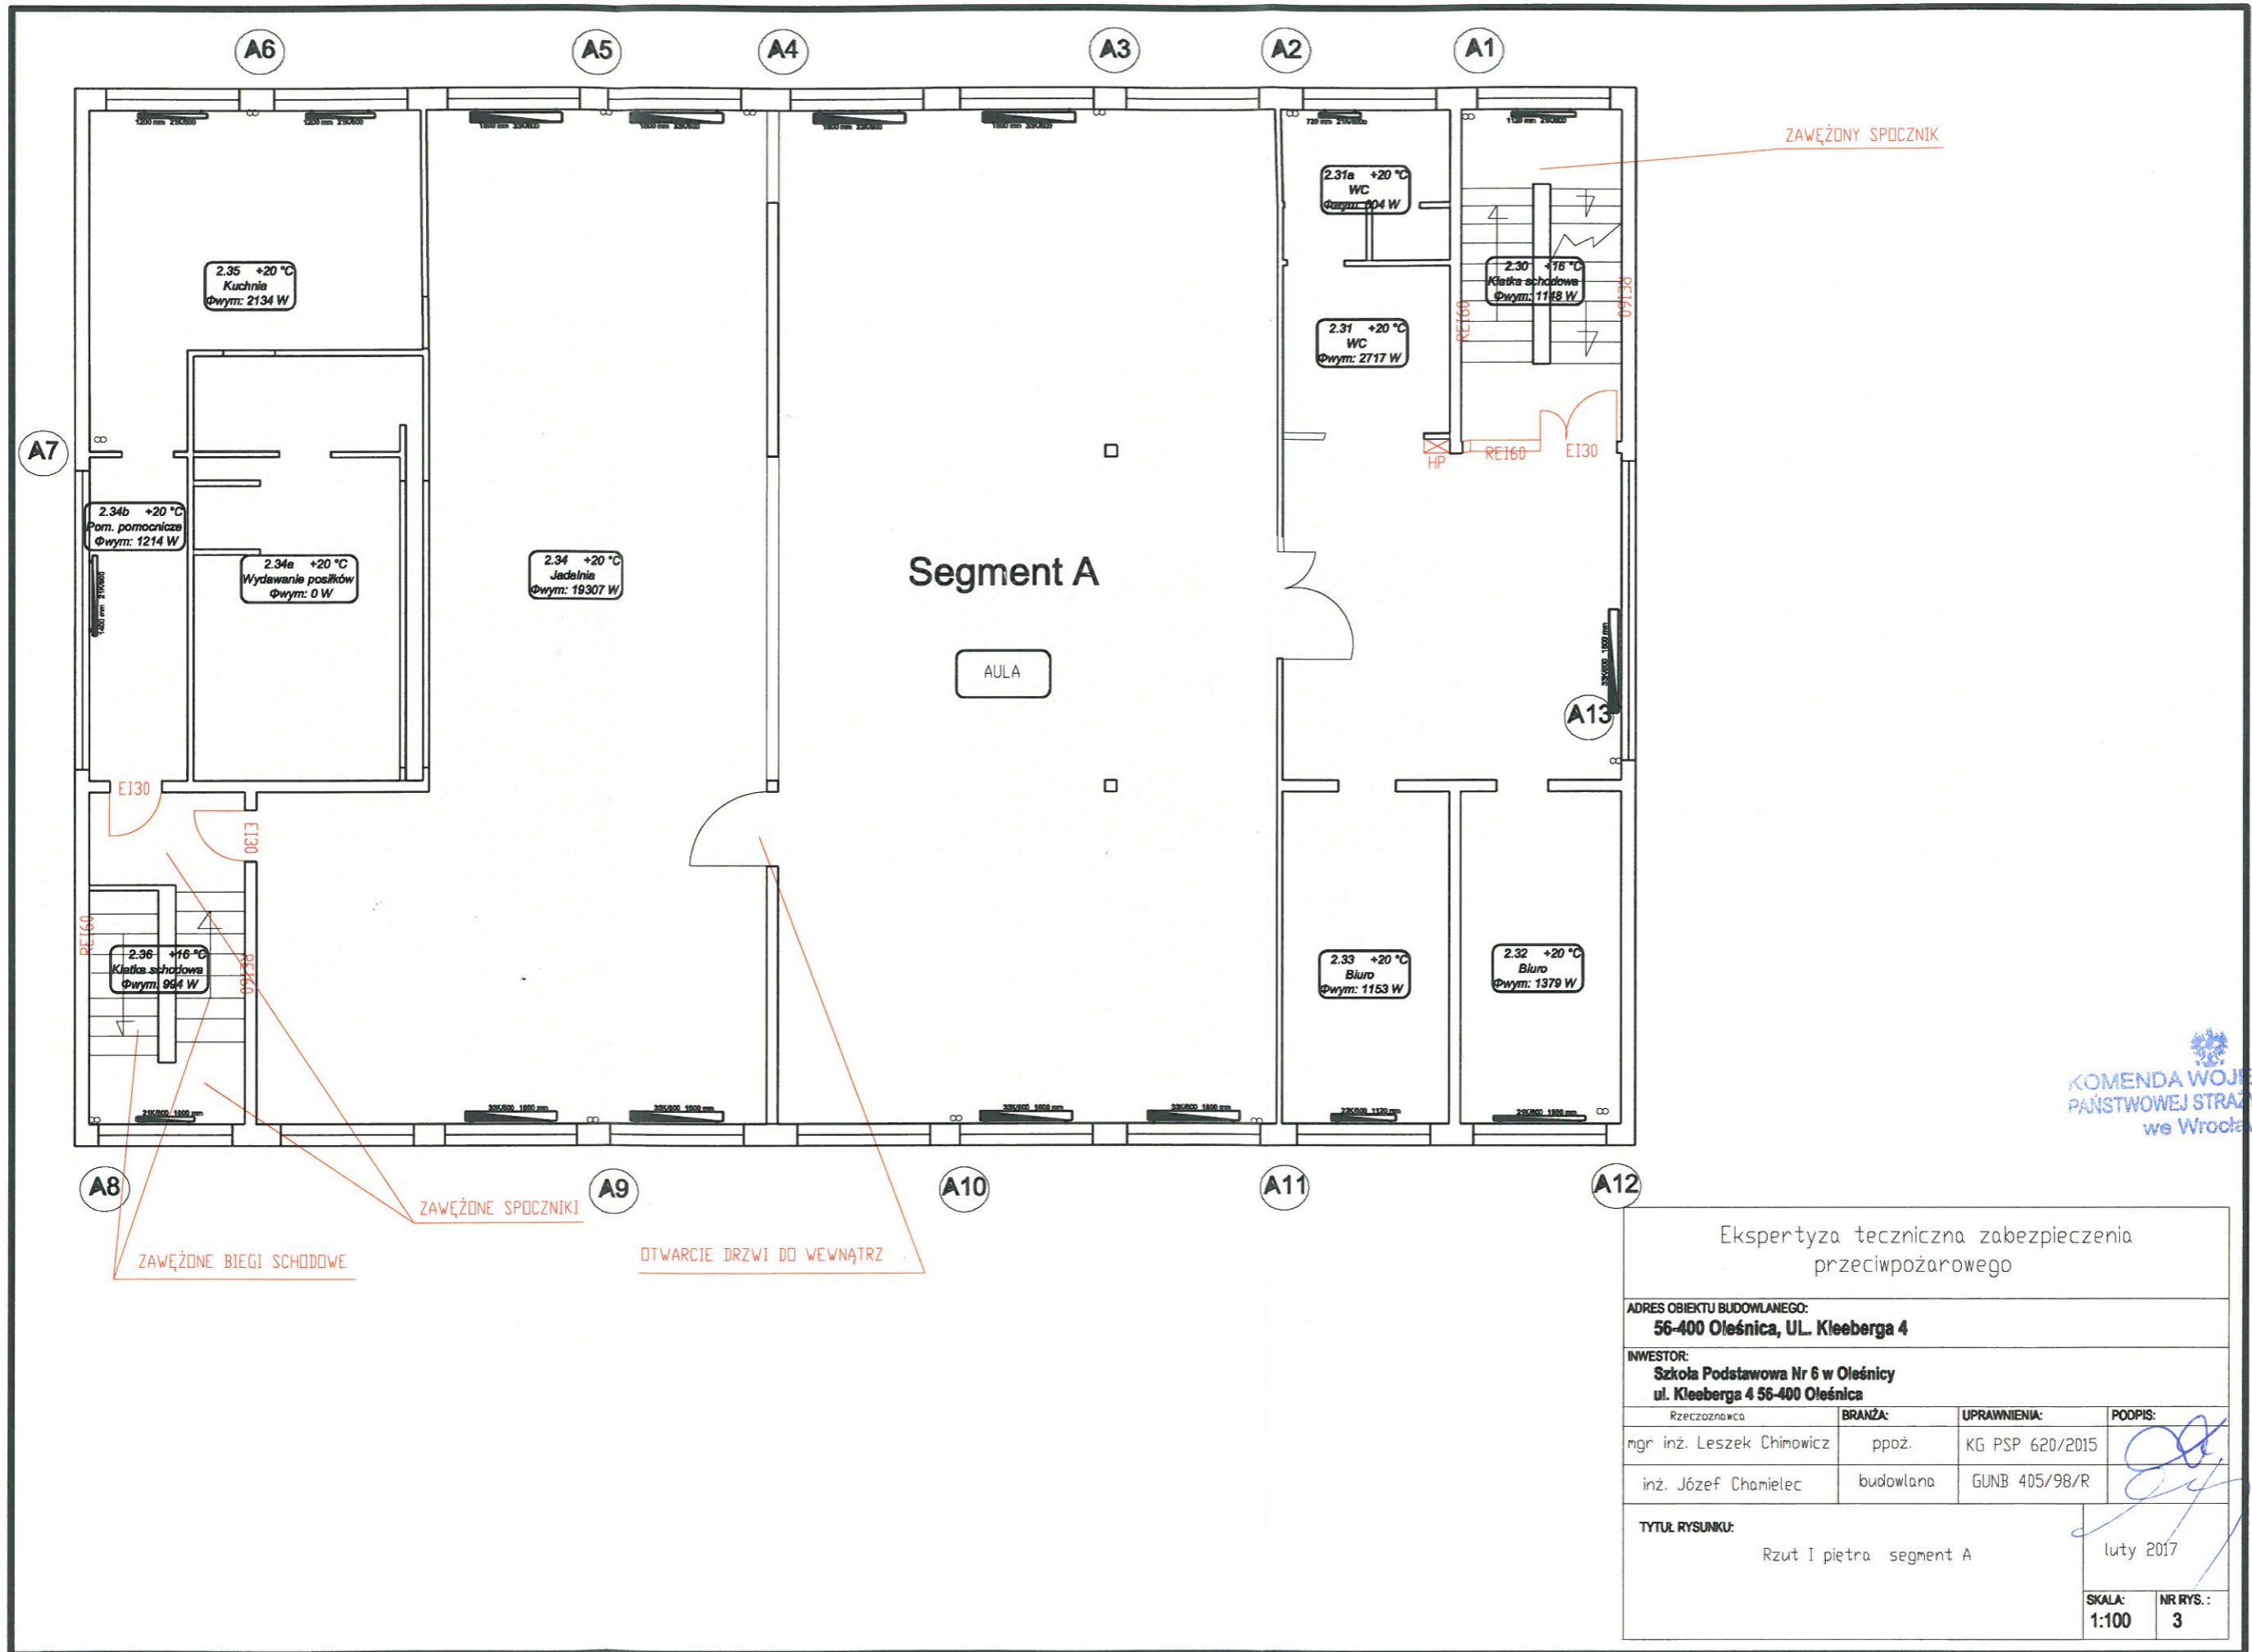

KOMENDA WOJEWÓDZKA
PAŃSTWOWEJ STRAŻY POŻARNEJ
we Wrocławiu

Ekspertyza techniczna zabezpieczenia przeciwpożarowego

ADRES OBIEKTU BUDOWLANEGO: 56-400 Oleśnica, UL. Kleeberga 4			
INWESTOR: Szkoła Podstawowa Nr 6 w Oleśnicy ul. Kleeberga 4 56-400 Oleśnica			
Rzeczoznawca	BRANŻA:	UPRAWNIENIA:	PODPIS:
mgr inż. Leszek Chinowicz	ppoż.	KG PSP 620/2015	
inż. Józef Chamielec	budowlana	GUNB 405/98/R	
TYTUŁ RYSUNKU: Rzut I piętra segment A			luty 2017
SKALA: 1:100	NR RYS.: 3		

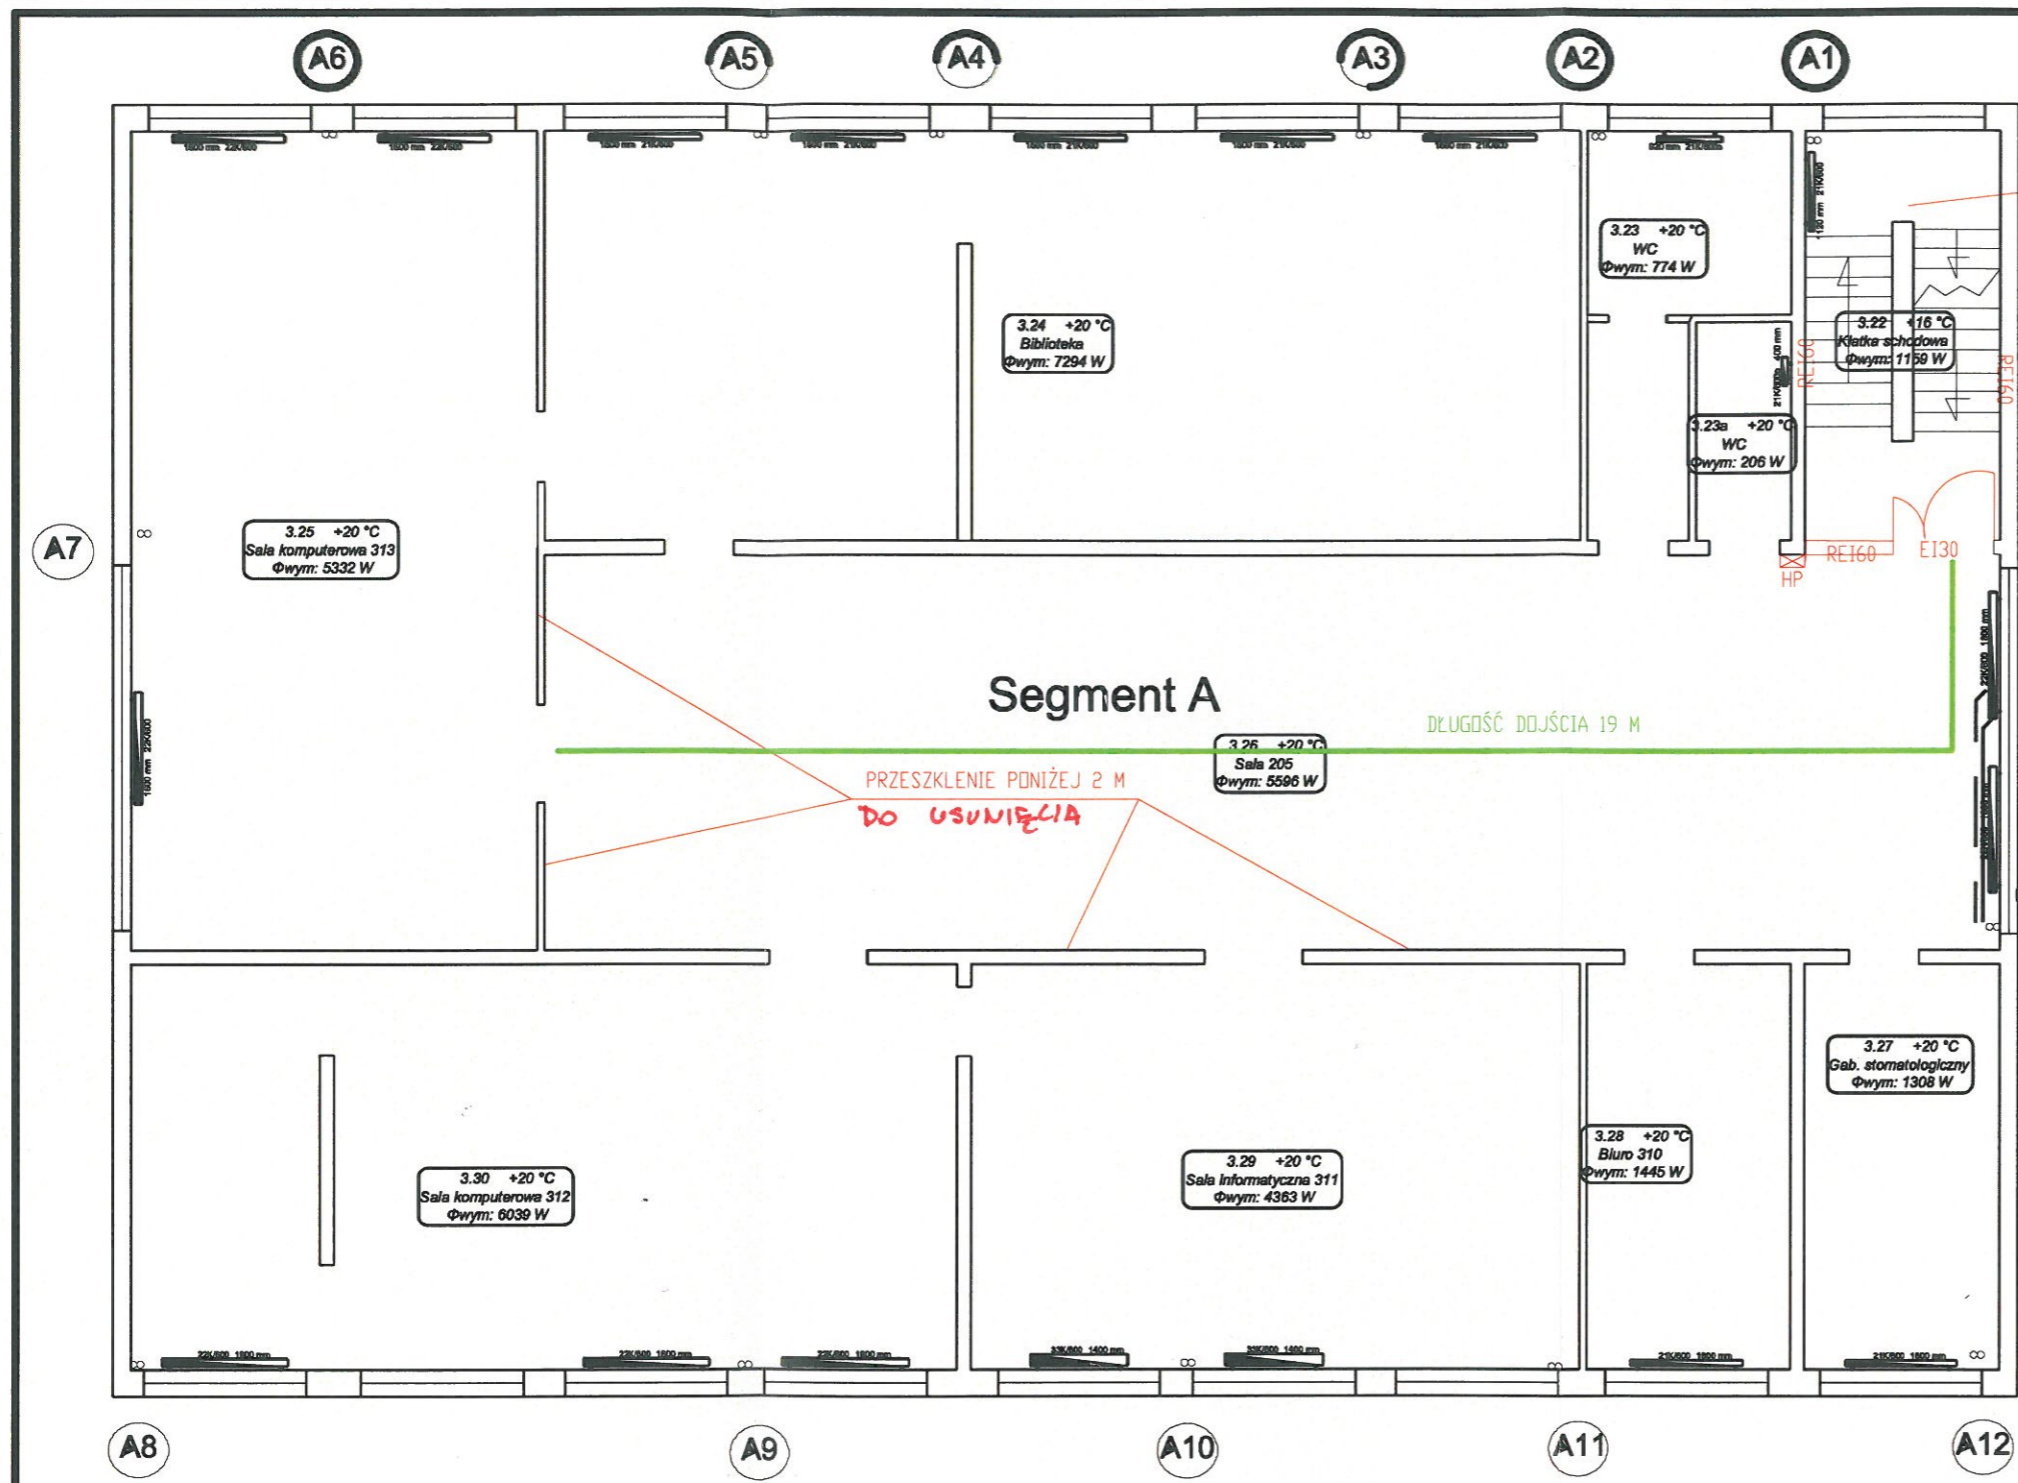

ZAWĘŻONY SPOCZNIK


Segment A

DŁUGOŚĆ DOJŚCIA 19 M

PRZESZKLENIE PONIŻEJ 2 M
DO USUNIĘCIA


KOMENDA WOJEWÓDZKA
PAŃSTWOWEJ STRAŻY POŻARNEJ
we Wrocławiu

Ekspertyza techniczna zabezpieczenia przeciwpożarowego			
ADRES OBIEKTU BUDOWLANEGO: 56-400 Oleśnica, UL. Kleeberga 4			
INWESTOR: Szkoła Podstawowa Nr 6 w Oleśnicy ul. Kleeberga 4 56-400 Oleśnica			
Rzeczoznawca	BRANŻA:	UPRAWNIENIA:	PODPIS:
mgr inż. Leszek Chimowicz	ppoż.	KG PSP 620/2015	
inż. Józef Chanielec	budowlana	GUNB 405/98/R	
TYTUŁ RYSUNKU: Rzut II piętra segment A			luty 2017
SKALA: 1:100	NR RYS.: 4		

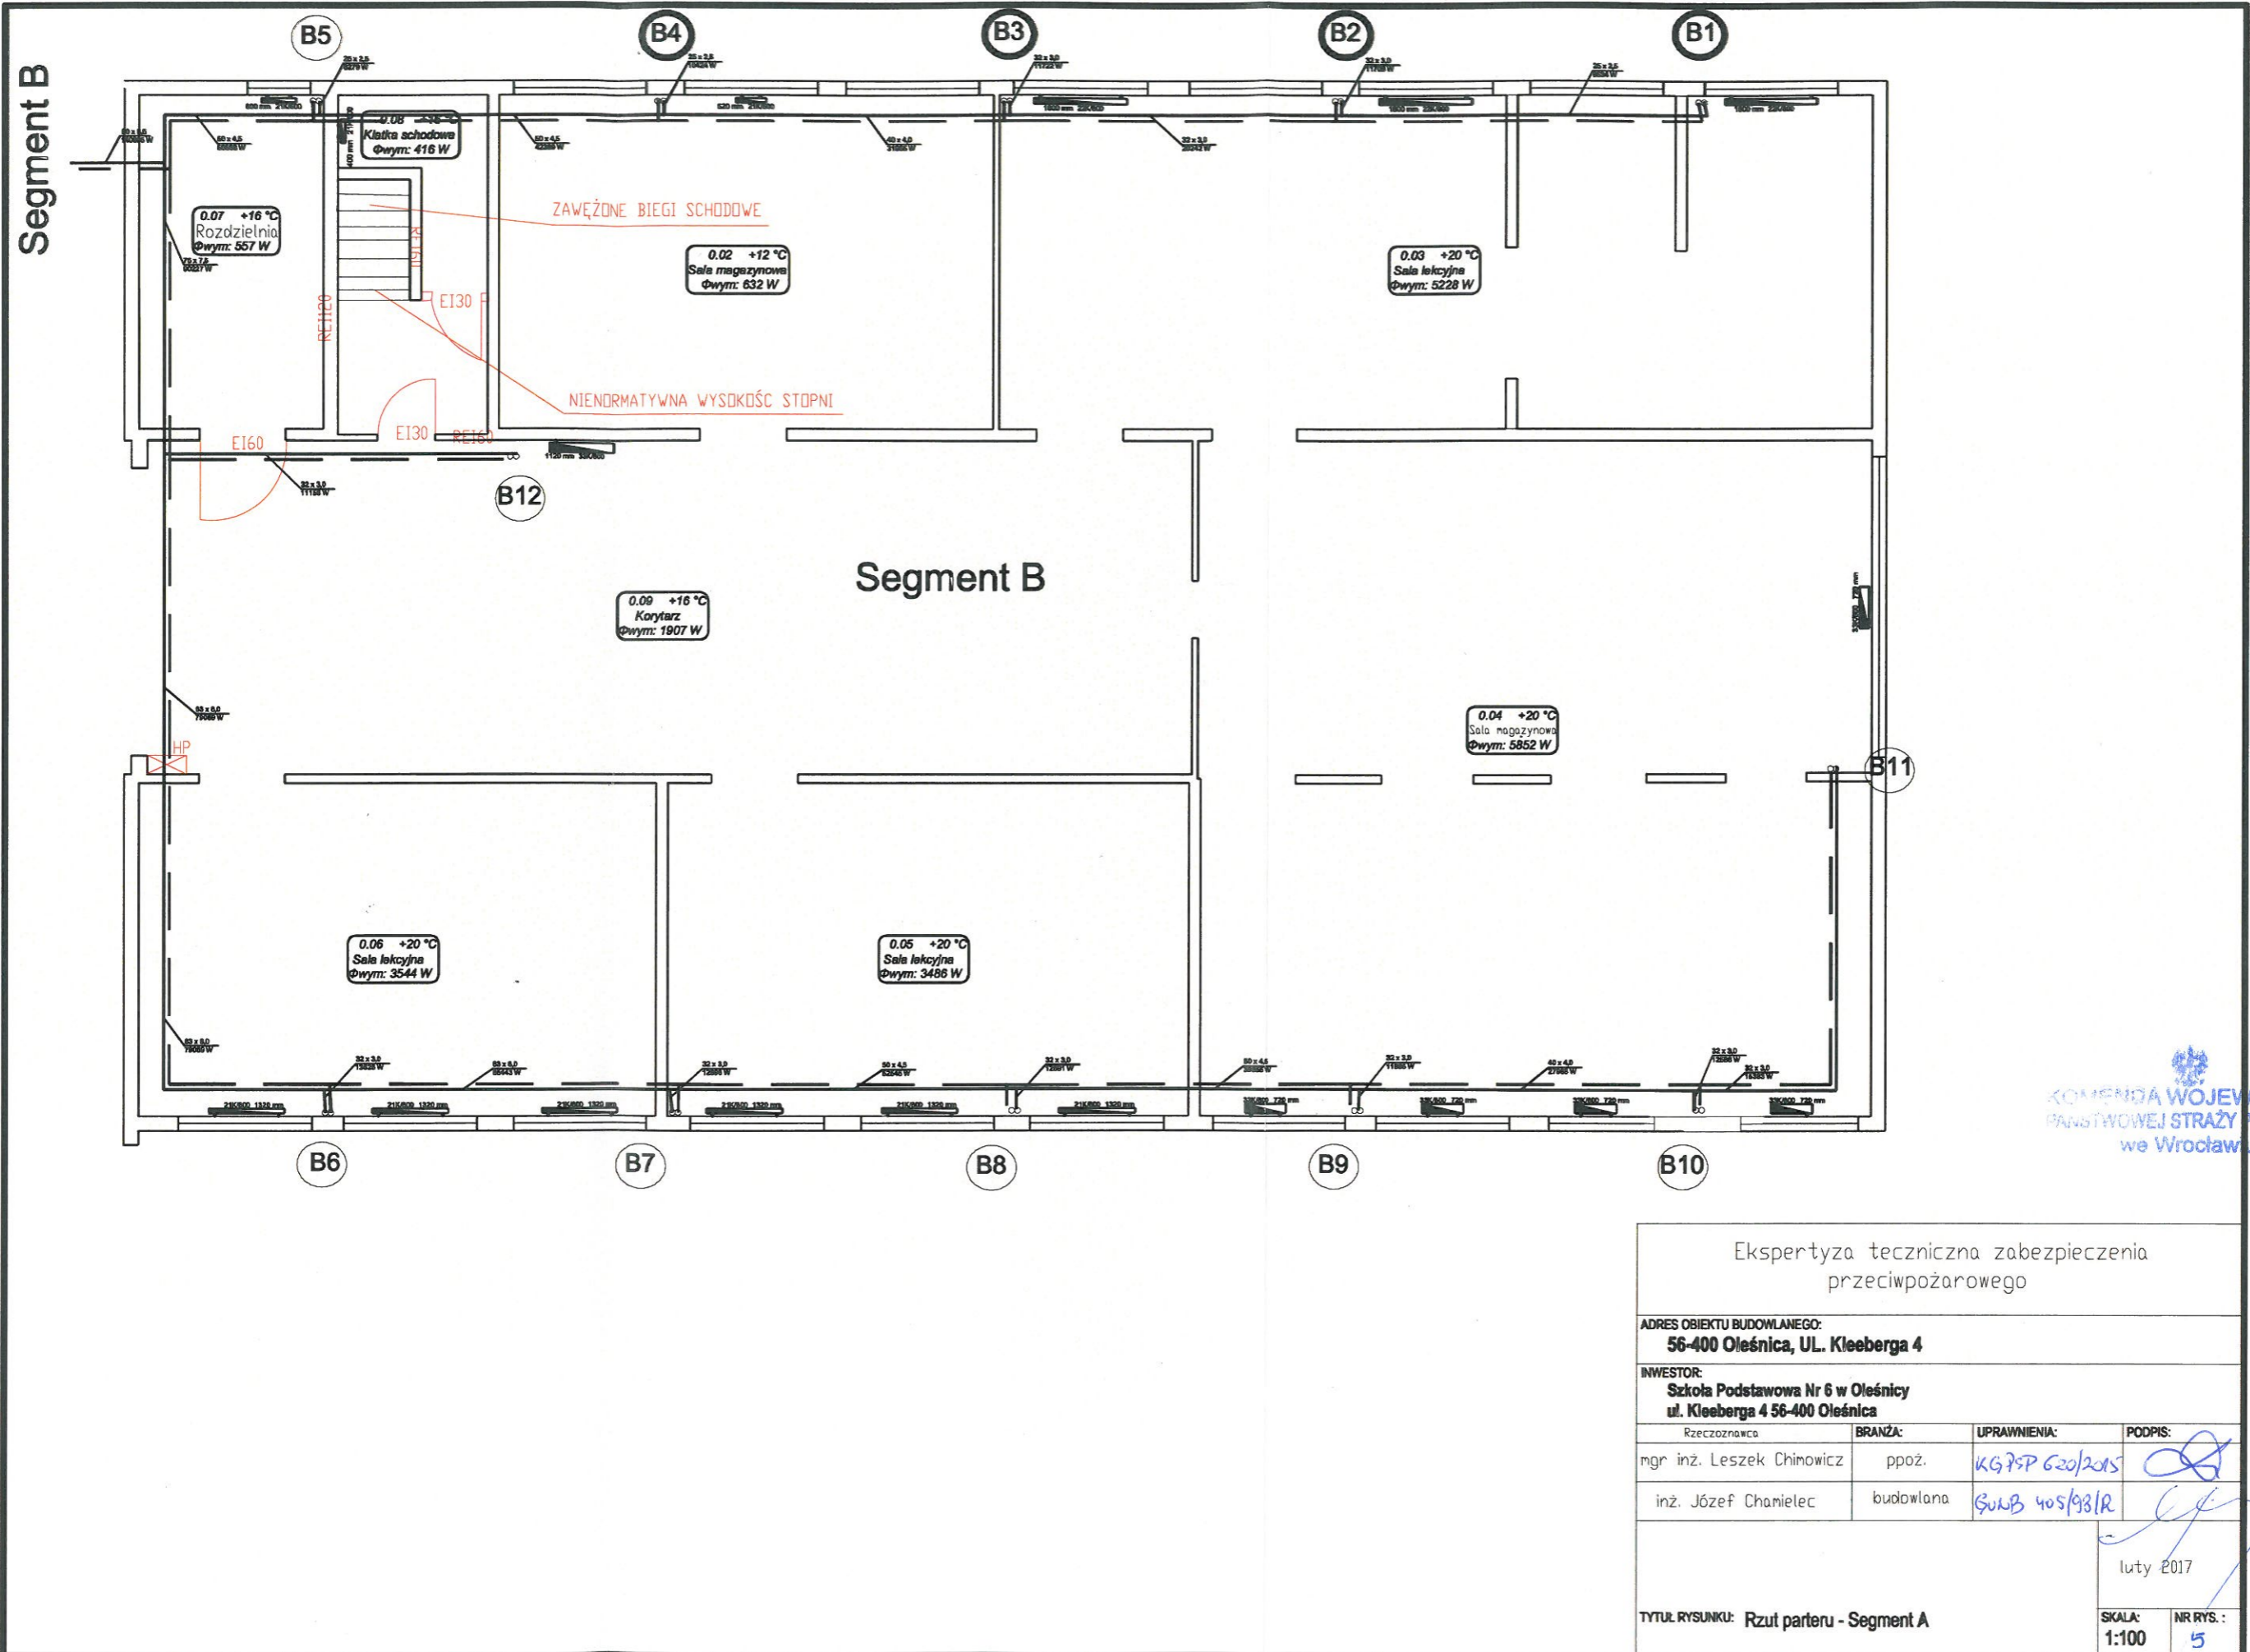


KOMENDA WOJEWÓDZKA
PAŃSTWOWEJ STRAŻY POŻARNEJ
we Wrocławiu

Ekspertyza techniczna zabezpieczenia przeciwpożarowego			
ADRES OBIEKTU BUDOWLANEGO: 56-400 Oleśnica, UL. Kleeberga 4			
INWESTOR: Szkoła Podstawowa Nr 6 w Oleśnicy ul. Kleeberga 4 56-400 Oleśnica			
Rzeczoznawca	BRANŻA:	UPRAWNIENIA:	PODPIS:
mgr inż. Leszek Chinowicz	ppoż.	KG 75P 620/2015	
inż. Józef Chamielec	budowlana	ŚwUB 405/98/R	
TYTUŁ RYSUNKU: Rzut parteru - Segment A			luty 2017
SKALA: 1:100	NR RYS.: 5		

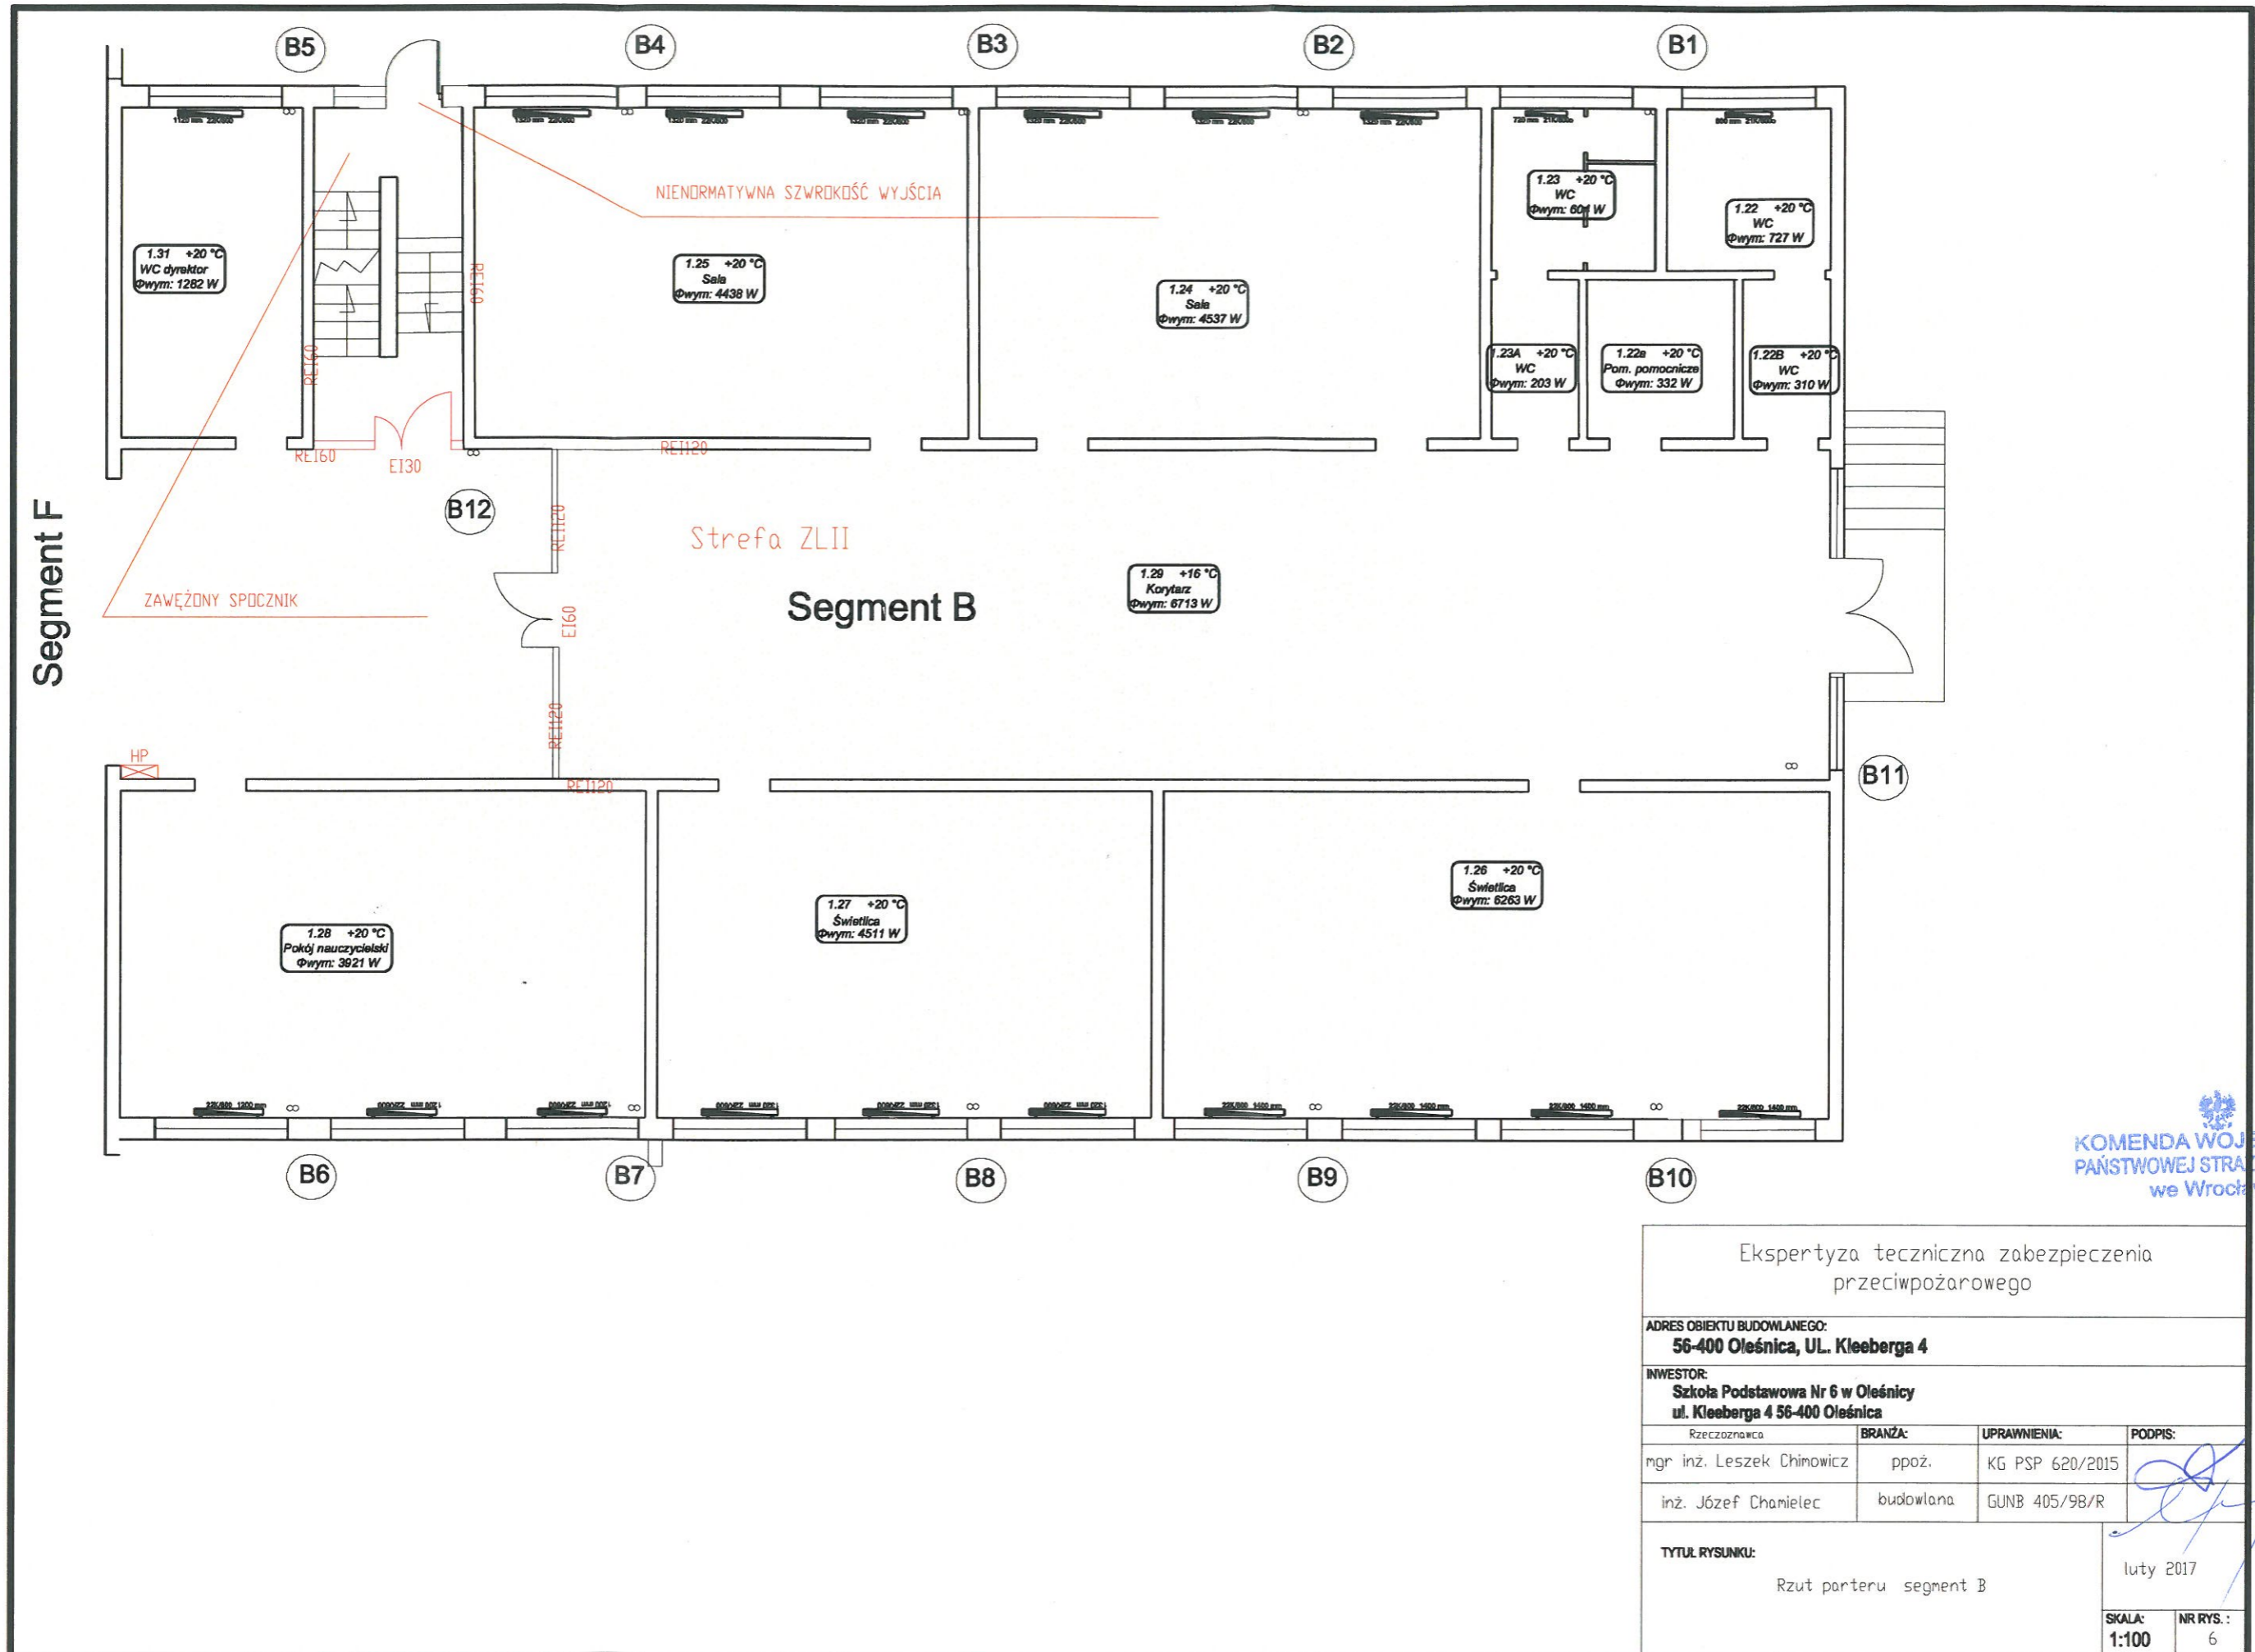

KOMENDA WOJEWÓDZKA
PAŃSTWOWEJ STRAŻY POŻARNEJ
we Wrocławiu


Ekspertyza techniczna zabezpieczenia przeciwpożarowego			
ADRES OBIEKTU BUDOWLANEGO: 56-400 Oleśnica, UL. Kleeberga 4			
INWESTOR: Szkoła Podstawowa Nr 6 w Oleśnicy ul. Kleeberga 4 56-400 Oleśnica			
Rzeczoznawca	BRANŻA:	UPRAWNIENIA:	PODPIS:
mgr inż. Leszek Chinowicz	ppoż.	KG PSP 620/2015	
inż. Józef Chamielec	budowlana	GUNB 405/98/R	
TYTUŁ RYSUNKU: Rzut parteru segment B			luty 2017
SKALA: 1:100	NR RYS.: 6		

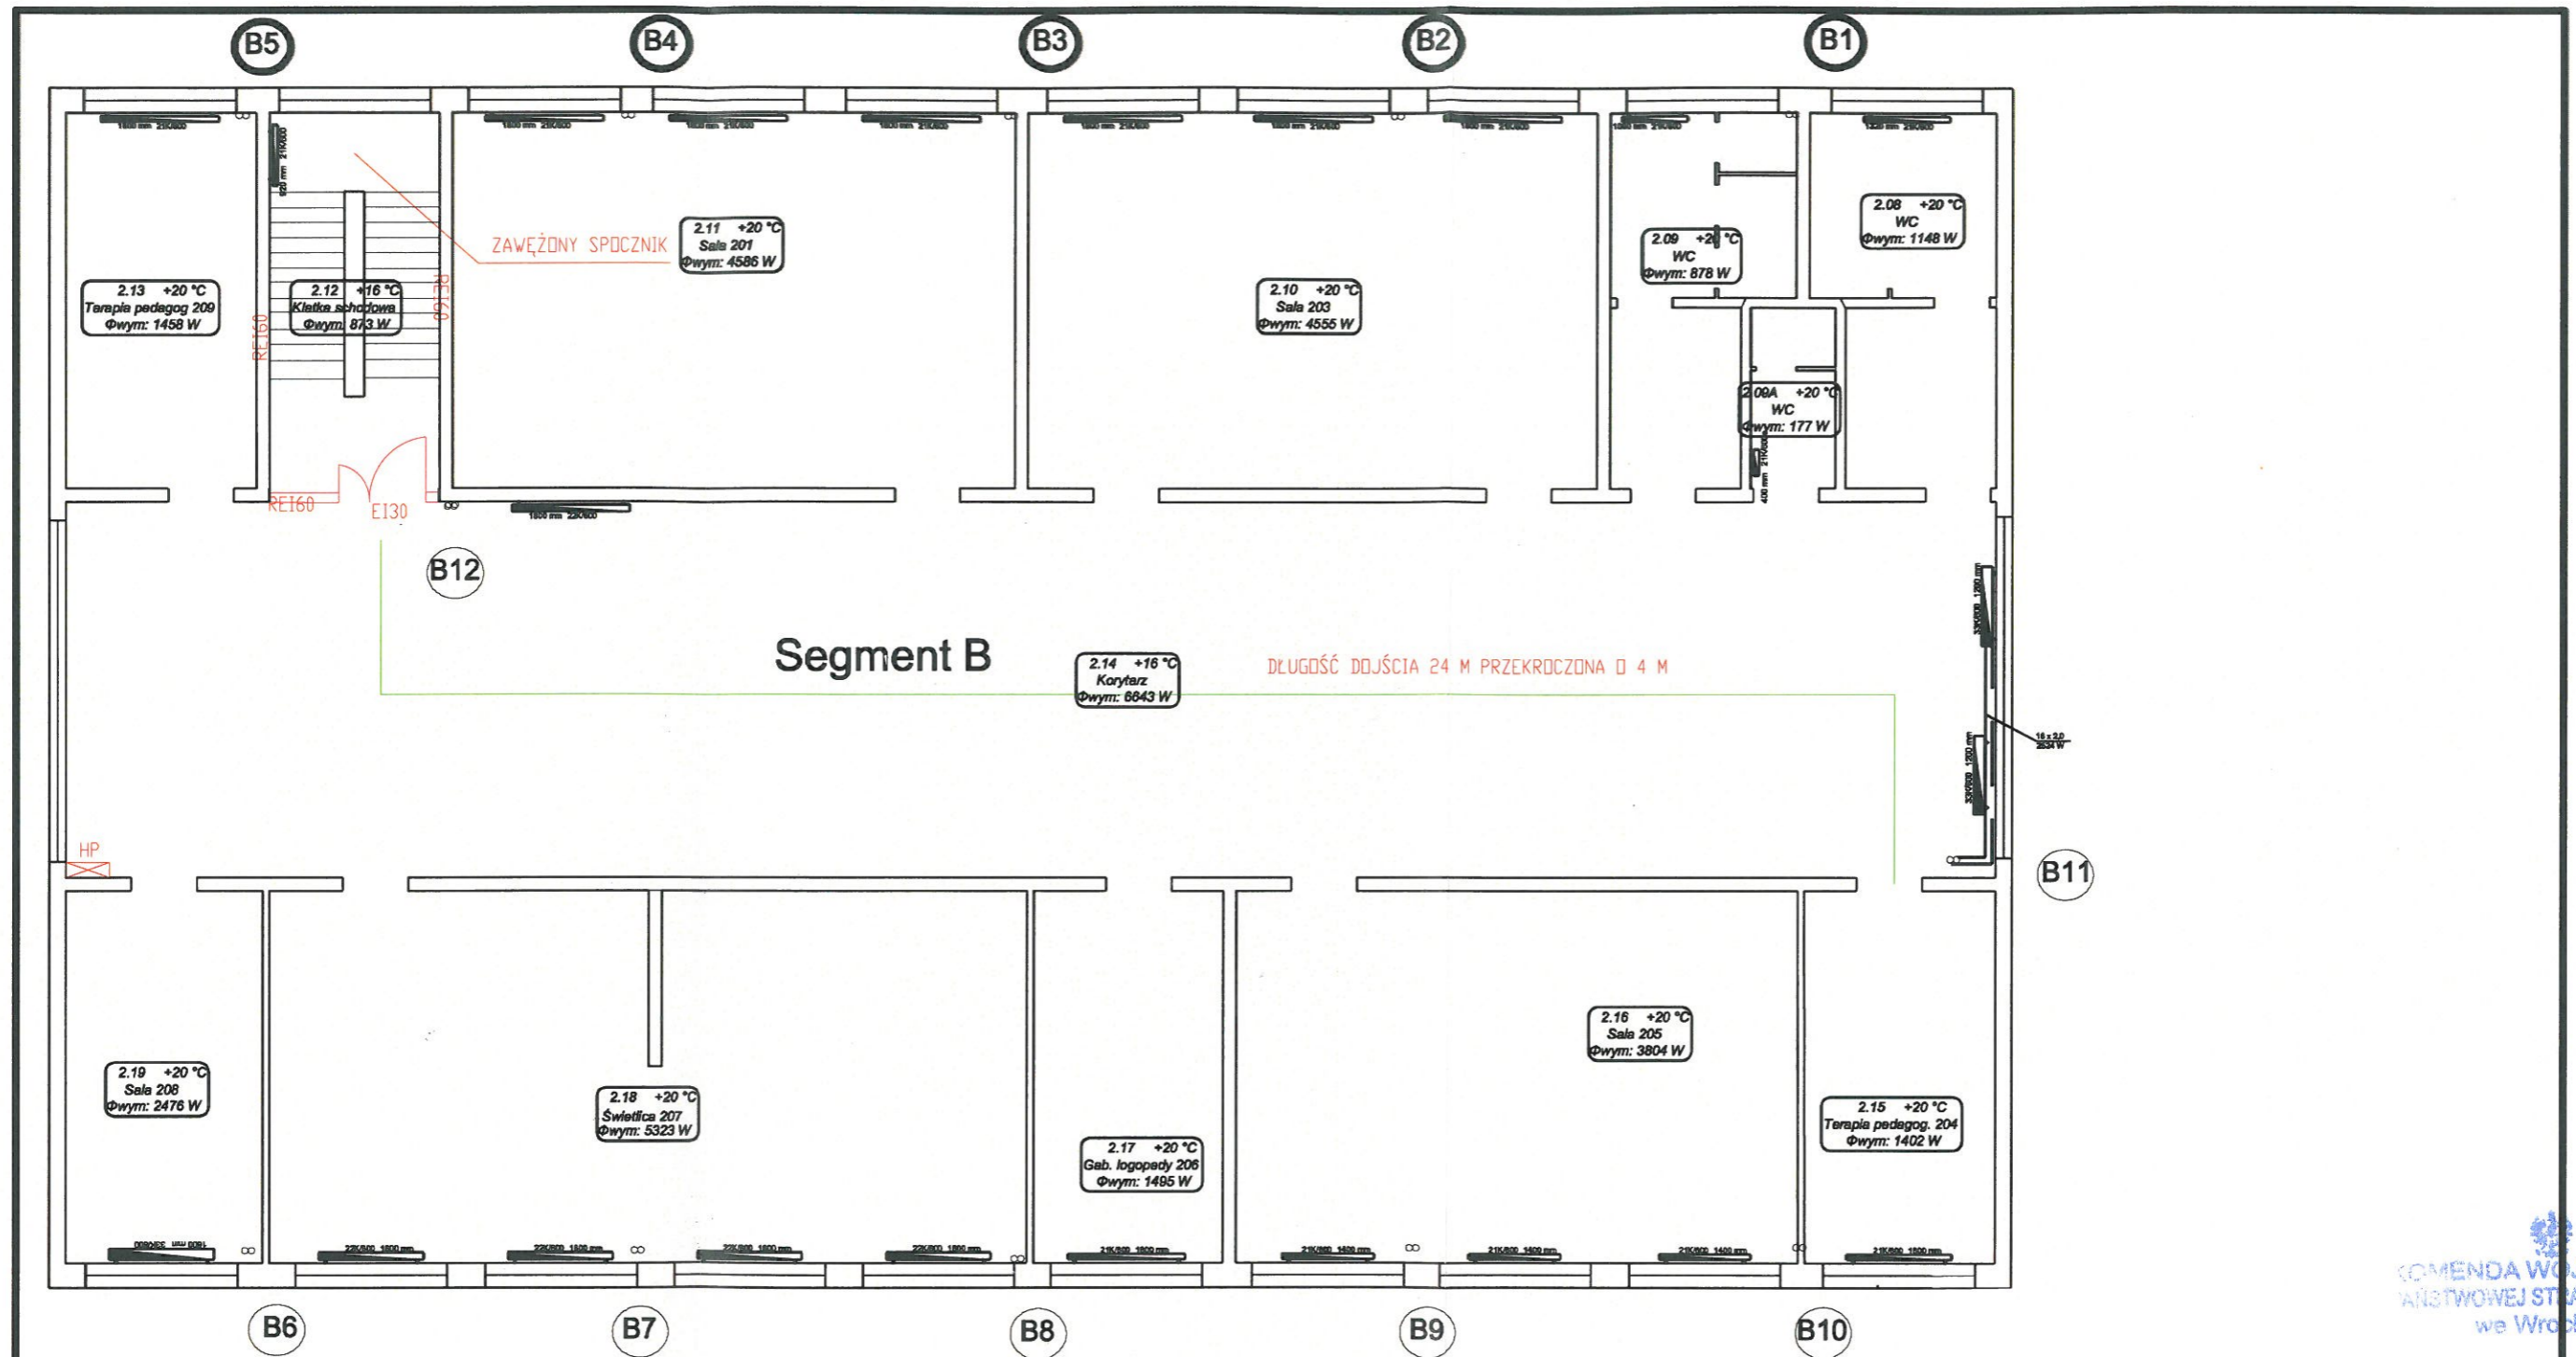

COMENDA WOJEWÓDZKA
WIŚTWOWEJ STRAŻY POŻARNEJ
we Wrocławiu

Ekspertyza techniczna zabezpieczenia
przeciwpożarowego

ADRES OBIEKTU BUDOWLANEGO: 56-400 Oleśnica, UL. Kleeberga 4			
INWESTOR: Szkoła Podstawowa Nr 6 w Oleśnicy ul. Kleeberga 4 56-400 Oleśnica			
Rzeczoznawca	BRANŻA:	UPRAWNIENIA:	PODPIS:
mgr inż. Leszek Chimowicz	ppoż.	KG PSP 620/2015	
inż. Józef Chamielec	budowlana	GUNB 405/98/R	
TYTUŁ RYSUNKU: Rzut I piętra segment B			luty 2017
SKALA: 1:100	NR RYS.: 7		

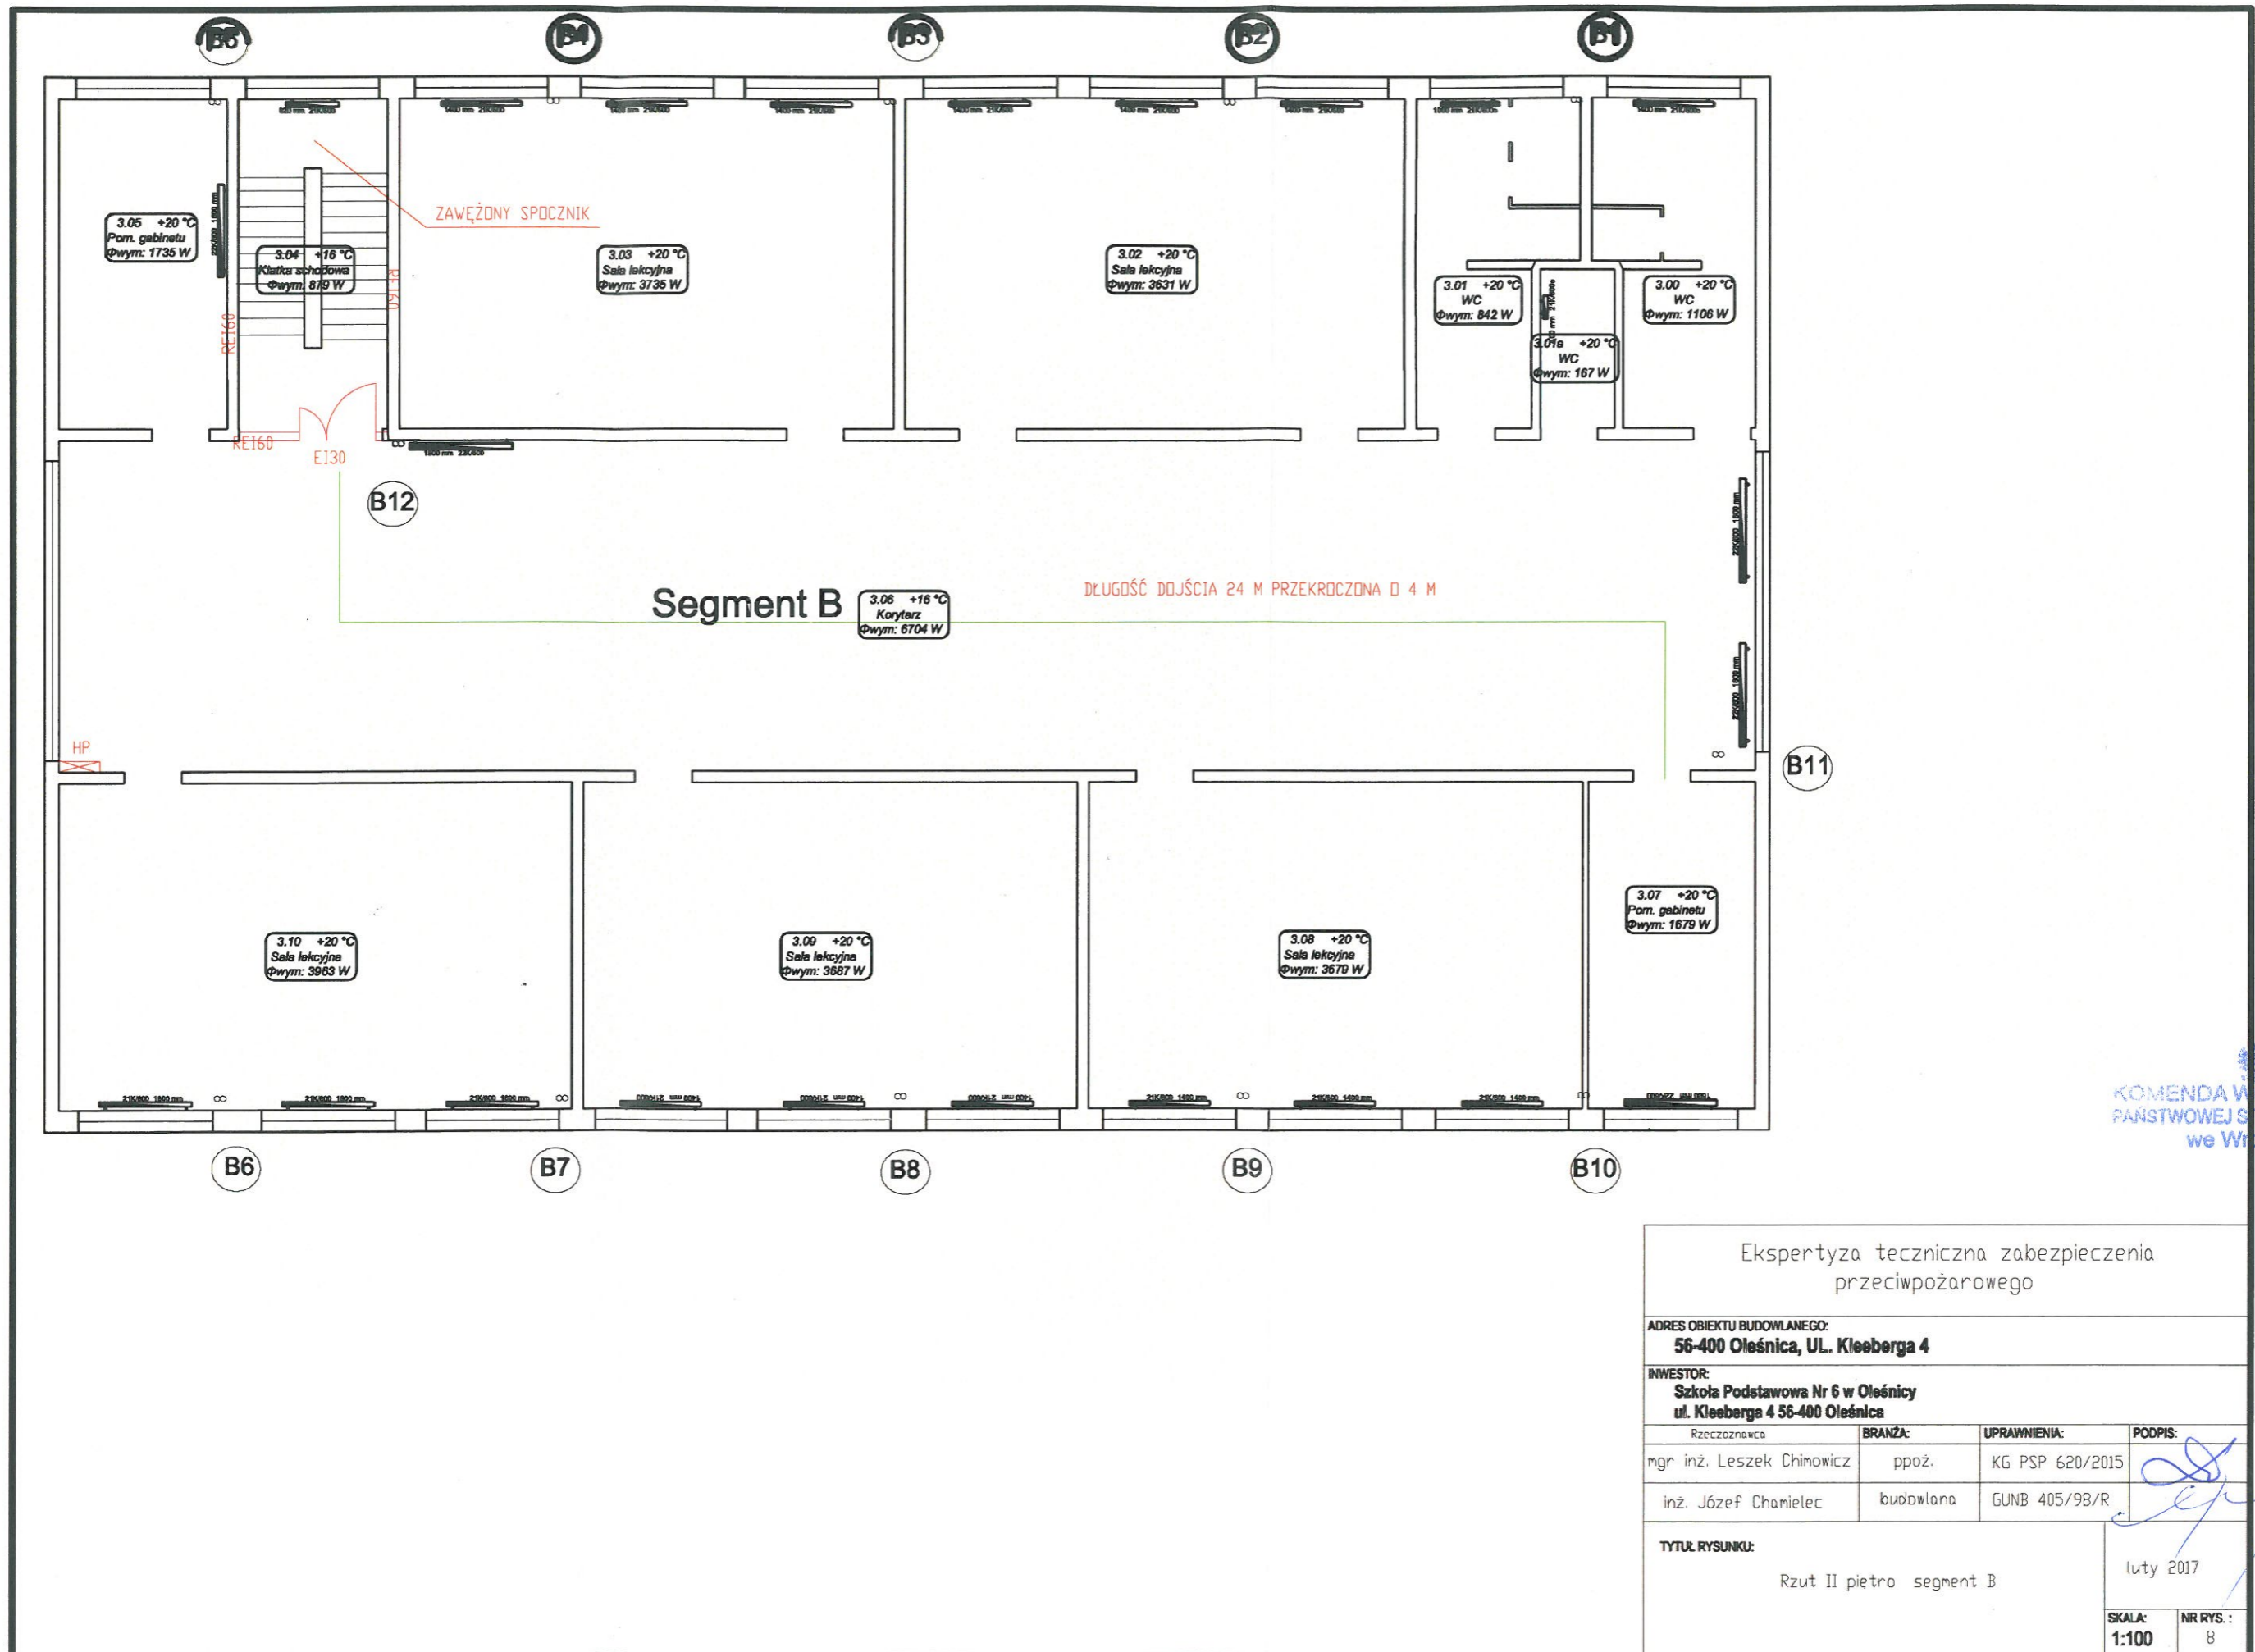

KOMENDA WOJEWÓDZKA
PAŃSTWOWEJ STRAŻY POŻARNEJ
we Wrocławiu

Ekspertyza techniczna zabezpieczenia
przeciwpożarowego

ADRES OBIEKTU BUDOWLANEGO:
56-400 Oleśnica, UL. Kleeberga 4

INWESTOR:
**Szkoła Podstawowa Nr 6 w Oleśnicy
ul. Kleeberga 4 56-400 Oleśnica**


Rzeczoznawca	BRANŻA:	UPRAWNIENIA:	PODPIS:
mgr inż. Leszek Chimowicz	ppoż.	KG PSP 620/2015	
inż. Józef Chamielec	budowlana	GUNB 405/98/R	

TYTUŁ RYSUNKU:
Rzut II piętro segment B

luty 2017

SKALA:
1:100

NR RYS.:
8

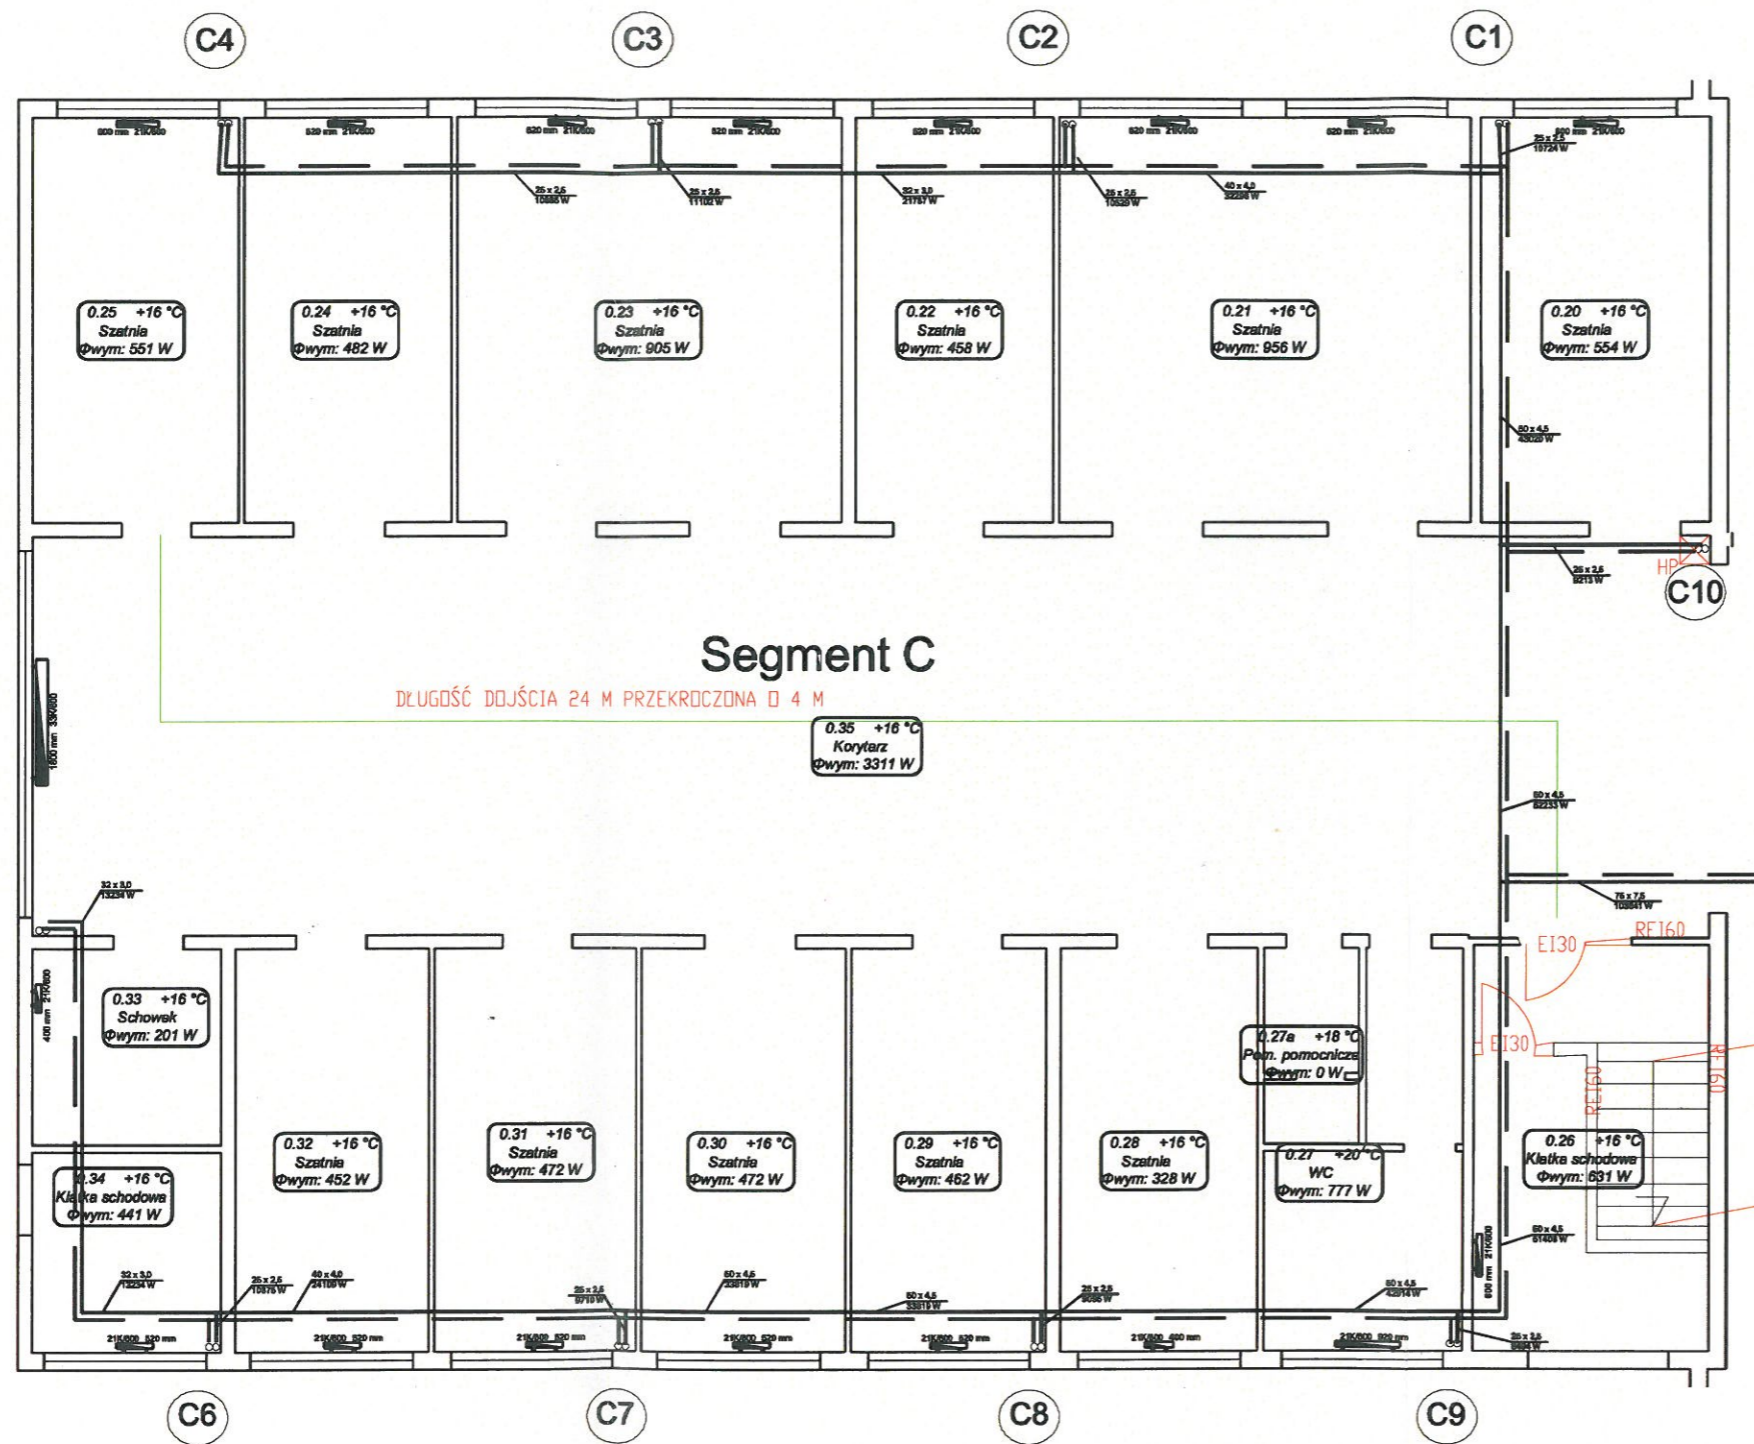


NIENORMATYWNA WYSOKOŚĆ STOPNI

ZAWĘŻONY BIEG SCHODÓW

KOMENDA WOJEWÓDZKA
 PAŃSTWOWEJ STRAŻY POŻARNEJ
 we Wrocławiu

Ekspertyza techniczna zabezpieczenia
 przeciwpożarowego

ADRES OBIEKTU BUDOWLANEGO: 56-400 Oleśnica, UL. Kleeberga 4			
INWESTOR: Szkoła Podstawowa Nr 6 w Oleśnicy ul. Kleeberga 4 56-400 Oleśnica			
Rzeczoznawca	BRANŻA:	UPRAWNIENIA:	PODPIS:
mgr inż. Leszek Chimowicz	ppoż.	KG PSP 620/2015	
inż. Józef Chamieliec	budowlana	GUNB 405/98/R	
TYTUŁ RYSUNKU: Rzut piwnicy segment C			luty 2017
SKALA: 1:100	NR RYS.: 9		

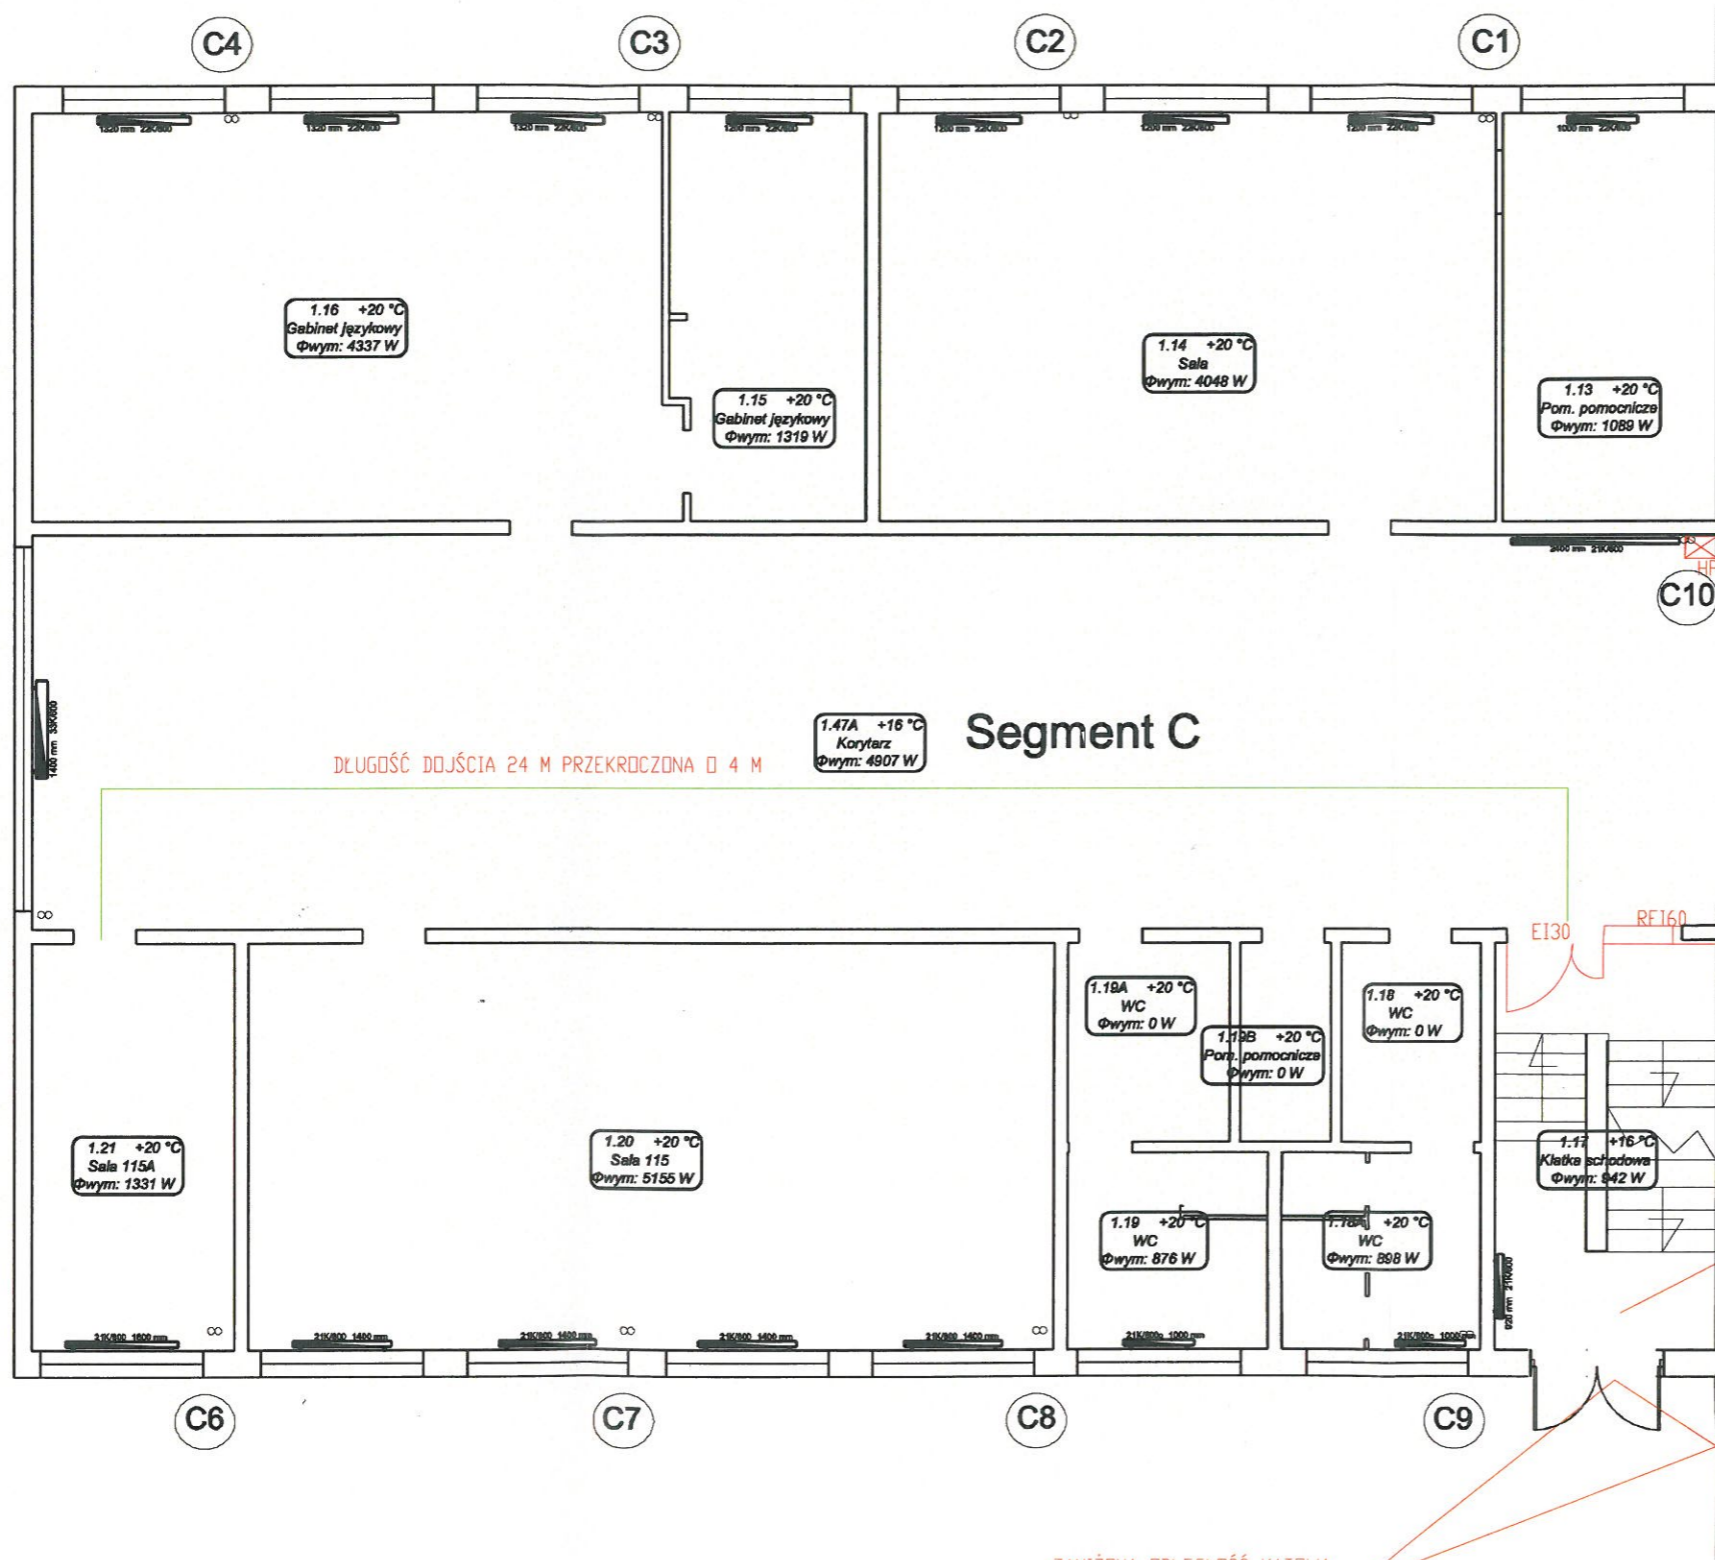

Segment F

KOMENDA WOJEWÓDZKA
PAŃSTWOWEJ STRAŻY POŻARNEJ
we Wrocławiu

Ekspertyza techniczna zabezpieczenia
przeciwpożarowego

ADRES OBIEKTU BUDOWLANEGO:
56-400 Oleśnica, UL. Kleeberga 4

INWESTOR:
**Szkoła Podstawowa Nr 6 w Oleśnicy
ul. Kleeberga 4 56-400 Oleśnica**


Rzeczoznawca	BRANŻA:	UPRAWNIENIA:	PODPIS:
mgr inż. Leszek Chimowicz	ppoż.	KG PSP 620/2015	
inż. Józef Chamelec	budowlana	GUNB 405/98/R	

TYTUŁ RYSUNKU:
Rzut parteru segment C

luty 2017

SKALA:
1:100


NR RYS.:
10

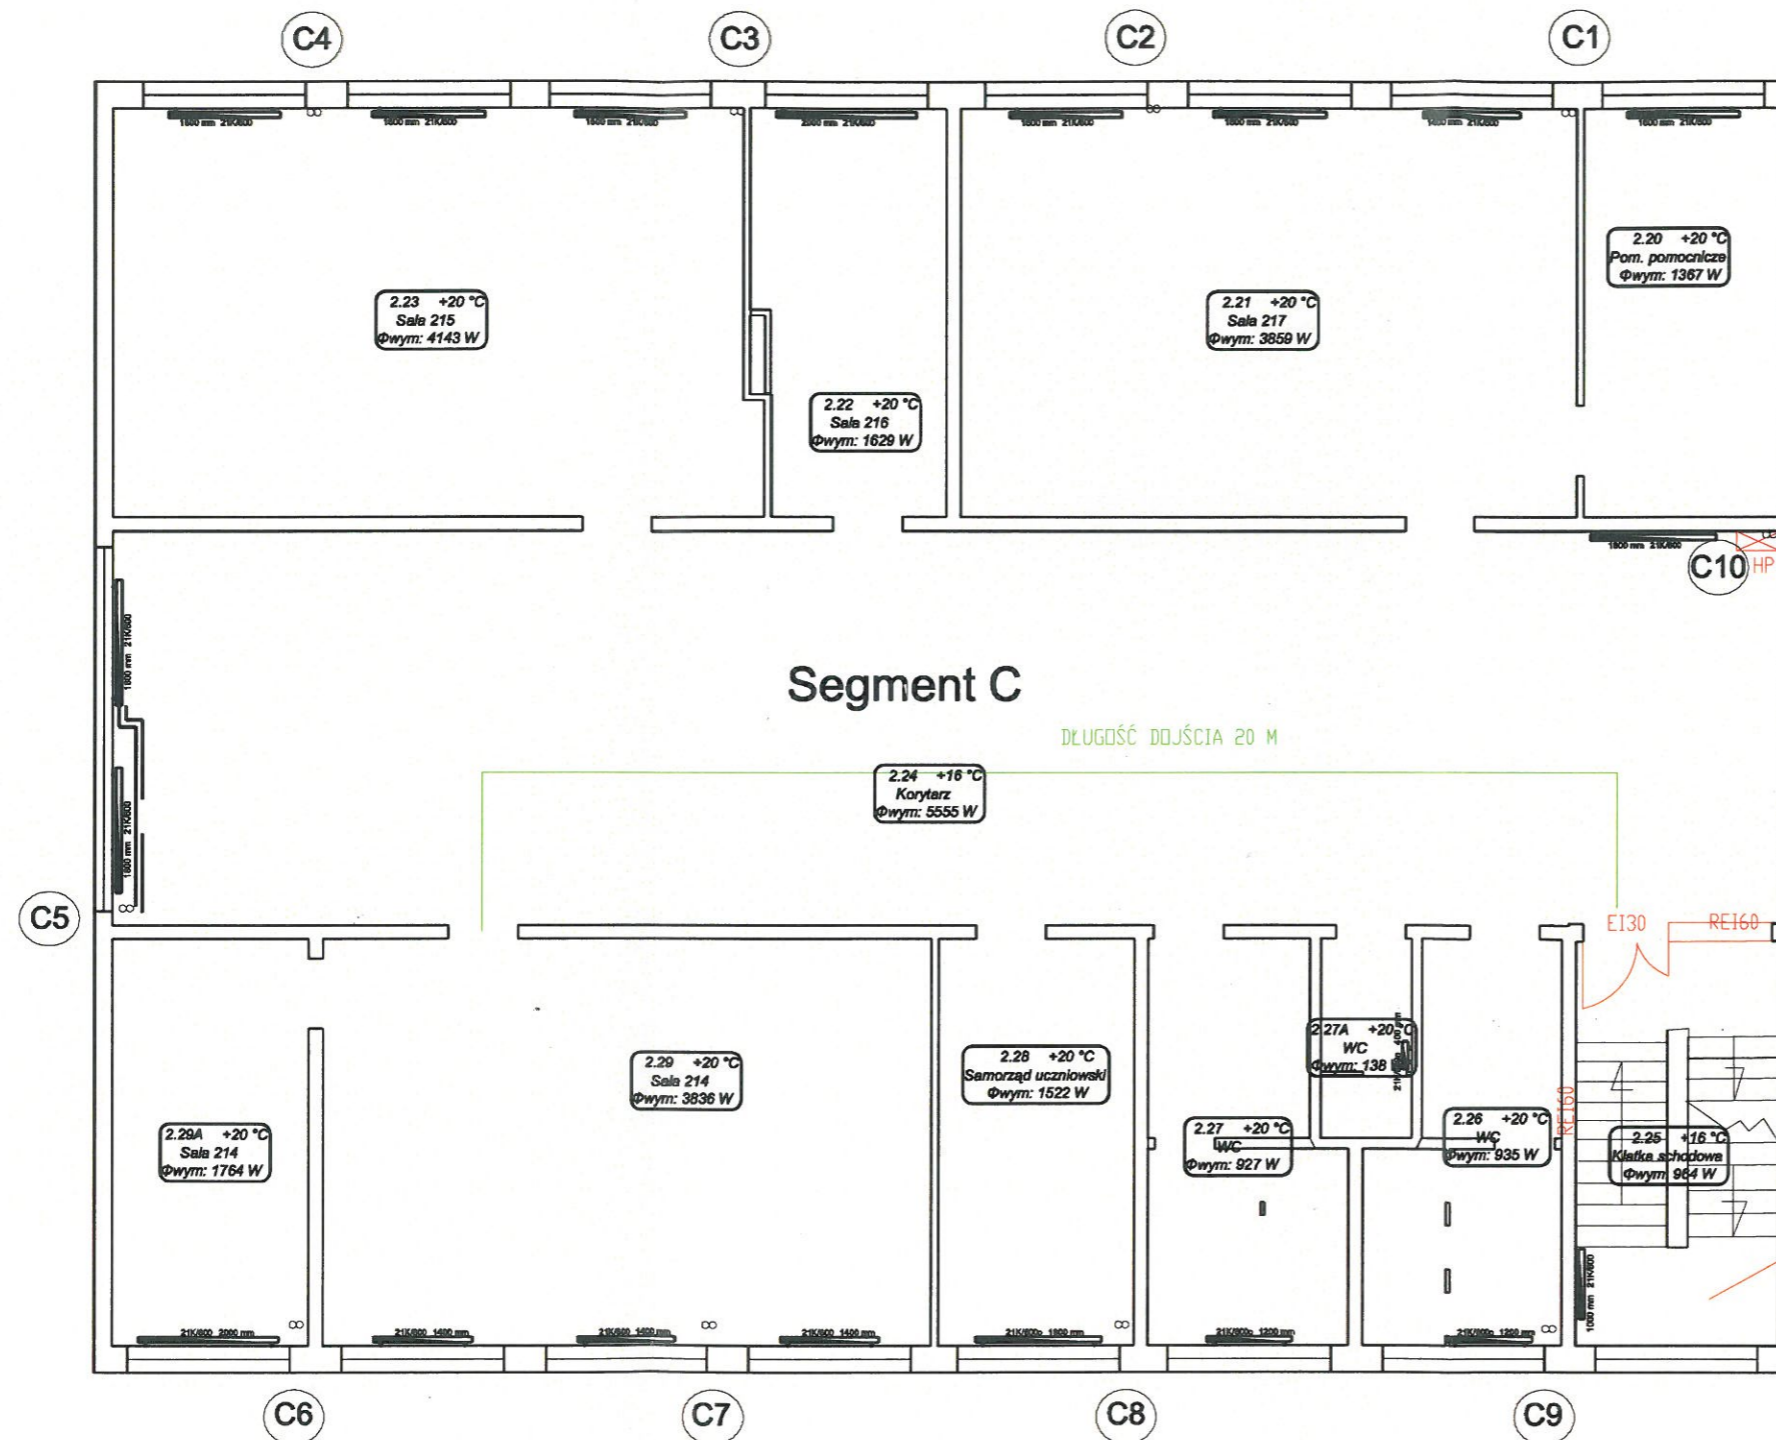

ZAWĘŻONY SPOCZNIK

KOMENDA WOJEWÓDZKA
PAŃSTWOWEJ STRAŻY POŻARNEJ
we Wrocławiu

Ekspertyza techniczna zabezpieczenia przeciwpożarowego			
ADRES OBIEKTU BUDOWLANEGO: 56-400 Oleśnica, UL. Kleeberga 4			
INWESTOR: Szkoła Podstawowa Nr 6 w Oleśnicy ul. Kleeberga 4 56-400 Oleśnica			
Rzeczoznawca	BRANŻA:	UPRAWNIENIA:	PODPIS:
mgr inż. Leszek Chimowicz	ppoż.	KG PSP 620/2015	
inż. Józef Chamielec	budowlana	GUNB 405/98/R	
TYTUŁ RYSUNKU: Rzut I pietra segment C			luty 2017
SKALA: 1:100	NR RYS.: 11		

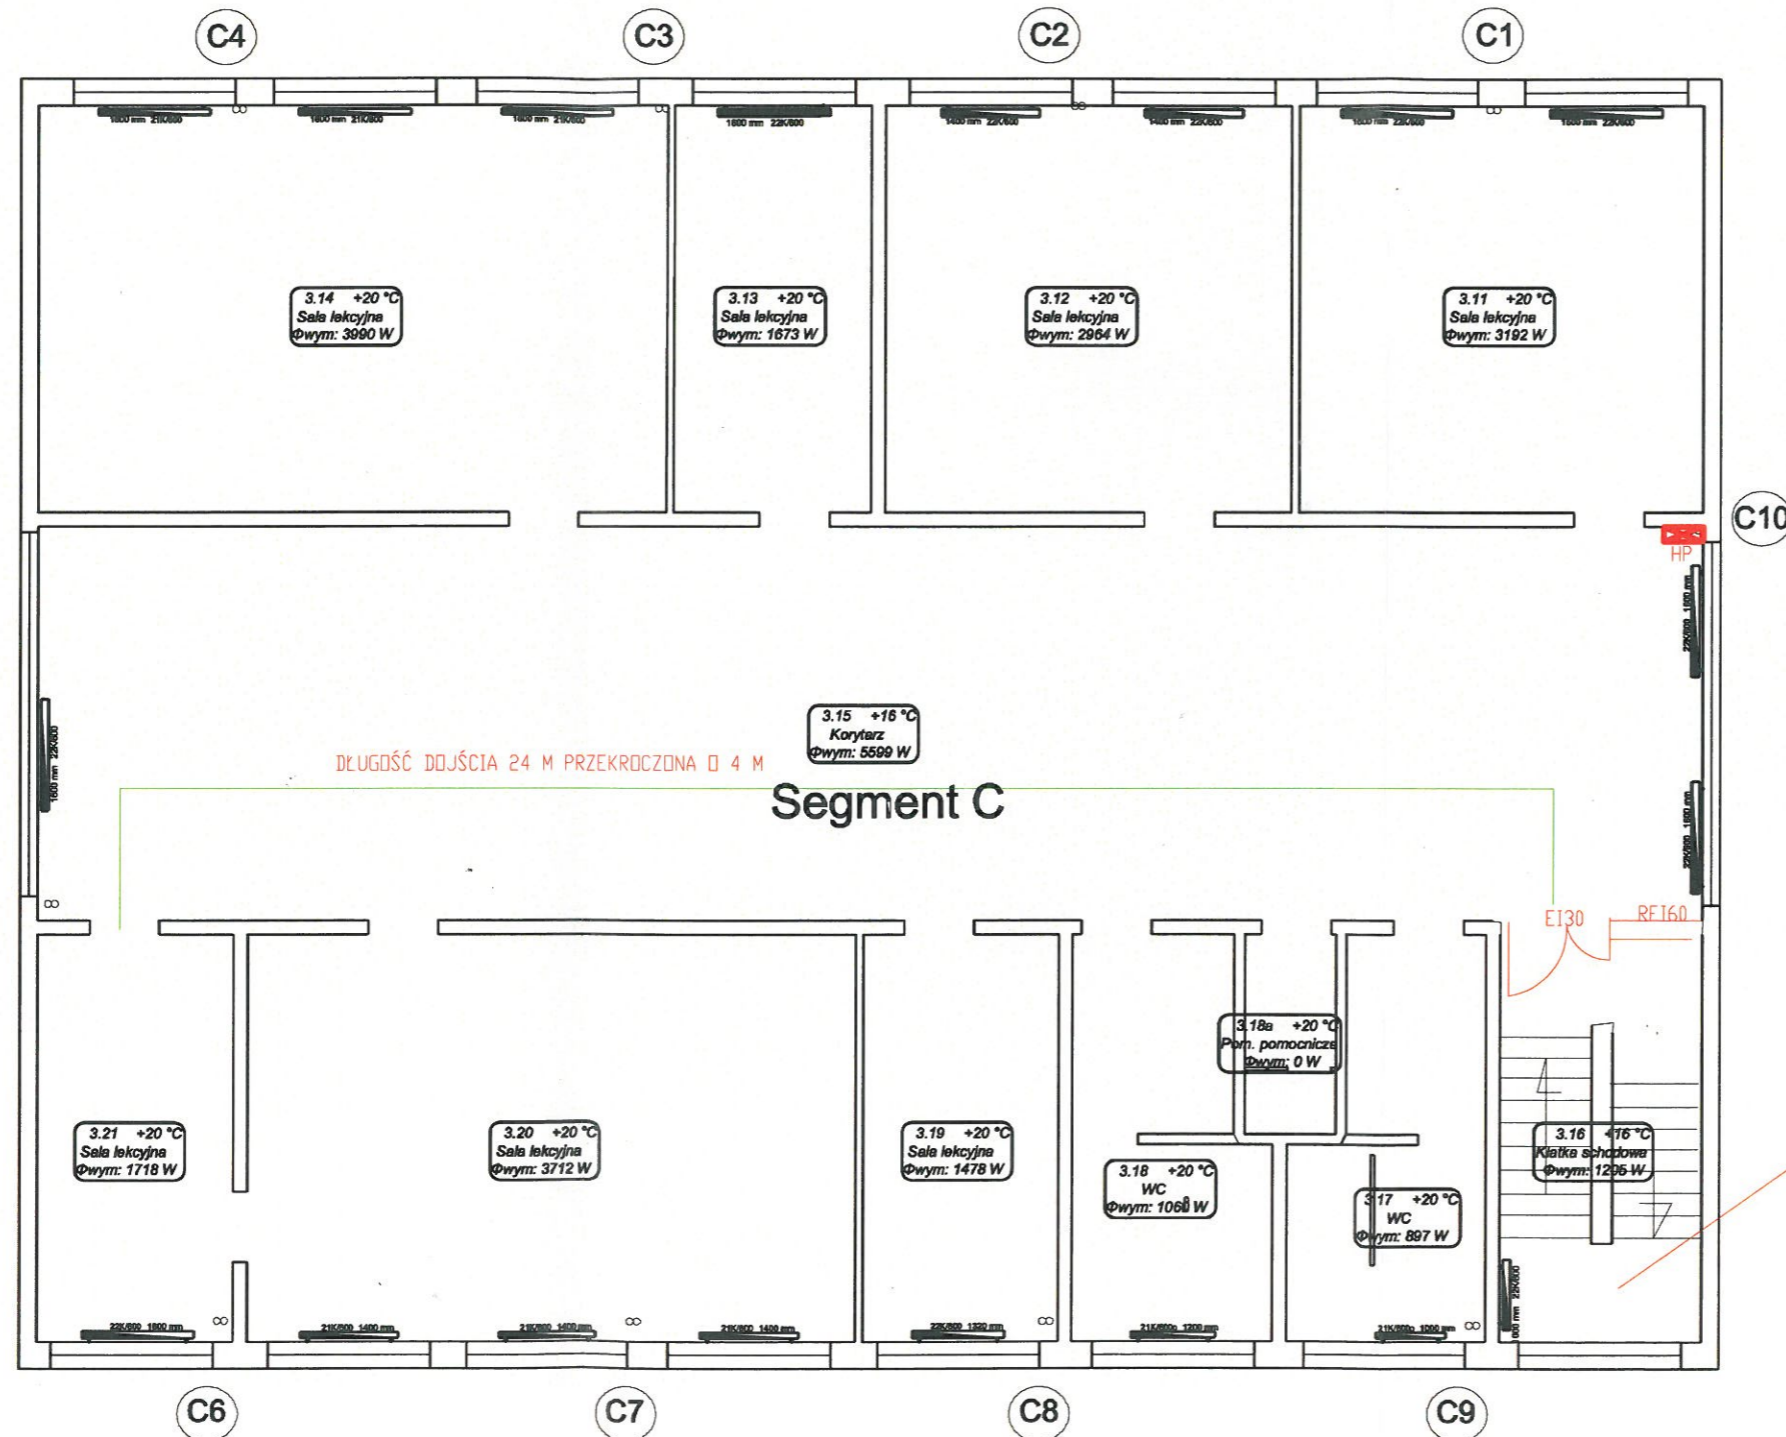

KOMENDA WOJEWÓDZKA
PAŃSTWOWEJ STRAŻY POŻARNEJ
we Wrocławiu

Ekspertyza techniczna zabezpieczenia
przeciwpożarowego

ADRES OBIEKTU BUDOWLANEGO:
56-400 Oleśnica, UL. Kleeberga 4


INWESTOR:
**Szkoła Podstawowa Nr 6 w Oleśnicy
ul. Kleeberga 4 56-400 Oleśnica**

Rzeczoznawca	BRANŻA:	UPRAWNIENIA:	PODPIS:
mgr inż. Leszek Chimowicz	ppoż.	KG PSP 620/2015	
inż. Józef Chamielec	budowlana	GUNB 405/98/R	

TYTUŁ RYSUNKU:
Rzut II pietra segment C

luty 2017

SKALA: 1:100
NR RYS.: 12

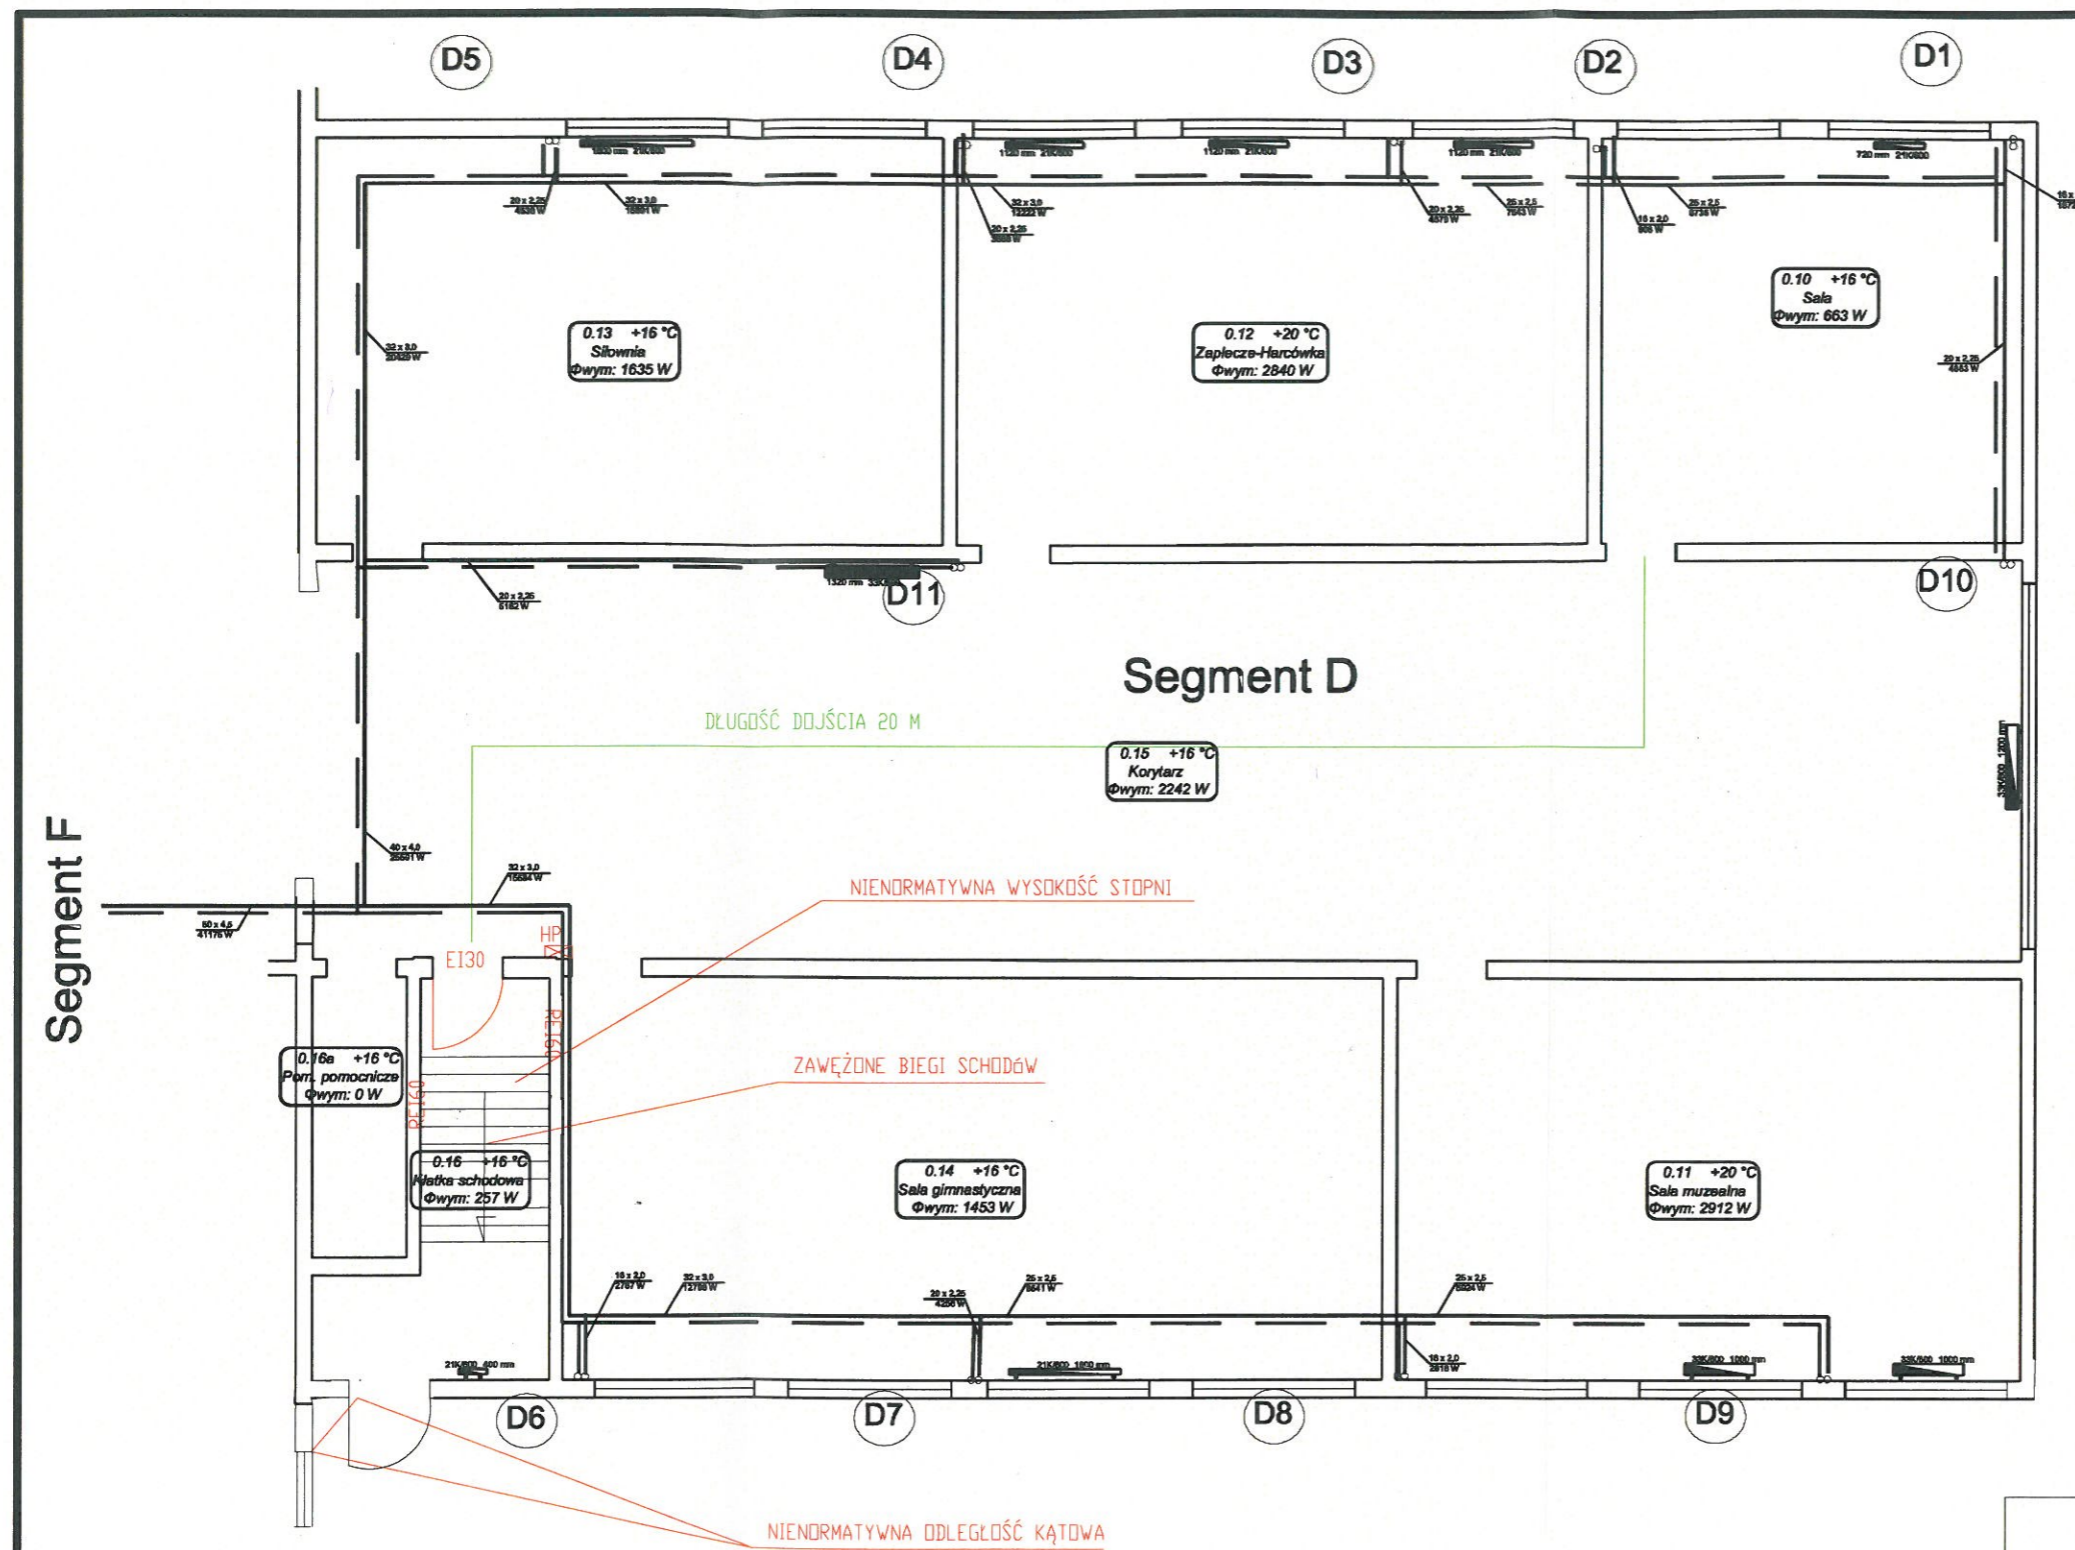

KOMENDA WOJEWÓDZKA
PAŃSTWOWEJ STRAŻY POŻARNEJ
we Wrocławiu

Ekspertyza techniczna zabezpieczenia
przeciwpożarowego

ADRES OBIEKTU BUDOWLANEGO:
56-400 Oleśnica, UL. Kleeberga 4

INWESTOR:
**Szkoła Podstawowa Nr 6 w Oleśnicy
ul. Kleeberga 4 56-400 Oleśnica**


Rzeczoznawca	BRANŻA:	UPRAWNIENIA:	PODPIS:
mgr inż. Leszek Chimowicz	ppoż.	KG PSP 620/2015	
inż. Józef Chamielec	budowlana	GUNB 405/98/R	

TYTUŁ RYSUNKU:
Rzut piwnicy segment D

luty 2017

SKALA: 1:100
NR RYS.: 13

Segment F

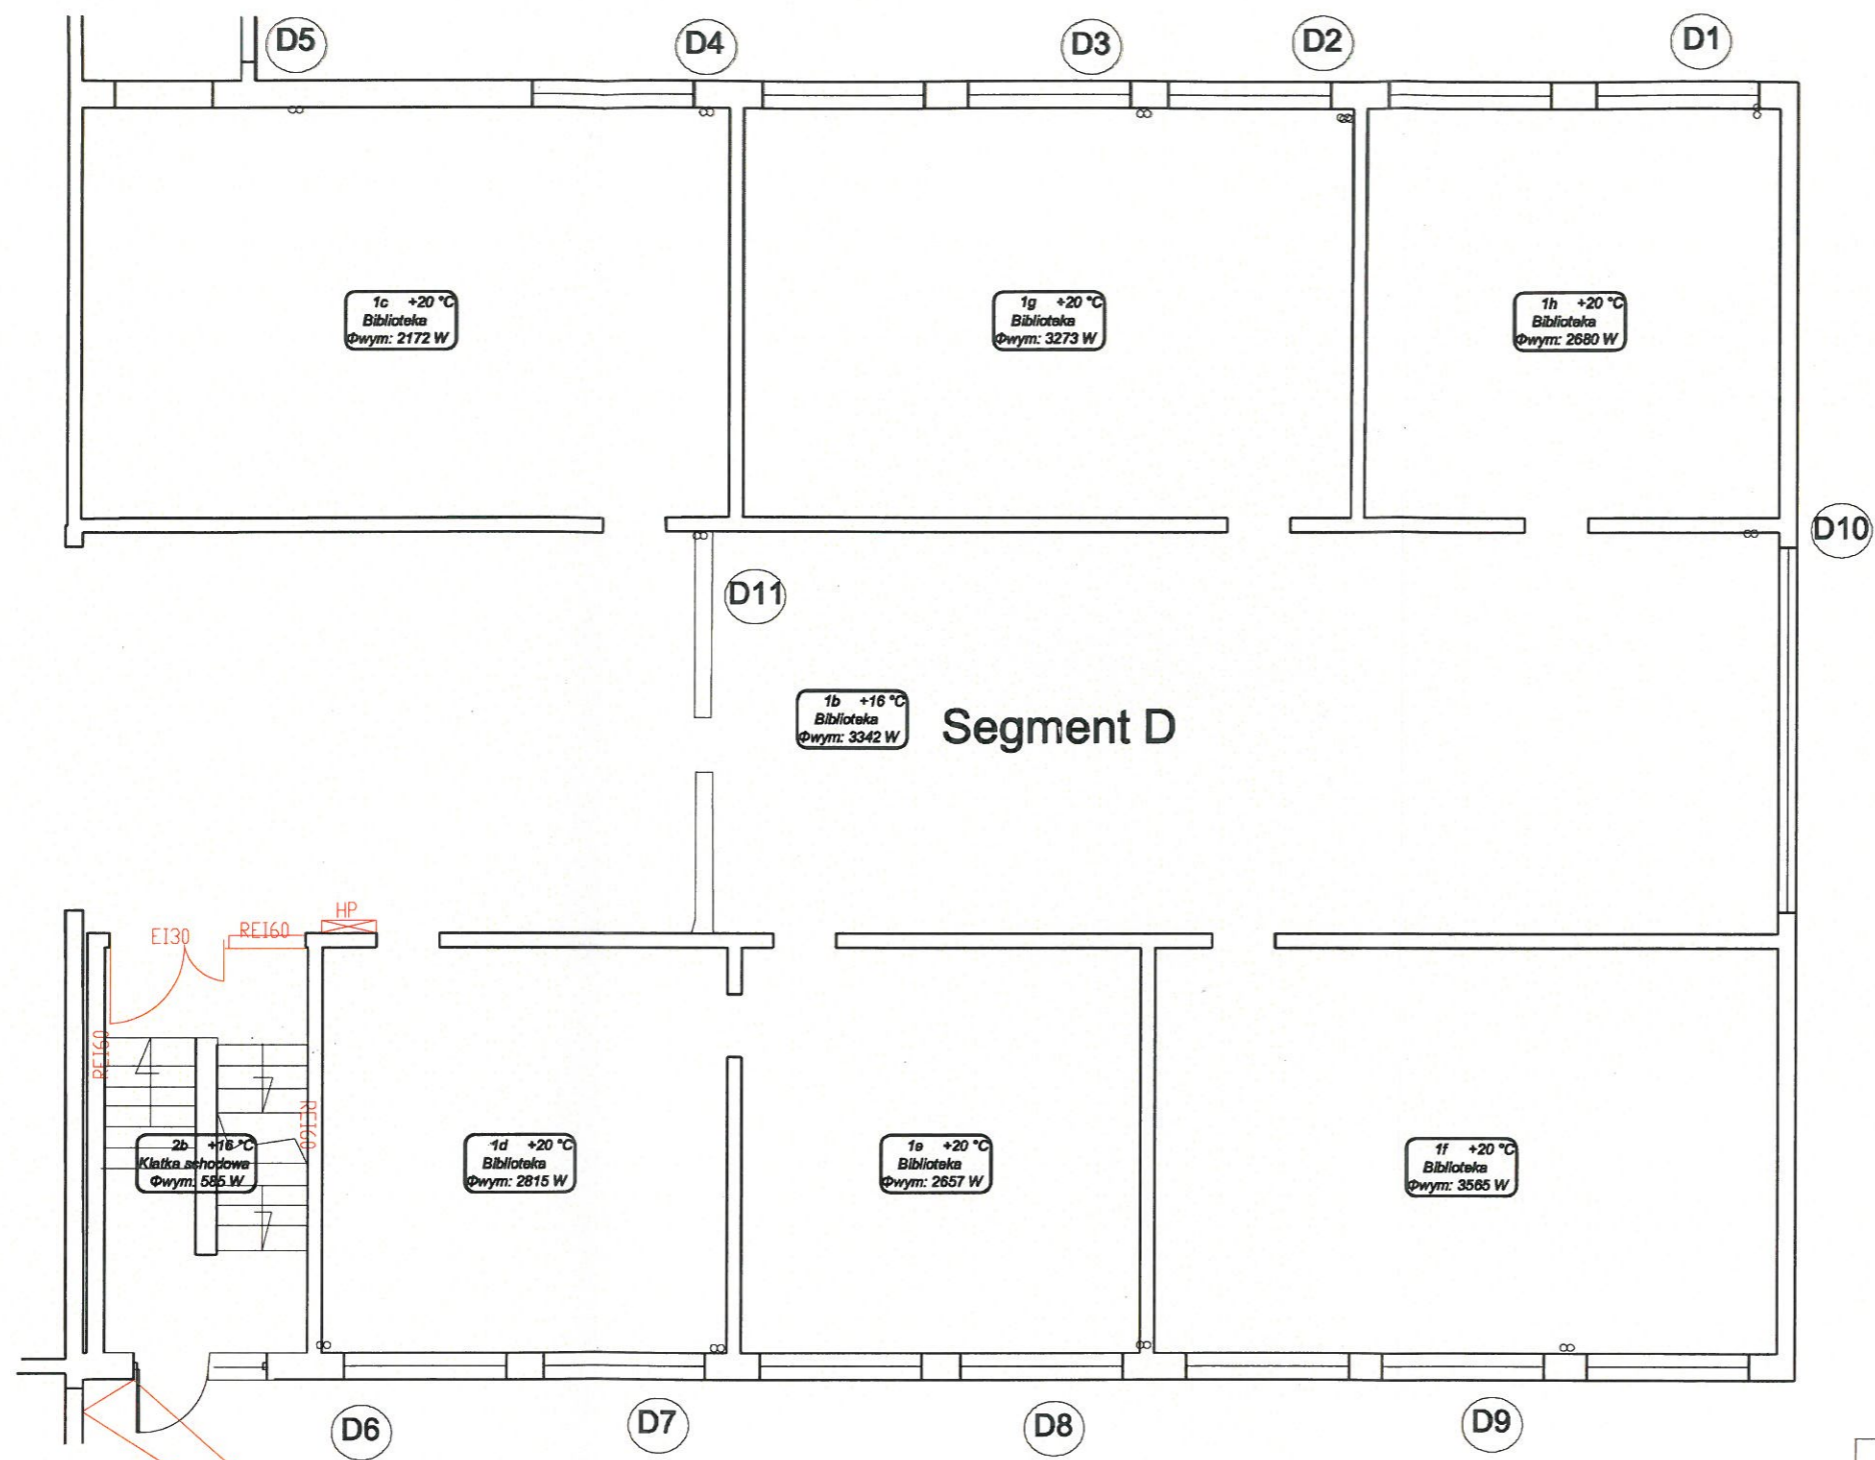

NIENORMATYWNA ODLEGŁOŚĆ KĄTOWA

KOMENDA WOJEWÓDZKA
PAŃSTWOWEJ STRAŻY POŻARNEJ
we Wrocławiu

Ekspertyza techniczna zabezpieczenia
przeciwpożarowego

ADRES OBIEKTU BUDOWLANEGO:
56-400 Oleśnica, UL. Kleeberga 4

INWESTOR:
Szkoła Podstawowa Nr 6 w Oleśnicy
ul. Kleeberga 4 56-400 Oleśnica


Rzeczoznawca	BRANŻA:	UPRAWNIENIA:	PODPIS:
mgr inż. Leszek Chimowicz	ppoż.	KG PSP 620/2015	
inż. Józef Chamielec	budowlana	GUNB 405/98/R	

TYTUŁ RYSUNKU:
Rzut parteru segment D

luty 2017

SKALA:
1:100

NR RYS.:
14

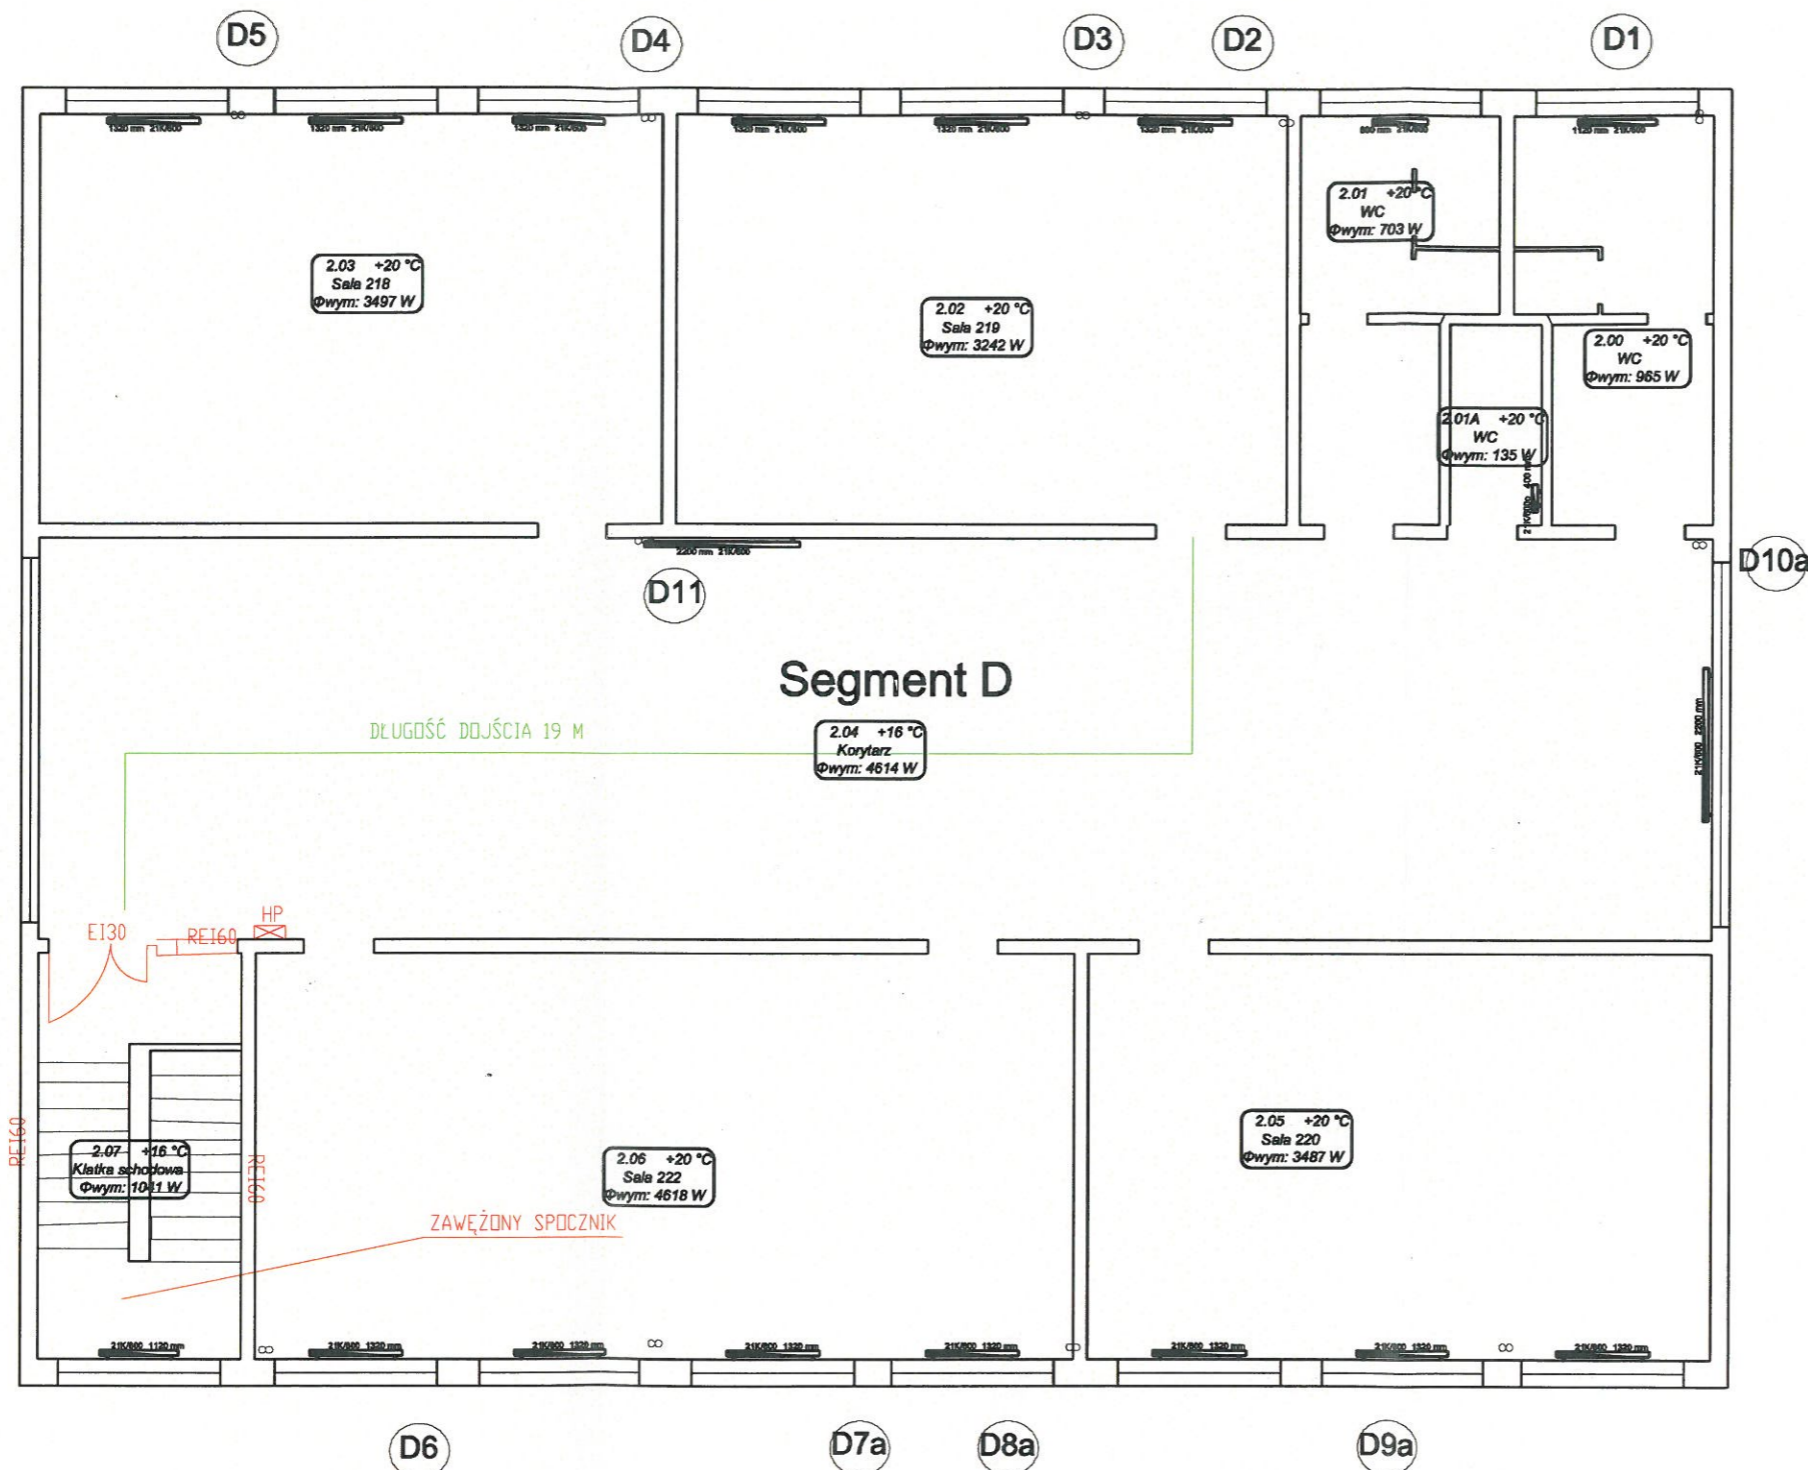

KOMENDA WOJEWÓDZKA
PAŃSTWOWEJ STRAŻY POŻARNEJ
we Wrocławiu

Ekspertyza techniczna zabezpieczenia
przeciwpożarowego

ADRES OBIEKTU BUDOWLANEGO:
56-400 Oleśnica, UL. Kleeberga 4

INWESTOR:
**Szkoła Podstawowa Nr 6 w Oleśnicy
ul. Kleeberga 4 56-400 Oleśnica**


Rzeczoznawca	BRANŻA:	UPRAWNIENIA:	PODPIS:
mgr inż. Leszek Chinowicz	ppoż.	KG PSP 620/2015	
inż. Józef Chamielec	budowlana	GUNB 405/98/R	

TYTUŁ RYSUNKU:
Rzut I piętra segment D

luty 2017


SKALA:
1:100

NR RYS.:
15

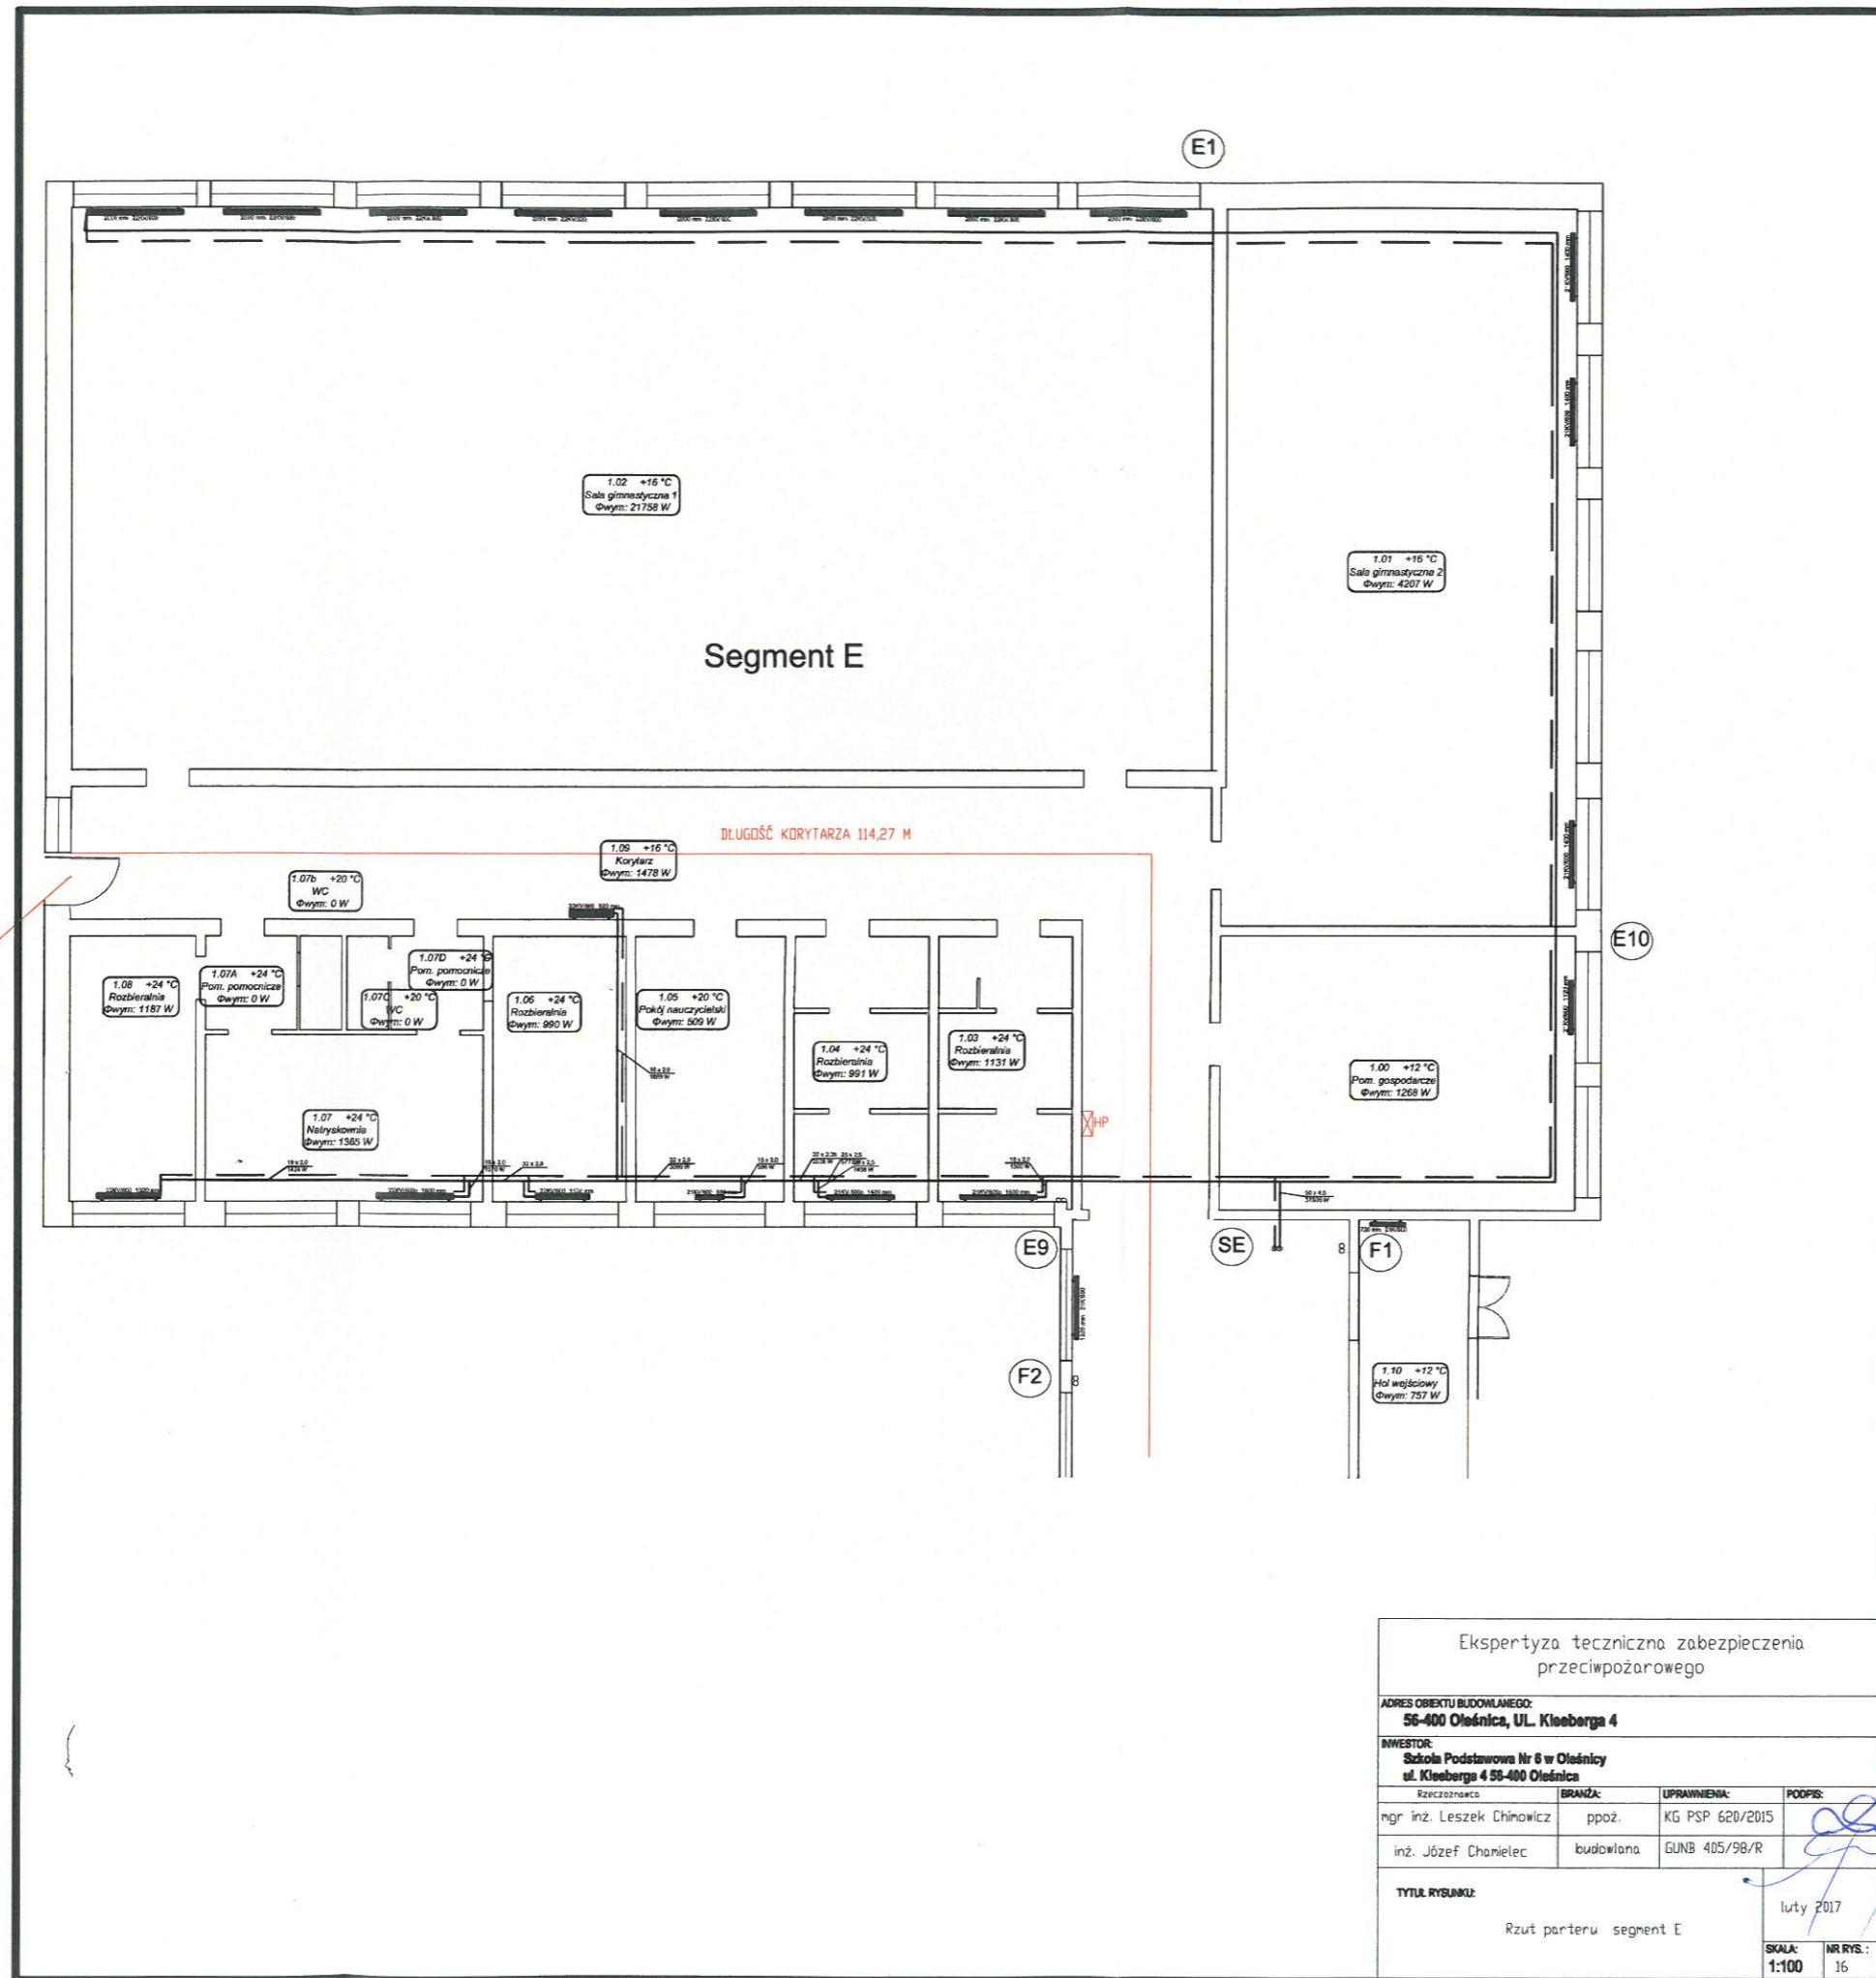

Ekspertyza techniczna zabezpieczenia przeciwpożarowego			
ADRES OBIEKTU BUDOWLANEGO: 56-400 Oleśnica, UL. Kleberga 4			
INWESTOR: Szkoła Podstawowa Nr 6 w Oleśnicy ul. Kleberga 4 56-400 Oleśnica			
Rzeczoznawca	BRANŻA:	UPRAWNIENIA:	PODPIS:
mgr inż. Leszek Chmowicz	ppoz.	KG PSP 620/2015	
inż. Józef Chmielec	budowlana	GUNB 405/98/R	
TYTUŁ RYSUNKU: Rzut parteru segment E			luty 2017
SKALA: 1:100	NR RYS.: 16		

**KOMENDA WOJEWÓDZKA
PAŃSTWOWEJ STRAŻY POŻARNEJ
we Wrocławiu**

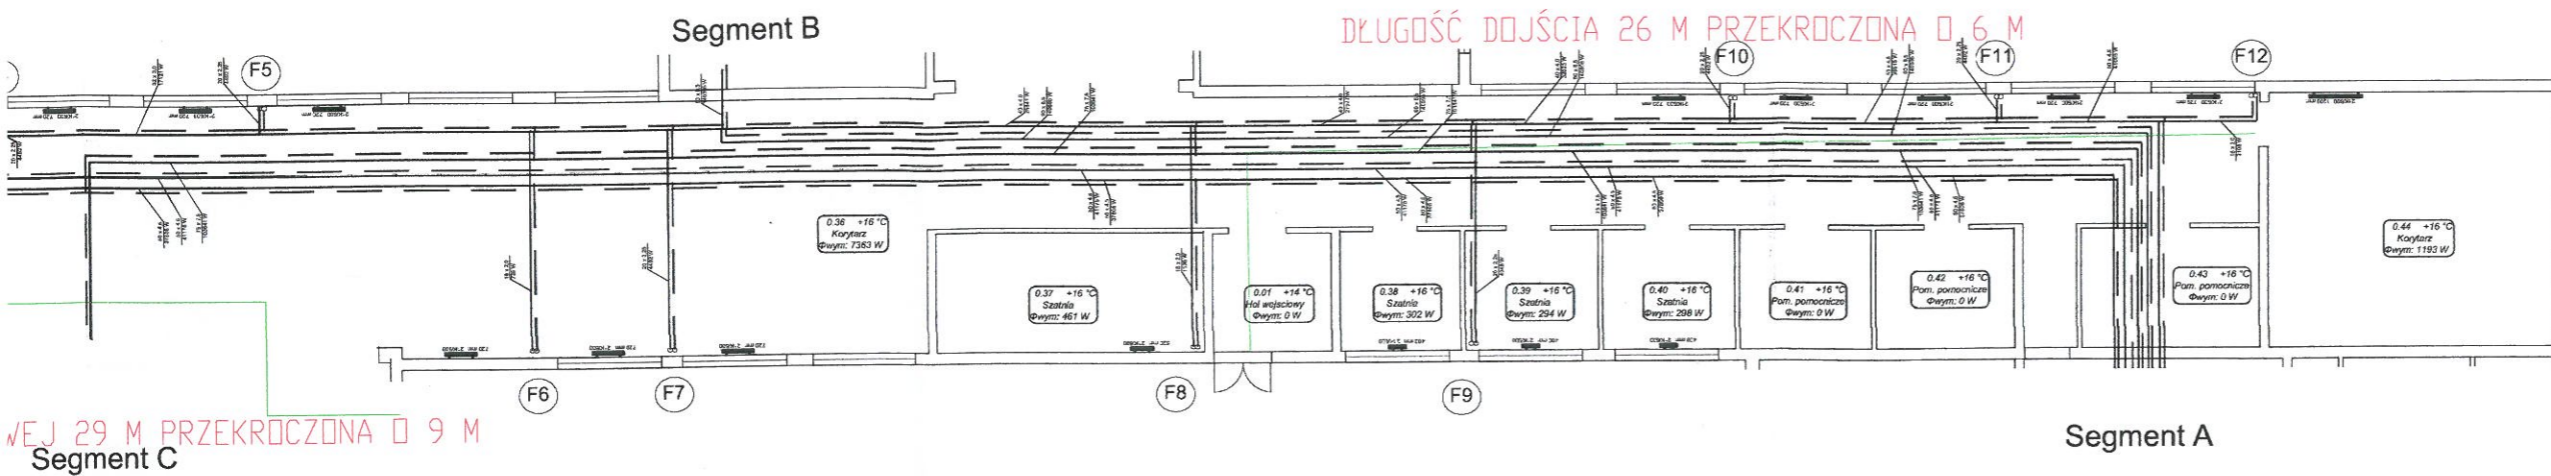

Ekspertyza techniczna zabezpieczenia przeciwpożarowego

ADRES OBIEKTU BUDOWLANEGO:

56-400 Oleśnica, UL. Kleeberga 4

INWESTOR:

**Szkoła Podstawowa Nr 6 w Oleśnicy
ul. Kleeberga 4 56-400 Oleśnica**

Rzeczoznawca	BRANŻA:	UPRAWNIENIA:	PODPIS:
mgr inż. Leszek Chimowicz	ppoż.	KG PSP 620/2015	
inż. Józef Chamielec	budowlana	GUNB 405/98/R	


TYTUŁ RYSUNKU:


Rzut piwnicy segment F

lutym 2017

SKALA:
1:100

NR RYS.:
17

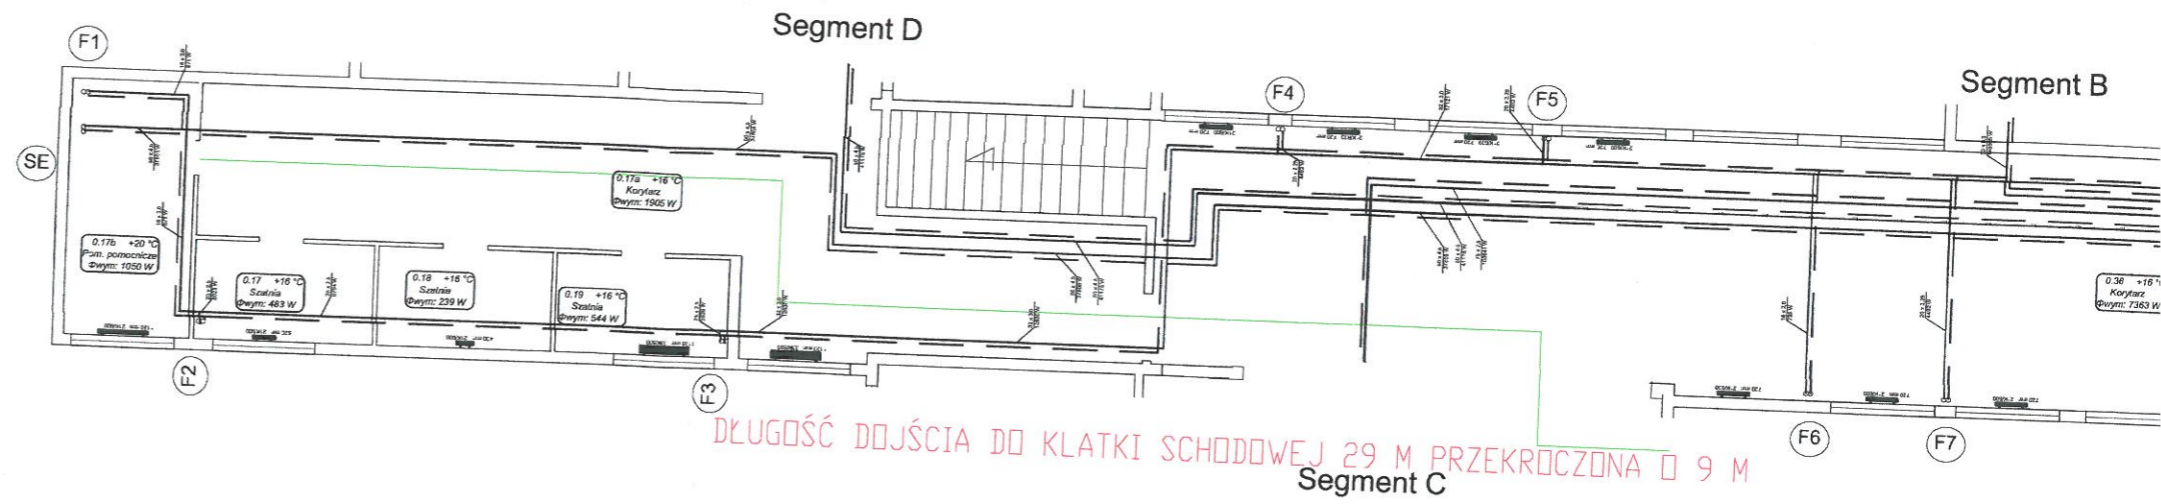


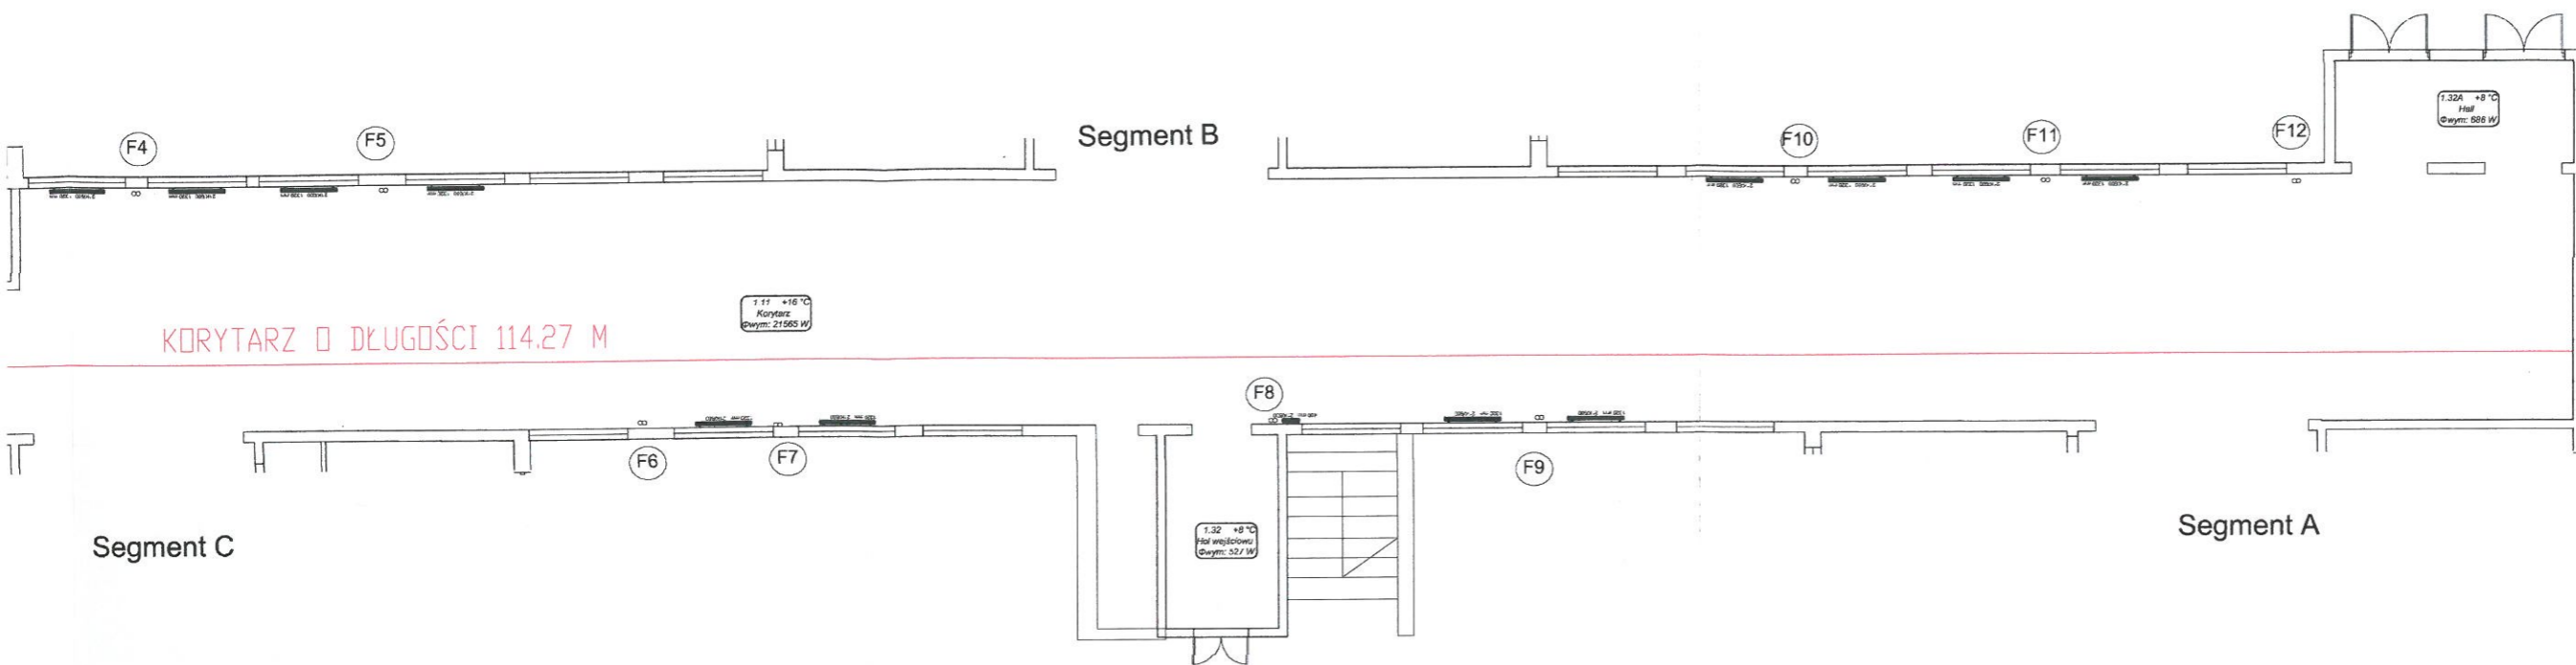


Ekspertyza techniczna zabezpieczenia przeciwpożarowego

ADRES OBIEKTU BUDOWLANEGO: 56-400 Oleśnica, UL. Kleeberga 4			
INWESTOR: Szkoła Podstawowa Nr 6 w Oleśnicy ul. Kleeberga 4 56-400 Oleśnica			
Rzeczoznawca	BRANŻA:	UPRAWNIENIA:	PODPIS:
mgr inż. Leszek Chimowicz	ppož.	KG PSP 620/2015	
inż. Józef Chamielec	budowlana	GUNB 405/98/R	
TYTUŁ RYSUNKU: Rzut parteru segment F			luty 2017
SKALA: 1:100		NR RYS.: 18	

Segment E

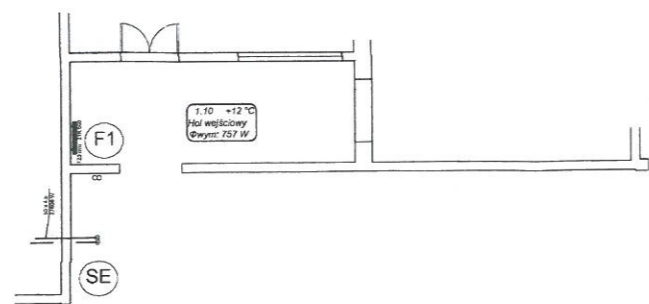

Segment D

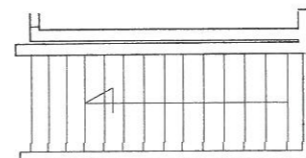


F4

F5

Segment B

KORYTARZ O DŁUGOŚCI 114.27 M

1.11 +16 °C
Korytarz
Q_{max}: 21565 W

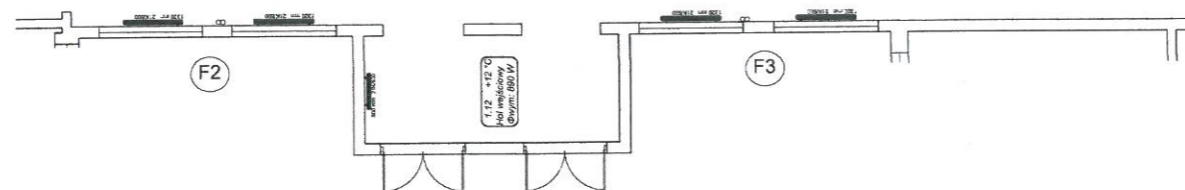

F2

F3

Segment C

F6

F7

1.13
Hot
Water