


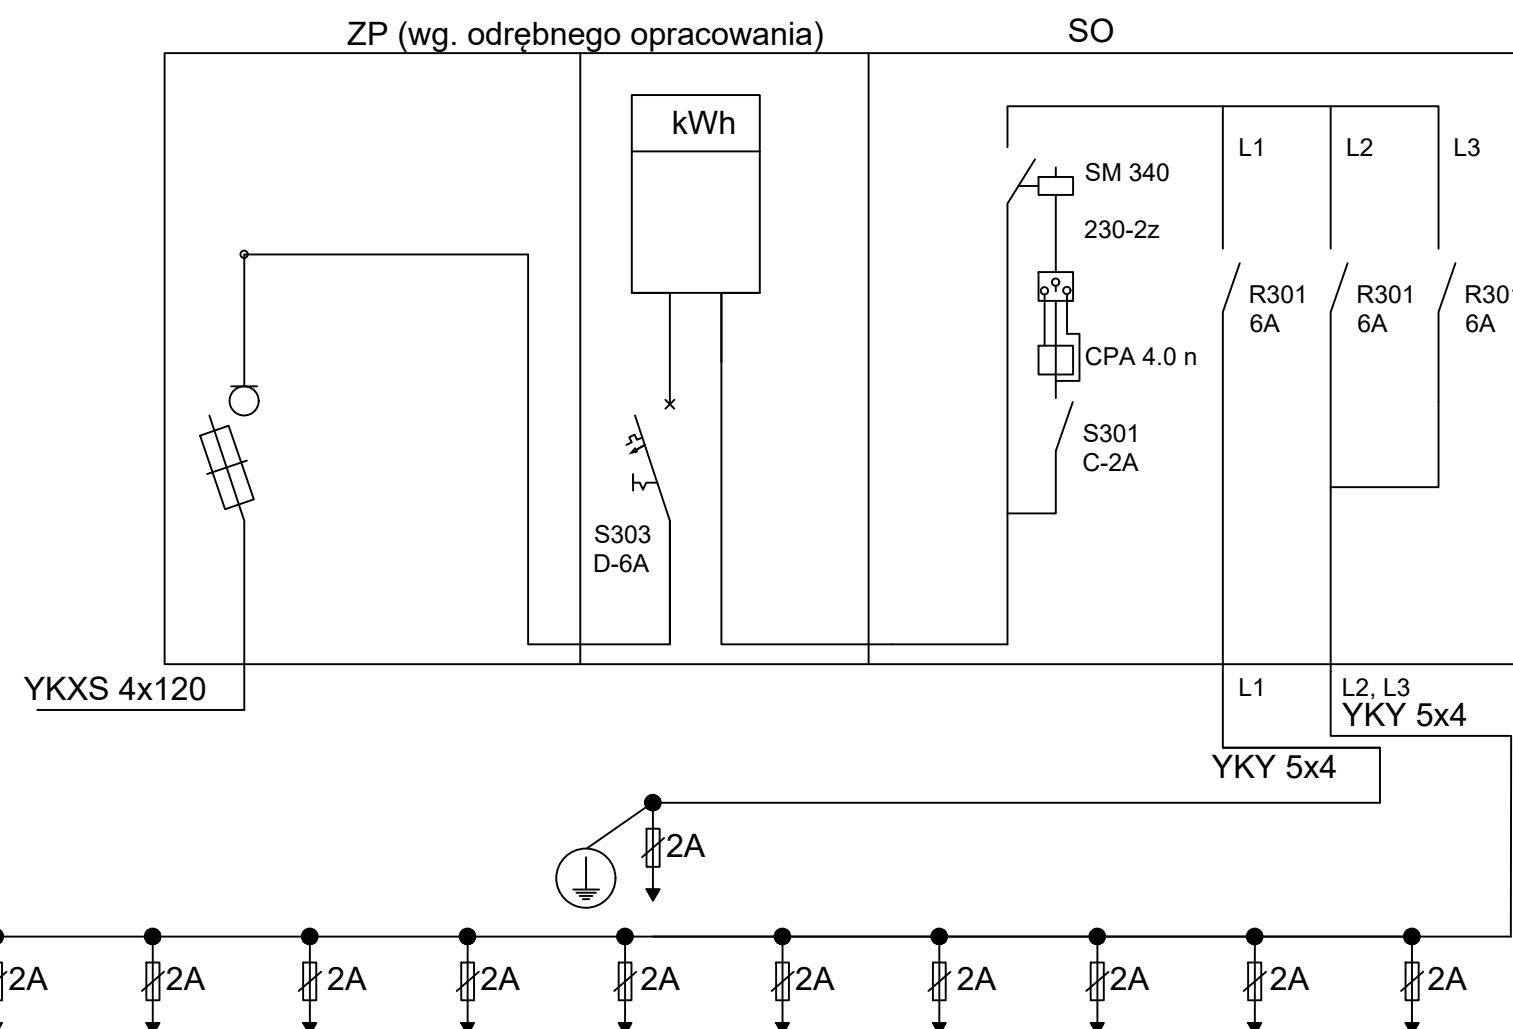

UWAGA:

Lampy L1 zasilane z fazy L1

Lampy L2, L4, L6, L8, L10 zasilane z fazy L2

Lampy L3, L5, L7, L9, L11 zasilane z fazy L3

Uziemienie - $R_u < 10 \Omega$ – wykonać pomiary powykonawcze



INSTALACJE ELEKTRYCZNE

SCHEMAT JEDNOKRESKOWY

Projekt:	"Iluminacja świetlna budynku Szkoły Muzycznej im. F. Chopina w Oleśnicy"	
Inwestor:	Miasto Oleśnica - Zakład Budynków Komunalnych w Oleśnicy ul. Wojska Polskiego 13, 56-400 Oleśnica	
Adres inwestycji:	miasto Oleśnica, arkusz mapy nr 51, działka nr ew. 35	
Zespół projektowy:	inż. Henryk Domagała 466/89/UW	
	mgr inż. Marcin Domagała	
Skala: 1:100	Data opracowania: marzec 2020 r.	Nr rys. IE-1
Projekt chroniony ustawą o prawach autorskich. Wszelkie prawa zastrzeżone.		Wersja: -