


MAPA DO CELÓW PROJEKTOWYCH

SKALA 1:500

Układ odniesienia: PL-ETRF89, układ wsp. płaskich: PL-2000 strefa 6 (18°), układ wys.: PL-KRON86-NH  
Sekoje mapy: 6.151.15.23.4.2; 6.151.15.24.3.1

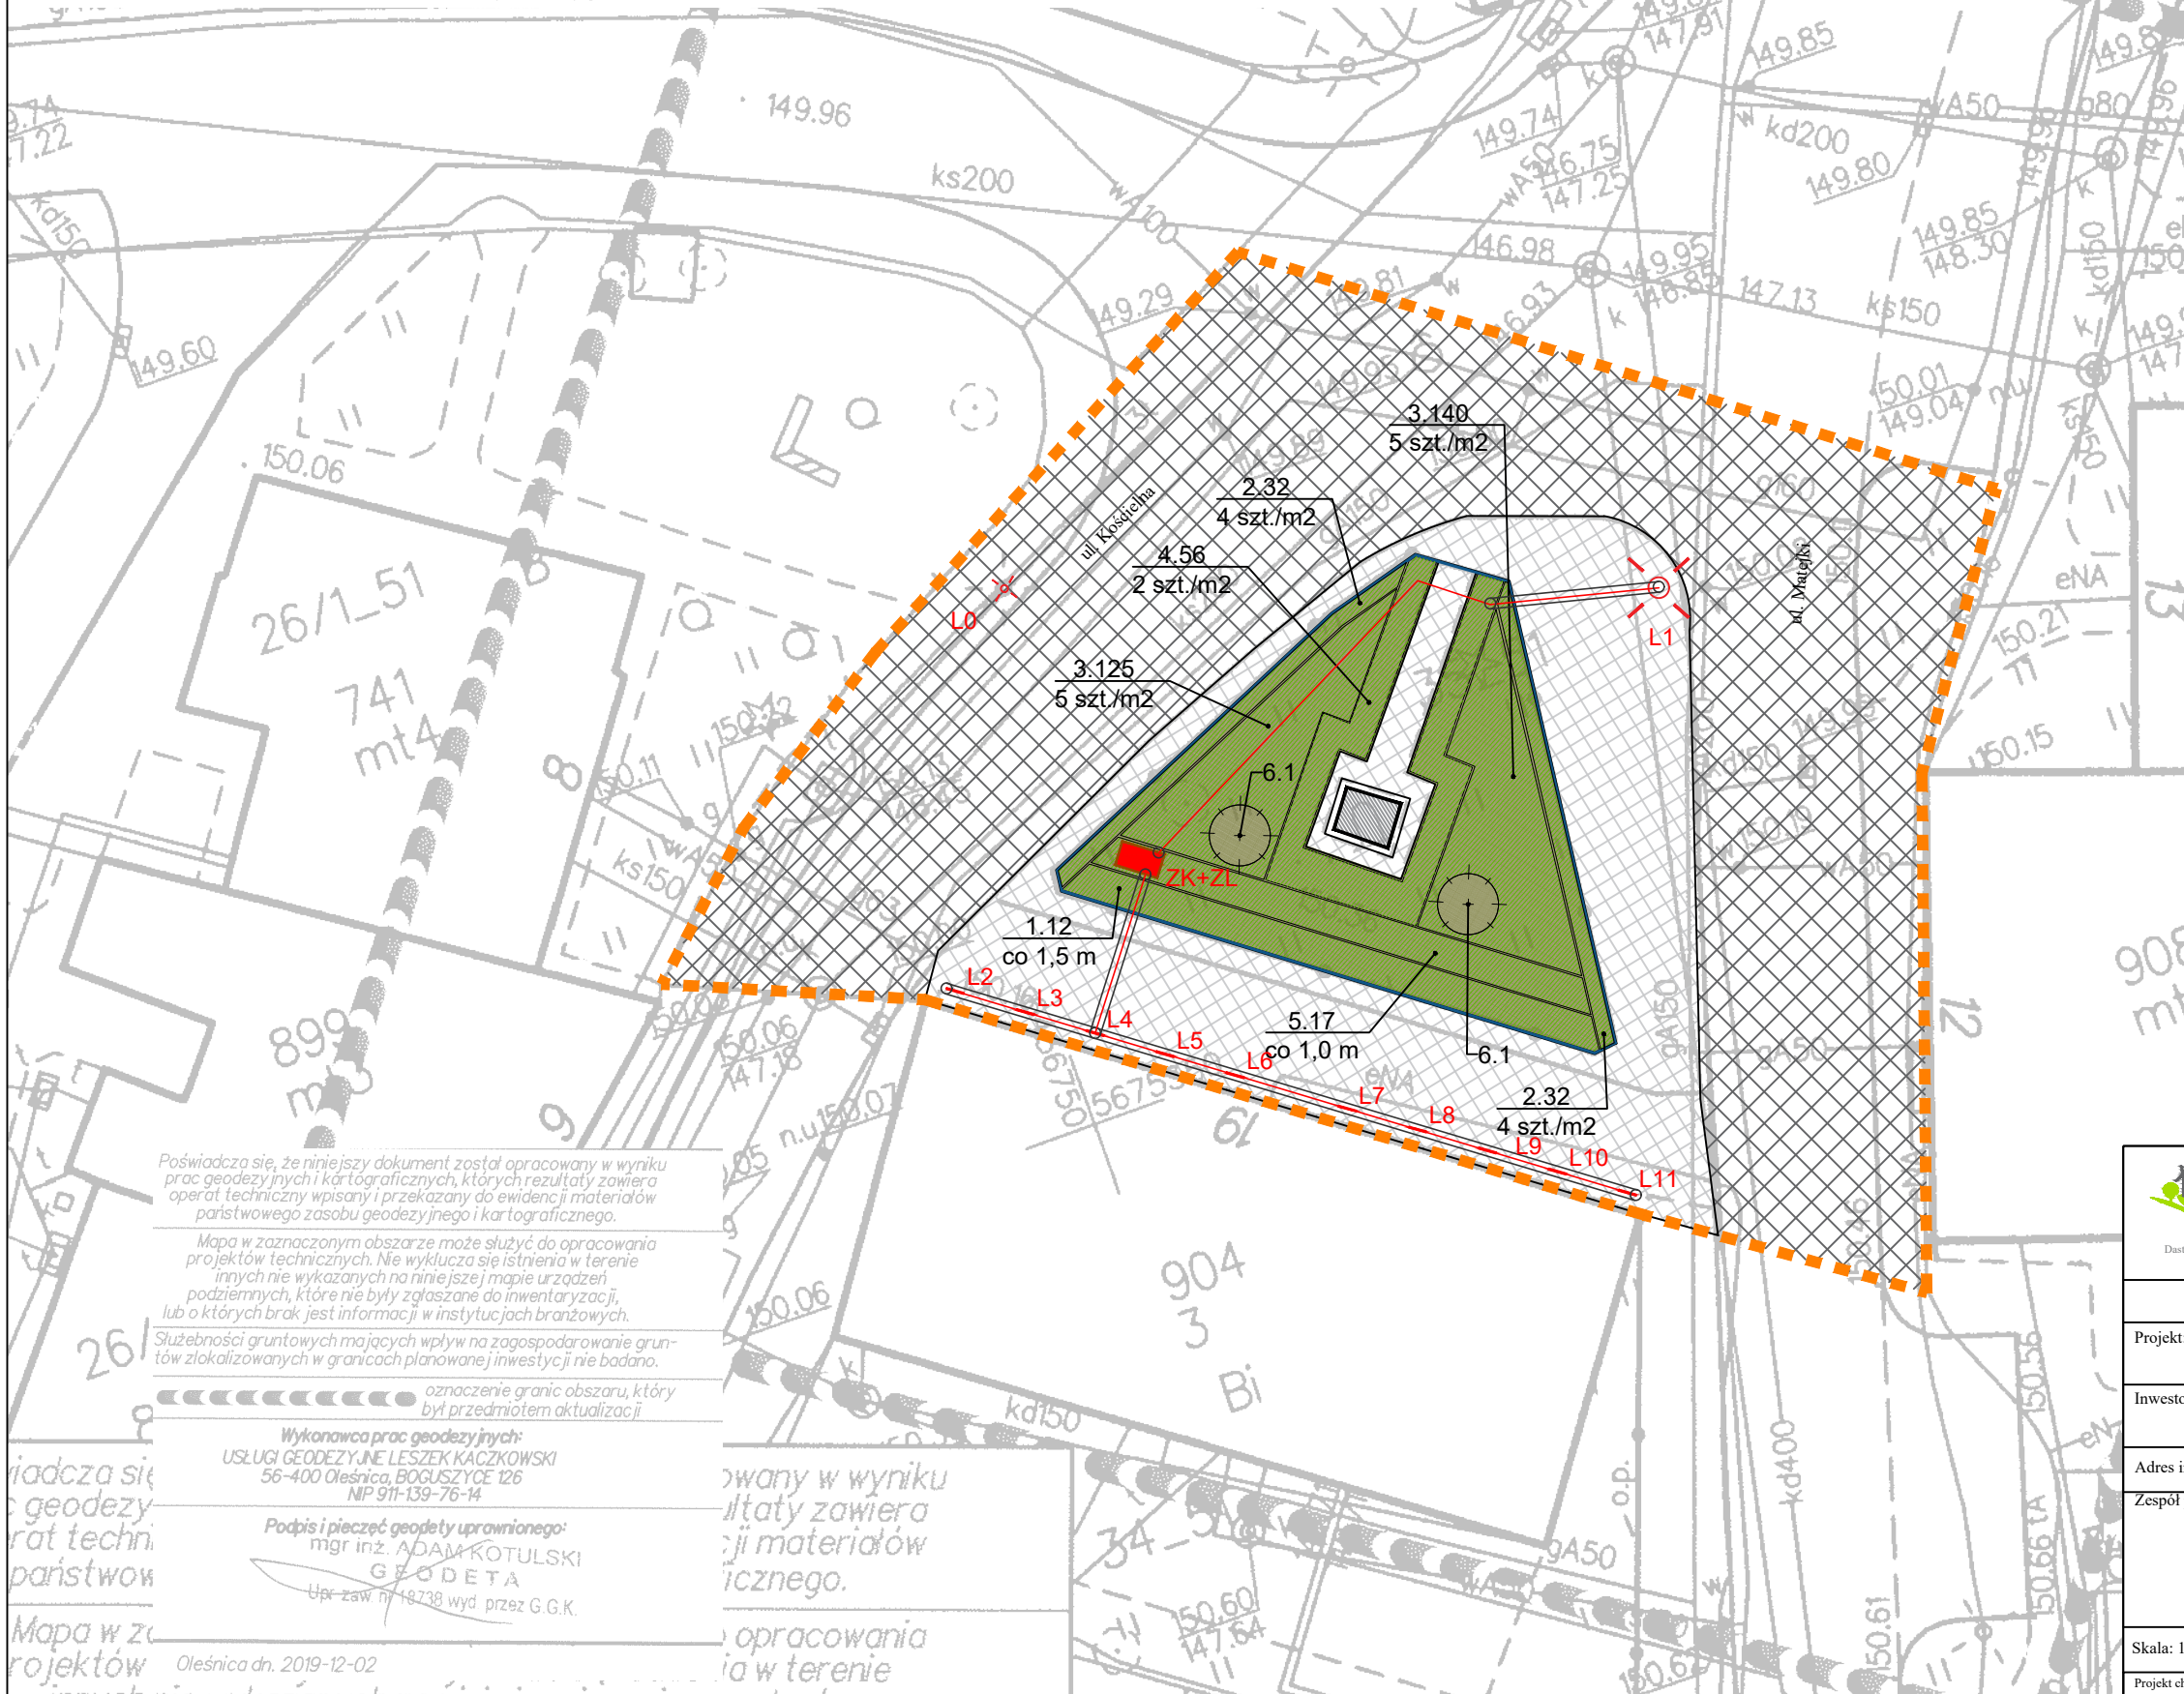

Poświadczam, że niniejszy dokument został opracowany w wyniku prac geodezyjnych i kartograficznych, których rezultaty zawiera operat techniczny wpisany i przekazany do ewidencji materiałów państwowego zasobu geodezyjnego i kartograficznego.

Mapa w zaznaczonym obszarze może służyć do opracowania projektów technicznych. Nie wyklucza się istnienia w terenie innych nie wykazanych na niniejszej mapie urządzeń podziemnych, które nie były zgłaszane do inwentaryzacji, lub o których brak jest informacji w instytucjach branżowych.

Służebności gruntowych mających wpływ na zagospodarowanie gruntów zlokalizowanych w granicach planowanej inwestycji nie badano.

----- oznaczenie granic obszaru, który był przedmiotem aktualizacji

Wykonawca prac geodezyjnych:  
USŁUGI GEODEZYJNE LESZEK KACZKOWSKI  
56-400 Oleśnica, BOGUSZYCE 126  
NIP 911-139-76-14

Podpis i pieczęć geodety uprawnionego:  
mgr inż. ADAM KOTULSKI  
GEODETA  
Upr. zaw. nr 18738 wyd. przez G.G.K.

Oleśnica dn. 2019-12-02

OZNACZENIA

GRANICA OBSZARU OPRACOWANIA

ISTNIEJĄCE ELEMENTY ZAGOSPODAROWANIA:

- LATARNIA
- OGRODZENIE, H= ok. 40 cm
- POMNIK F. CHOPINA
- CHODNIK
- JEZDNIA

PROJEKTOWANE NAWIERZCHNIE:

KORA POD NASADZENIAMI

 
PROJEKTOWANE ROŚLINY:

- KRZEWY IGLASTE - POJEDYNCZE, FORMOWANE
- GRUPY KRZEWÓW LUB BYLIN

SYMBOL ZGODNY ZE  
SPISEM NASADZEN  
26.4 /  
co 0,9 m  
LICZBA SZTUK ROŚLIN  
ROZSTAWA

PROJEKTOWANE INSTALACJE ELEKTRYCZNE:

- SLUP OŚWIETLENIOWY 8,5 METRA Z NAŚWIETLACZEM
- OPRAWA ILUMINACJI DOZIEMNA
- PROPONOWANA LOKALIZACJA ZK+ZL
- RURA SŁONOWA TYPU AROT SRS 60,00 X 3,25 MM



**DASTORE**  
DORADZTWO I PROJEKTOWANIE

ARCHITEKTURA KRAJOBRAZU  
INSTALACJE ELEKTRYCZNE

Dastore Sp. z o.o.; ul. Kościuszki 13A, 63-400 Ostrów Wielkopolski; tel. 600 078 580; e-mail: biuro@dastore.pl; www: www.dastore.pl  
REGON: 365332908 NIP: 622 279 65 28

PROJEKT ZAGOSPODAROWANIA TERENU I ZASILANIA

|                                                                            |                                                                                                         |           |     |
|----------------------------------------------------------------------------|---------------------------------------------------------------------------------------------------------|-----------|-----|
| Projekt:                                                                   | "Iluminacja świetlna budynku Szkoły Muzycznej im. F. Chopina w Oleśnicy"                                |           |     |
| Inwestor:                                                                  | Miasto Oleśnica - Zakład Budynków Komunalnych w Oleśnicy<br>ul. Wojska Polskiego 13,<br>56-400 Oleśnica |           |     |
| Adres inwestycji:                                                          | miasto Oleśnica, arkusz mapy nr 51, działka nr ew. 35                                                   |           |     |
| Zespół projektowy:                                                         | mgr inż. arch. Maria Jastrzębska                                                                        |           |     |
|                                                                            | mgr inż. arch. kraj. Joanna Gąsiorowska                                                                 |           |     |
|                                                                            | inż. Henryk Domagała<br>46689/UW                                                                        |           |     |
|                                                                            | mgr inż. Marcin Domagała                                                                                |           |     |
| Skala: 1:250                                                               | Data opracowania: marzec 2020 r.                                                                        | Nr rys.   | PZT |
| Projekt chroniony ustawą o prawach autorskich. Wszelkie prawa zastrzeżone. |                                                                                                         | Wersja: - |     |